


道路

道路

パイプ確認 位置図 S=1:100


道路

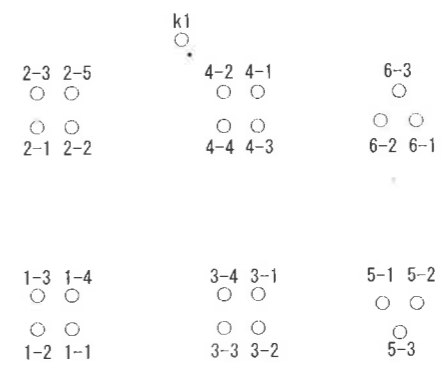

工事名称	酒造測器屋架修繕工事	工事年度	平成29年度
工事場所	沖繩県五原市東江地内	図面番	パイプ確認 位置図
発注機関	五原市地産部 地産住宅課 建設工務係	縮尺	A1:5-1/100 A3:5-1/200
概要		図面番号	A-3
		製図	有限会社 丸宮建設
		代表者	代表取締役社長 宮城 和久
		許可番号	沖縄県国土 許可 第1790号
		所在地	沖縄県五原市東江三丁目2番地06

消防署 (パイル・座標一覧)

S=1/100

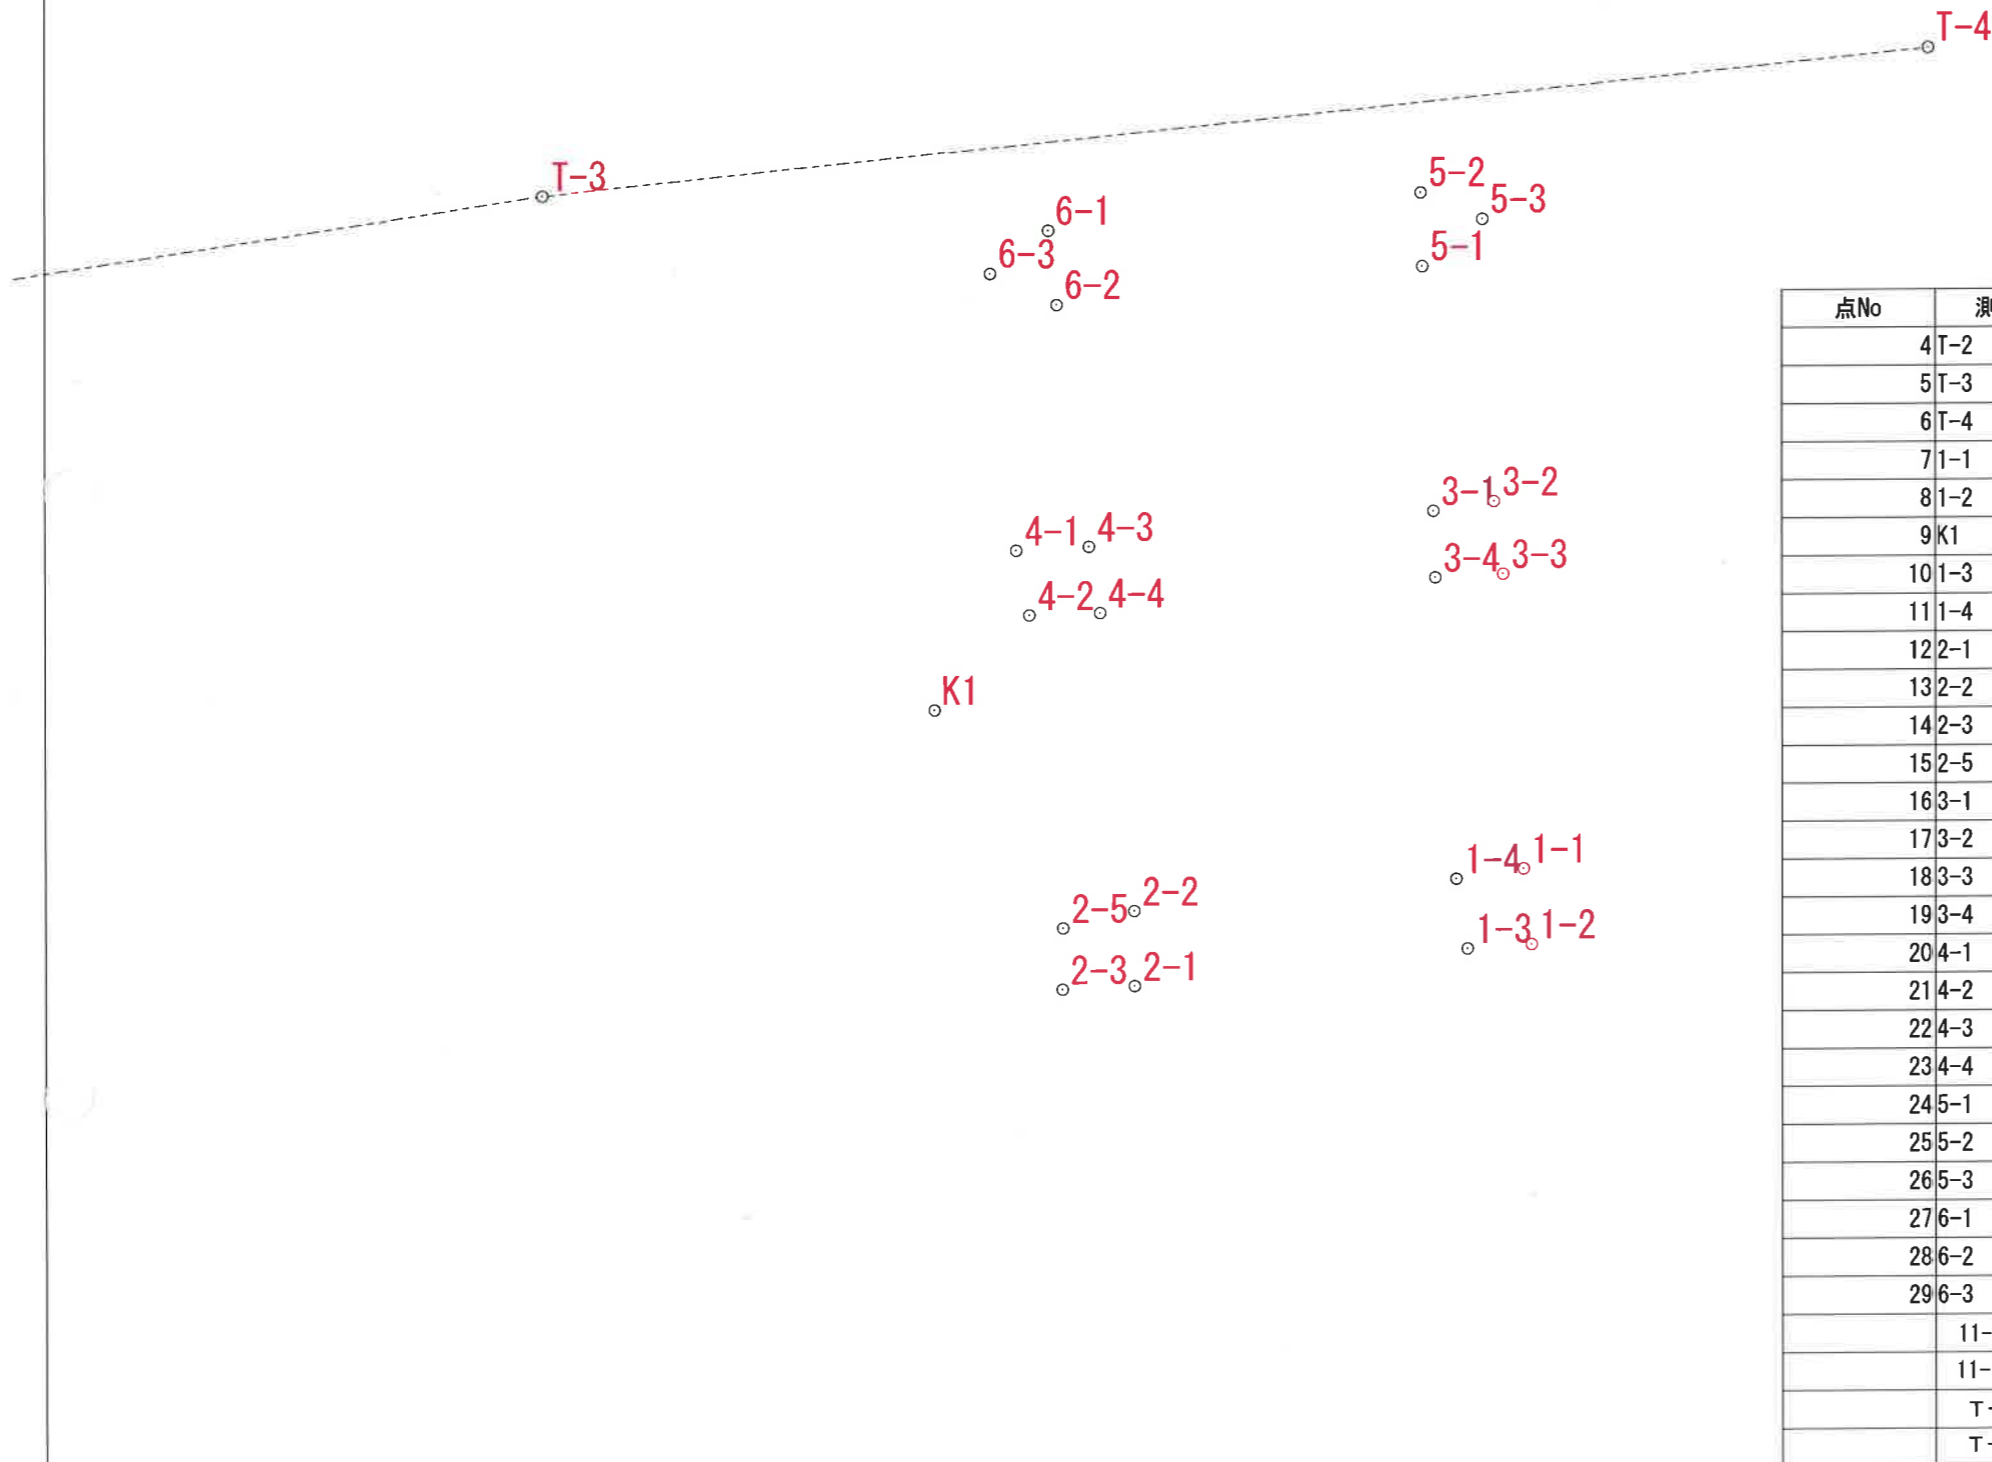

点No	測点名	X座標	Y座標	標高	種別	標識	備考
4	T-2	64791.681	48186.823	0.000	引照点		
5	T-3	64789.632	48173.310	0.000	引照点		
6	T-4	64787.779	48155.120	0.000	引照点		
7	1-1	64798.594	48160.442	0.000	引照点		
8	1-2	64799.608	48160.340	0.000	引照点		
9	K1	64796.454	48168.170	0.000	引照点		
10	1-3	64799.658	48161.175	0.000	引照点		
11	1-4	64798.725	48161.315	0.000	引照点		
12	2-1	64800.128	48165.566	0.000	引照点		
13	2-2	64799.138	48165.573	0.000	引照点		
14	2-3	64800.171	48166.500	0.000	引照点		
15	2-5	64799.362	48166.490	0.000	引照点		
16	3-1	64793.848	48161.615	0.000	引照点		
17	3-2	64793.727	48160.821	0.000	引照点		
18	3-3	64794.683	48160.703	0.000	引照点		
19	3-4	64794.727	48161.586	0.000	引照点		
20	4-1	64794.355	48167.095	0.000	引照点		
21	4-2	64795.204	48166.925	0.000	引照点		
22	4-3	64794.309	48166.150	0.000	引照点		
23	4-4	64795.181	48166.009	0.000	引照点		
24	5-1	64790.613	48161.756	0.000	引照点		
25	5-2	64789.649	48161.774	0.000	引照点		
26	5-3	64790.008	48160.969	0.000	引照点		
27	6-1	64790.127	48166.677	0.000	引照点		
28	6-2	64791.104	48166.559	0.000	引照点		
29	6-3	64790.688	48167.429	0.000	引照点		
	11-12	64469.705	48252.811				
	11-13	64465.699	48312.982				
	T-1	64614.820	48236.922				
	T-2	64791.681	48186.823				

工事年度	平成29年度	
図面名称	パイル・座標一覧	
縮尺	S=1/100	
図面番号		
施 工 者	会社名	有限会社 丸宮建設
	代表者	代表取締役社長 宮城 和矢
	許可番号	沖縄県知事 許可 第7799号
	所在地	沖縄県名護市字三原252-6