



工 事 名 : 喜知留川河川整備事業に伴う導配水管移設工事 (R7)

位 置 : 名 護 市 字 伊 差 川 地 内

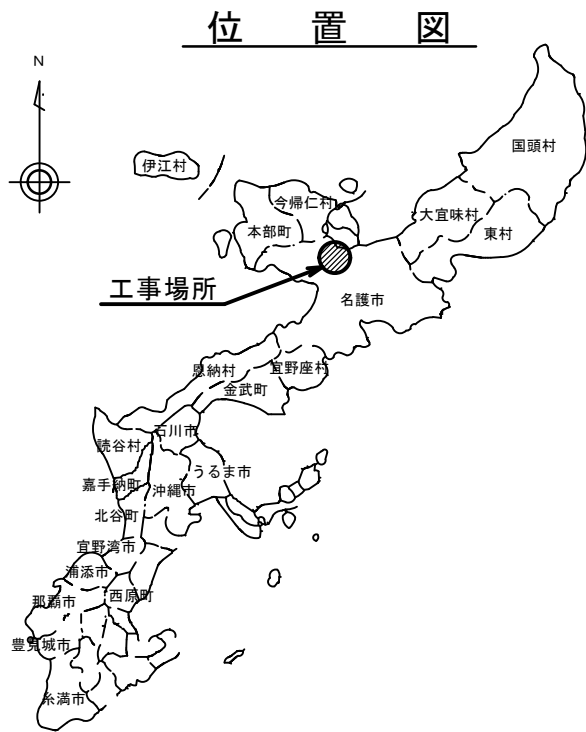

案 内 図  
S=1/2,500

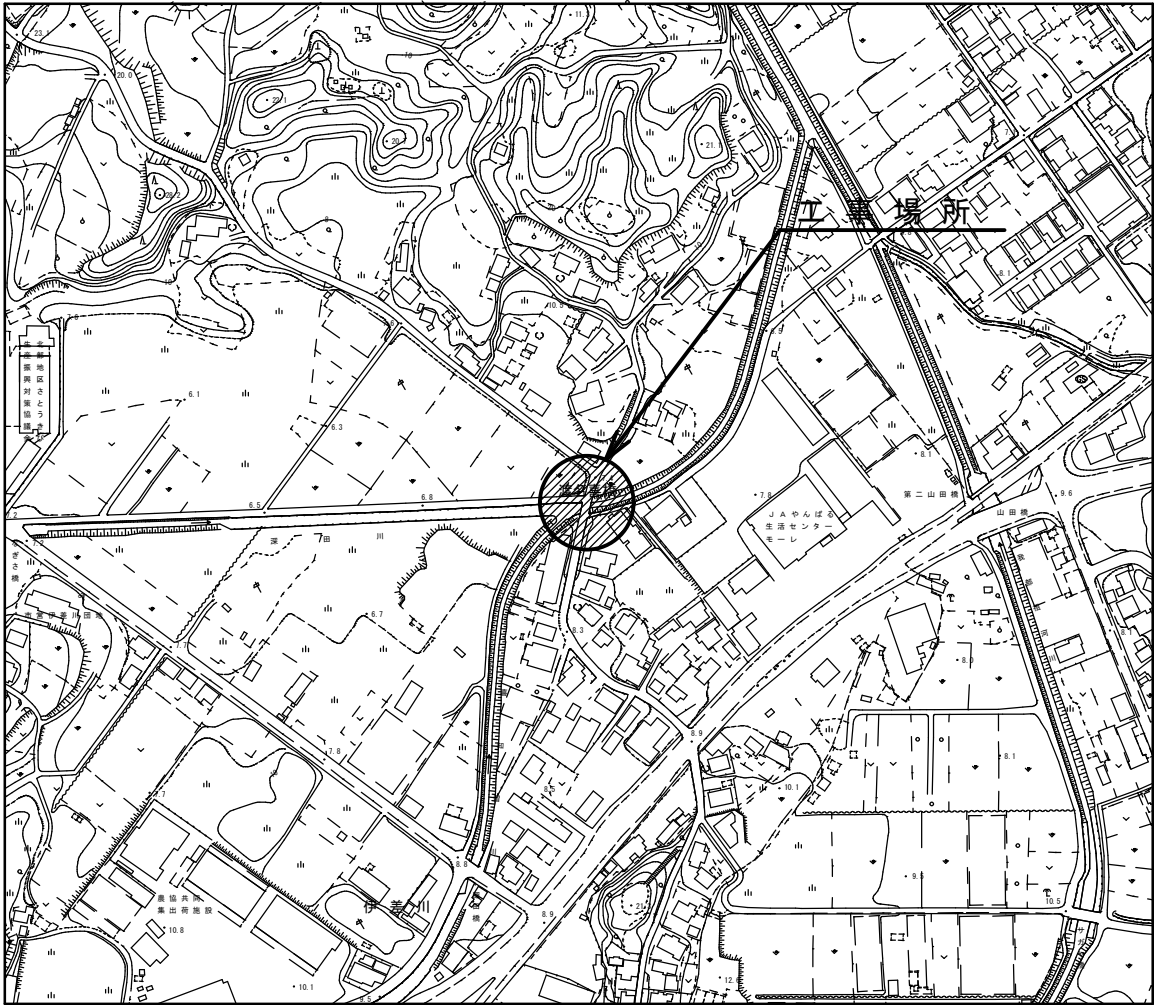

| 図 面 目 録 |                                         |     |
|---------|-----------------------------------------|-----|
| 図 面 番 号 | 図 面 名 称                                 | 備 考 |
| 18 - 1  | 位 置 図 ・ 図 面 目 録                         |     |
| 2       | 平 面 図                                   |     |
| 3       | 縦 断 図                                   |     |
| 4       | 管 割 図 ・ 排 水 管 詳 細 図                     |     |
| 5       | 管 土 工 詳 細 図 ( 1 )                       |     |
| 6       | 弁 類 組 立 詳 細 図 ・ 防 護 コ ン ク リ ー ト 工 詳 細 図 |     |
| 7       | 仮 設 切 回 し 詳 細 図                         |     |
| 8       | 既 設 管 撤 去 工 平 面 図                       |     |
| 9       | 付 帯 工 平 面 図                             |     |
| 10      | 平 面 図 ・ 縦 断 図 (DCIPΦ150)                |     |
| 11      | 平 面 図 ・ 縦 断 図 (HPPEΦ75)                 |     |
| 12      | 横 断 図                                   |     |
| 13      | 管 割 図 (2) (DCIPΦ150)                    |     |
| 14      | 管 割 図 (3) (HPPEΦ75)                     |     |
| 15      | 管 割 図 (4) (HPPEφ75)                     |     |
| 16      | 管 土 工 図                                 |     |
| 17      | 弁 類 組 立 詳 細 図 ・ 防 護 コ ン ク リ ー ト 工 詳 細 図 |     |
| 18      | 既 設 管 撤 去 工 平 面 図                       |     |
|         |                                         |     |


|       |                            |      |         |
|-------|----------------------------|------|---------|
| 工 事 名 | 喜知留川河川整備事業に伴う導配水管移設工事 (R7) |      |         |
| 工事地名  | 名護市字 伊差川 地内                |      |         |
| 図面の種類 | 位置図・目録                     |      |         |
| 縮 尺   | 1/2500                     | 図面番号 | 18葉中 1葉 |
| 施工年度  | 令和7年度                      |      |         |
| 事務所名  | 名護市 環境水道部 工務課              |      |         |

平面図  
S=1/200



D.C.I.P. (8形S管)  $\phi 400$  L=55.07m (ΣL=55.07m)


|       |                         |      |         |
|-------|-------------------------|------|---------|
| 工事名   | 高知国川河川整備事業に伴う水道管移設工事(河) |      |         |
| 工事地名  | 名護市宇 伊差川 地内             |      |         |
| 図面の種類 | 平面図                     |      |         |
| 縮尺    | 1/200                   | 図面番号 | 18葉中 2葉 |
| 施工年度  | 令和7年度                   |      |         |
| 事務所名  | 名護市 環境水道部 工務課           |      |         |
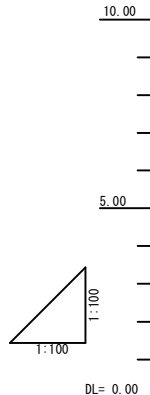
$$H=1/100$$
$$V=1/100$$


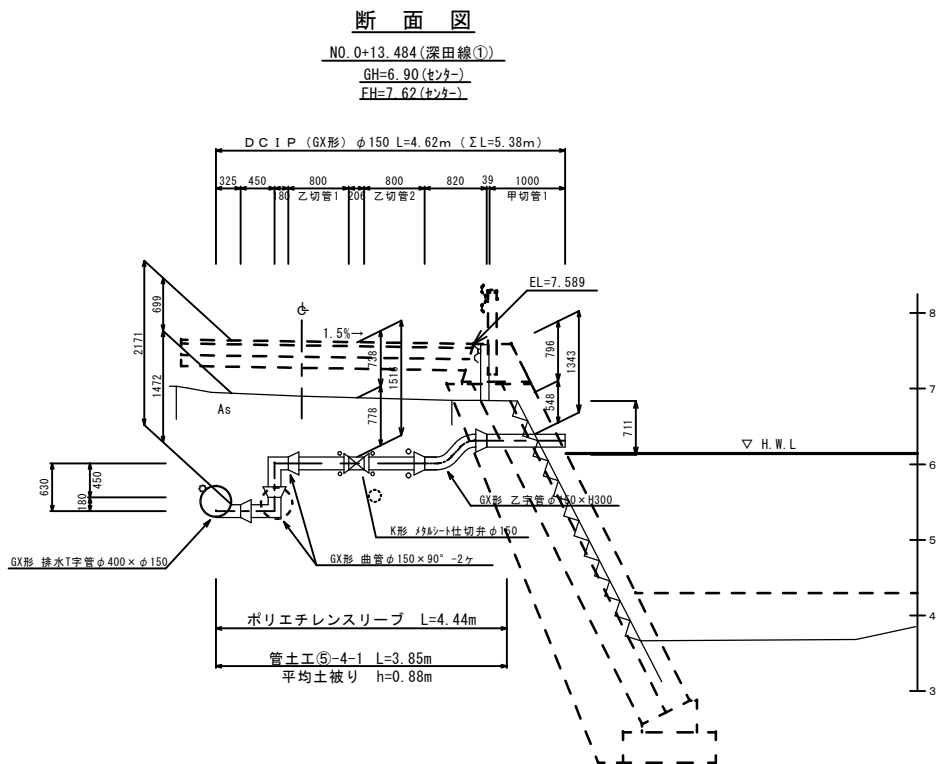
(H B) : 水 平 角  
(V B) : 垂 直 角  
(C B) : 合 成 角

|       |                            |      |          |
|-------|----------------------------|------|----------|
| 工 事 名 | 喜知留川河川整備事業に伴う導水水管移設工事 (R7) |      |          |
| 工事地名  | 名護市宇 伊差川 地内                |      |          |
| 図面の種類 | 縦 断 図                      |      |          |
| 縮 尺   | 1/100                      | 図面番号 | 18葉中 3 葉 |
| 施工年度  | 令 和 7 年 度                  |      |          |
| 事務所名  | 名護市 環境水道部 工務課              |      |          |


管 割 図  
S=1/100

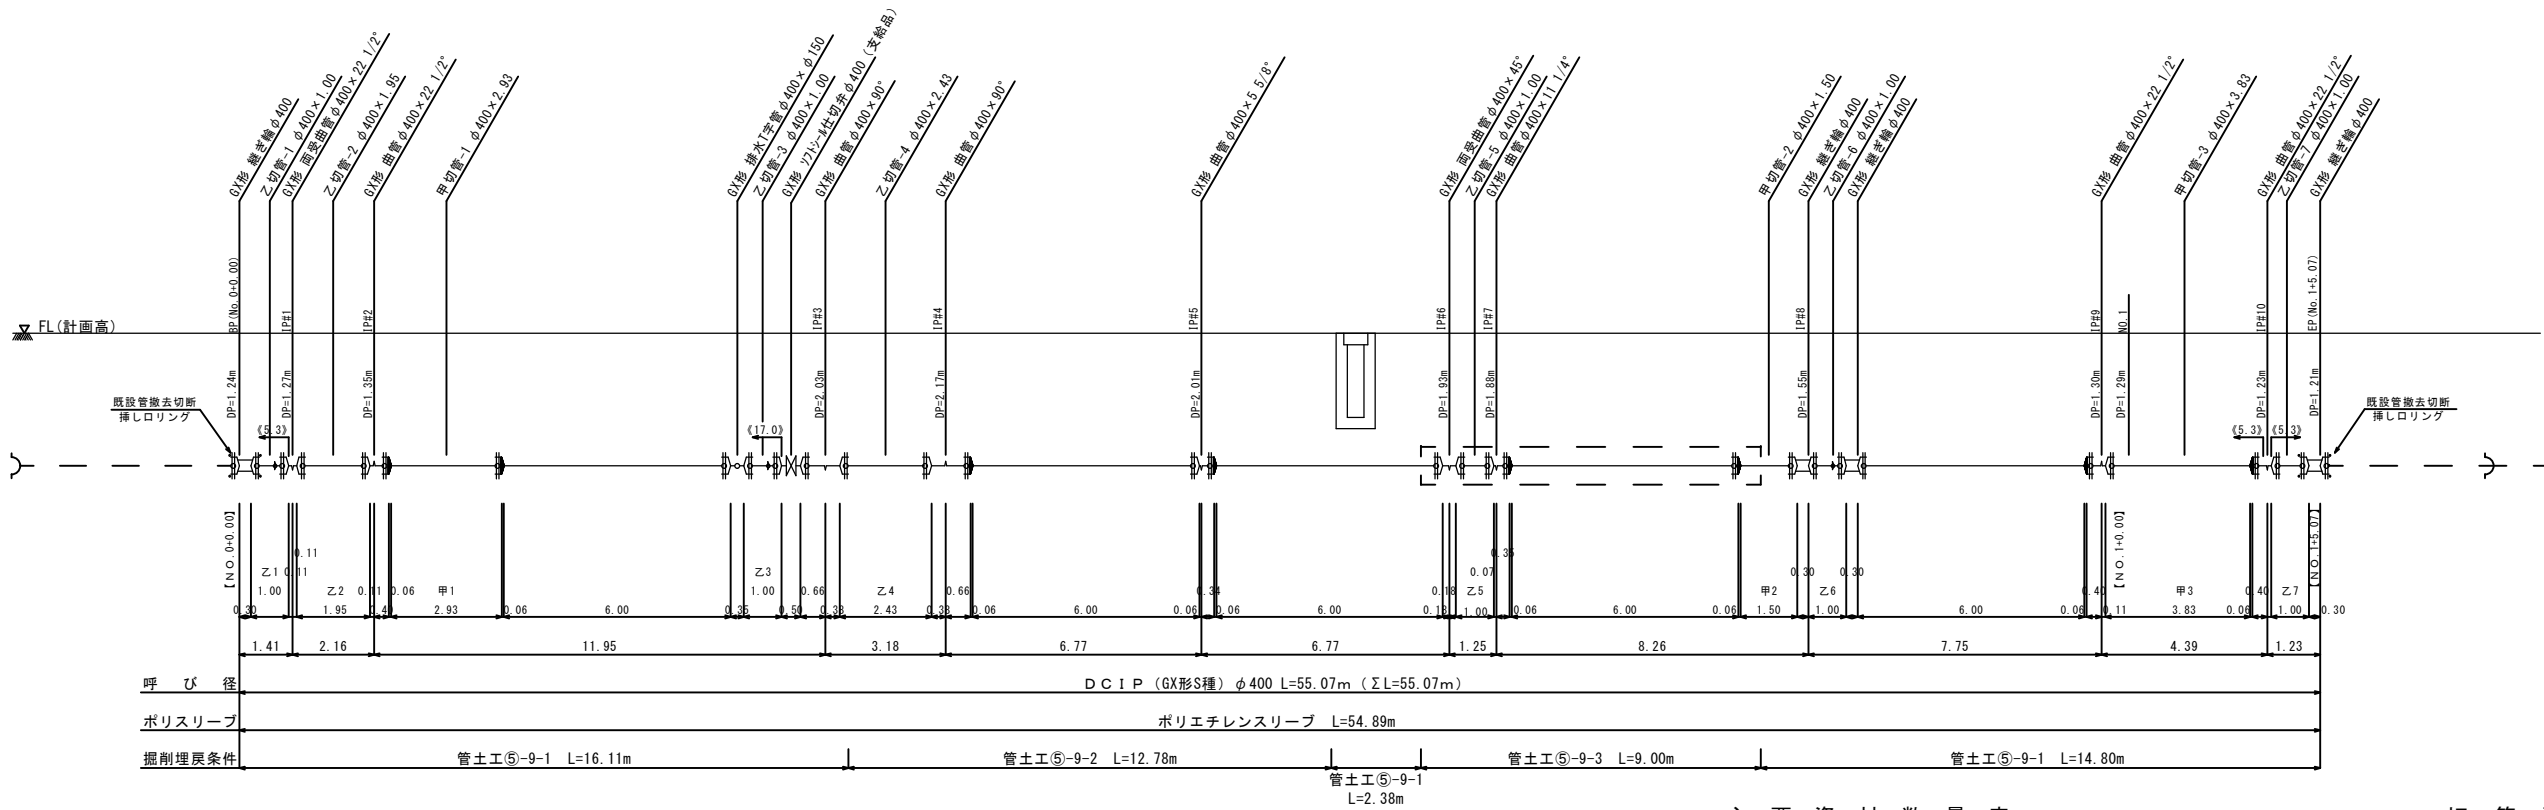

排水管詳細図  
S=1/50



既設護岸撤去復旧詳細図  
S=1/30

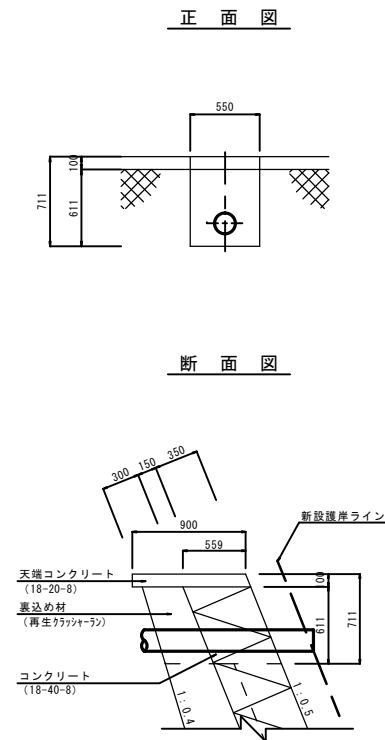

主要資材数量表

| 名 称          | 規 格                 | 単位 | 数 量 | 備 考            |
|--------------|---------------------|----|-----|----------------|
| ダクタイル鋳鉄管 直 管 | GX形・1種<br>φ400×6.00 | 本  | 3   |                |
| ダクタイル鋳鉄管 直 管 | GX形・S種<br>φ400×6.00 | 本  | 5   |                |
| 曲 管          | φ400×90°            | 個  | 2   |                |
| 曲 管          | φ400×22 1/2°        | 個  | 3   |                |
| 曲 管          | φ400×11 1/4°        | 個  | 1   |                |
| 曲 管          | φ400×5 5/8°         | 個  | 1   |                |
| 両受曲管         | φ400×45°            | 個  | 1   |                |
| 両受曲管         | φ400×22 1/2°        | 個  | 1   |                |
| 継ぎ輪          | φ400                | 個  | 4   |                |
| 排水T字管        | φ400×φ150           | 個  | 1   |                |
| 切管用挿しロリング    | φ400                | 個  | 14  |                |
| 切管用挿しロリング    | φ400                | 個  | 2   | K形：継ぎ輪 接続用(2個) |
| ライナ          | φ400                | 個  | 8   |                |
| 異形管接合付属品     | φ400                | 組  | 19  |                |
| 特殊押輪         | φ400                | 組  | 4   | GX形継ぎ輪用        |
| ソフトシール仕切弁    | φ400                | 個  | 1   | 支給品            |
| 仕切弁筐         | MSN-3 大             | 個  | 1   |                |
| 仕切弁筐用台座      | 再生プラスチック φ460       | 個  | 2   |                |
| ダクタイル鋳鉄管 直 管 | GX形・S種<br>φ150×5.00 | 本  | 1   |                |
| 曲 管          | φ150×90°            | 個  | 2   |                |
| 乙字管          | φ150×300H           | 個  | 1   |                |
| ライナ          | φ150                | 個  | 1   |                |
| 異形管接合付属品     | φ150                | 組  | 3   |                |
| G-L i n k    | φ150                | 組  | 1   |                |
| 特殊押輪         | φ150                | 組  | 2   | K形             |
| メタルシート仕切弁    | φ150                | 個  | 1   | K形(両受)         |
| 仕切弁筐         | MSN-2 小             | 個  | 1   |                |

切 管 調 書

| DCIP-GX φ400mm |      |        |      |     |      |    |      |
|----------------|------|--------|------|-----|------|----|------|
| 甲切管            |      | 挿し口乙切管 |      | 乙切管 |      | 残管 |      |
| 1              | 2.93 | 1      | 1.00 | 2   | 1.95 |    | 0.13 |
| 2              | 1.50 | 3      | 1.00 | 4   | 2.43 | 5  | 0.07 |
| 3              | 3.83 | 6      | 1.00 | 7   | 1.00 |    | 0.17 |

残管合計=0.36

| DCIP-GX φ150mm |      |        |      |      |
|----------------|------|--------|------|------|
| 甲切管            |      | 挿し口乙切管 |      | 残管   |
| 1              | 1.00 | 1      | 0.80 | 2.40 |

残管合計=2.40

※実長は斜距離で管渠延長である。

※【 】内数値は測点で水平距離である。

※《 》内数値は一体化長さを示し、一体化長さ





の範囲内にある直管はライナを設置すること。

|       |                           |      |          |
|-------|---------------------------|------|----------|
| 工 事 名 | 喜知留川河川整備事業に伴う導配水管移設工事(R7) |      |          |
| 工事地名  | 名護市宇 伊差川 地内               |      |          |
| 図面の種類 | 管割図・排水管詳細図                |      |          |
| 縮 尺   | 図示                        | 図面番号 | 18葉中 4 葉 |
| 施工年度  | 令和 7 年 度                  |      |          |
| 事務所名  | 名護市 環境水道部 工務課             |      |          |




| 記 号 | 管 種 凡 例            |
|-----|--------------------|
| ⌀   | GX形ダクタイル鋳鉄管 (DCIP) |
| ⌀   | G X 形継手            |
| ⌀   | GX形ダクタイル鋳鉄管 (DCIP) |
| ⌀   | G X 形継手(ライナ使用)     |
| ⌀   | GX形ダクタイル鋳鉄管 (DCIP) |
| ⌀   | GX形継ぎ輪 (特殊押輪使用)    |
| ⌀   | GX形ダクタイル鋳鉄管 (DCIP) |
| ⌀   | G X 形挿し口           |
| ⌀   | K形ダクタイル鋳鉄管 (DCIP)  |
| ⌀   | 普通押輪               |
| ⌀   | K形ダクタイル鋳鉄管受口       |
| ⌀   | 特殊押輪               |

管土工詳細図（１）

S=1/20

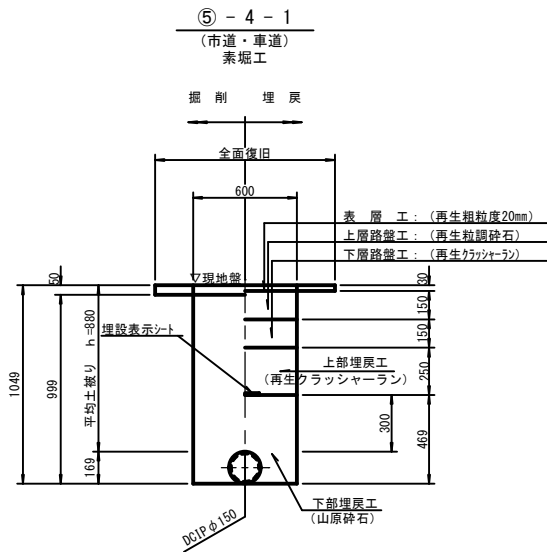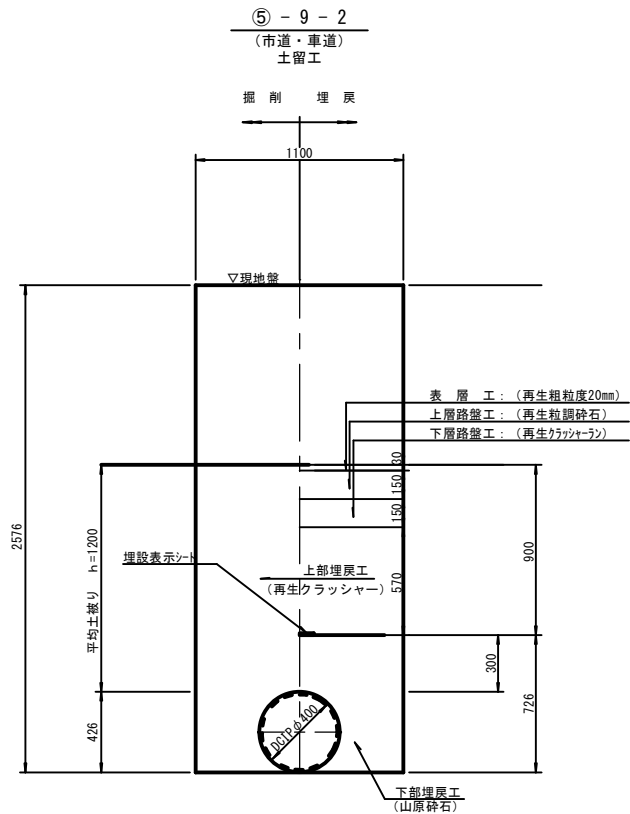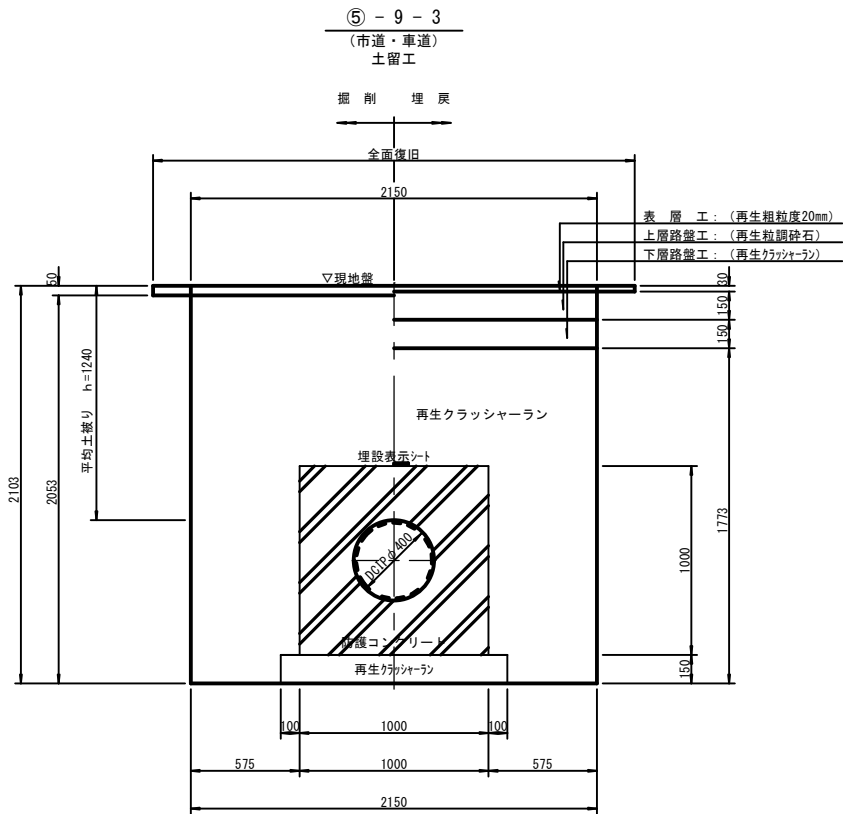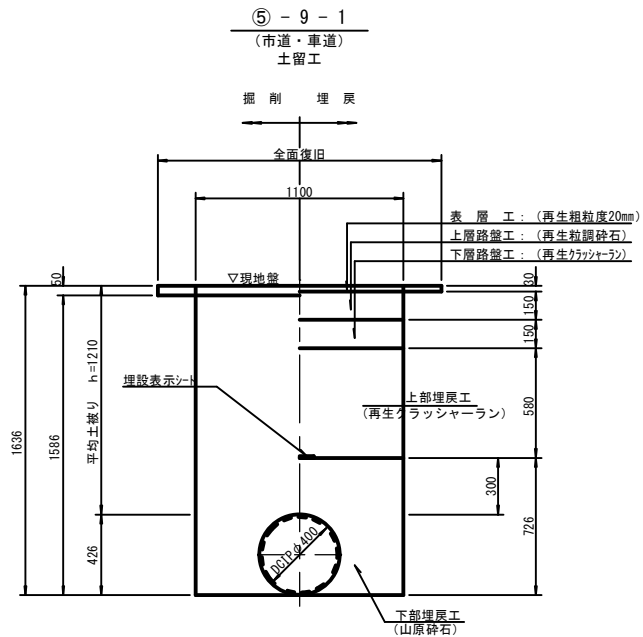

建込簡易土留工標準図  
S=1/50

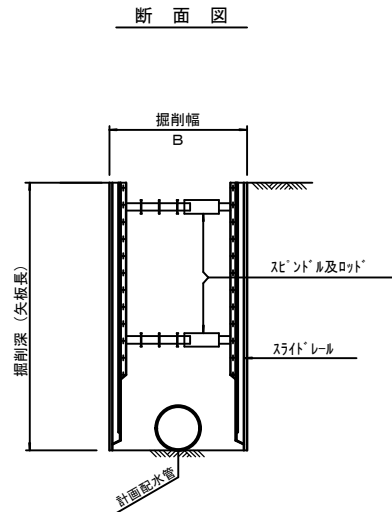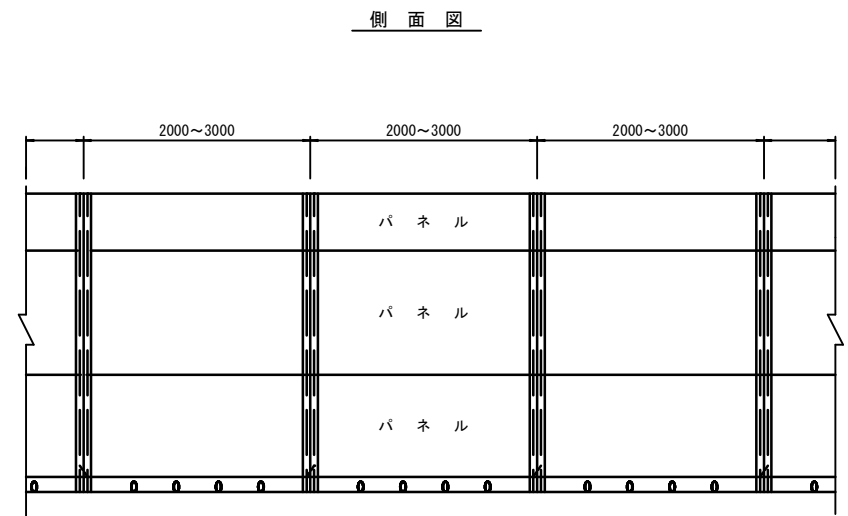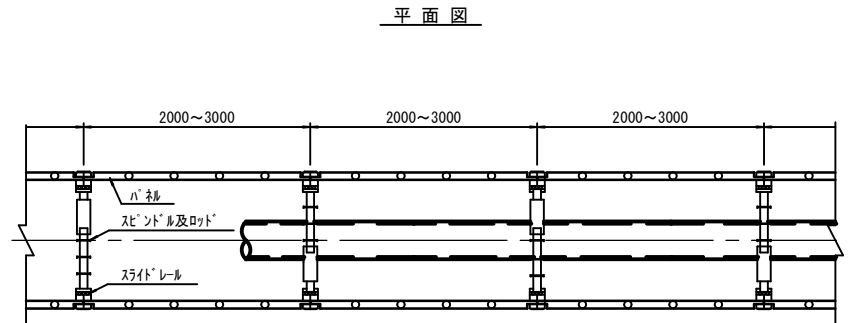


|       |                           |      |         |
|-------|---------------------------|------|---------|
| 工事名   | 喜知留川河川整備事業に伴う導配水管移設工事(R7) |      |         |
| 工事地名  | 名護市字 伊差川 地内               |      |         |
| 図面の種類 | 管土工詳細図（１）                 |      |         |
| 縮尺    | 図示                        | 図面番号 | 18葉中 5葉 |
| 施工年度  | 令和7年度                     |      |         |
| 事務所名  | 名護市 環境水道部 工務課             |      |         |

弁室組立詳細図・防護コンクリート詳細図

仕切弁筐詳細図

S=1/20

仕切弁筐断面図

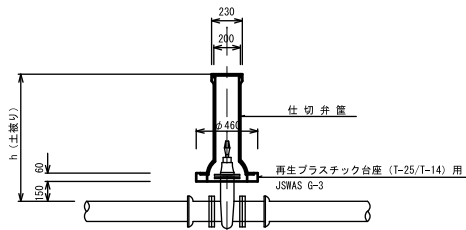


| 名称       | 仕切弁筐凡例          | 土 被 り |
|----------|-----------------|-------|
| 仕切弁筐 (浅) | h=0.60以上~0.80未満 |       |
| 仕切弁筐 (中) | h=0.80以上~1.00未満 |       |
| 仕切弁筐 (大) | h=1.00以上~1.20まで |       |

仕切弁筐詳細図

NUSCALE

台座構造図

平面図

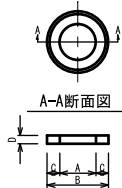

| 寸法表 (単位: mm) |     |    |    |
|--------------|-----|----|----|
| A            | B   | C  | D  |
| 270          | 460 | 95 | 60 |

導送配水弁筐蓋



排泥弁筐蓋




1型防護コンクリート


(1P#6、1P#7)

S=1/50


平面図

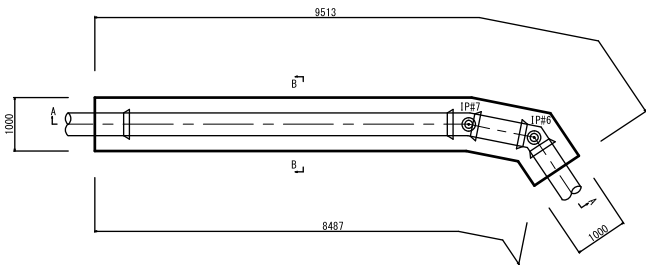


A-A断面図

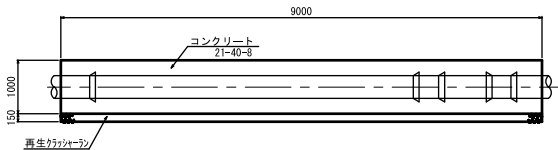

B-B断面図

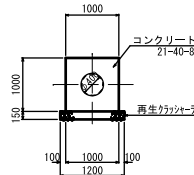


ポリエチレンスリーブの末端処理(参考)

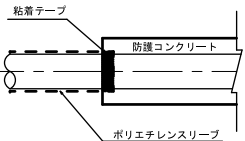



|       |                           |
|-------|---------------------------|
| 工 事 名 | 豊知留川河川整備事業に伴う導配水管移設工事 (R) |
| 工事地名  | 名護市宇 伊差川 地内               |
| 図面の種類 | 弁室組立詳細図・防護コンクリート詳細図       |
| 縮 尺   | 図示 図面番号 18葉中 6 葉          |
| 施工年度  | 令和 7 年 度                  |
| 事務所名  | 名護市 環境水道部 工務課             |

仮設切回し詳細図

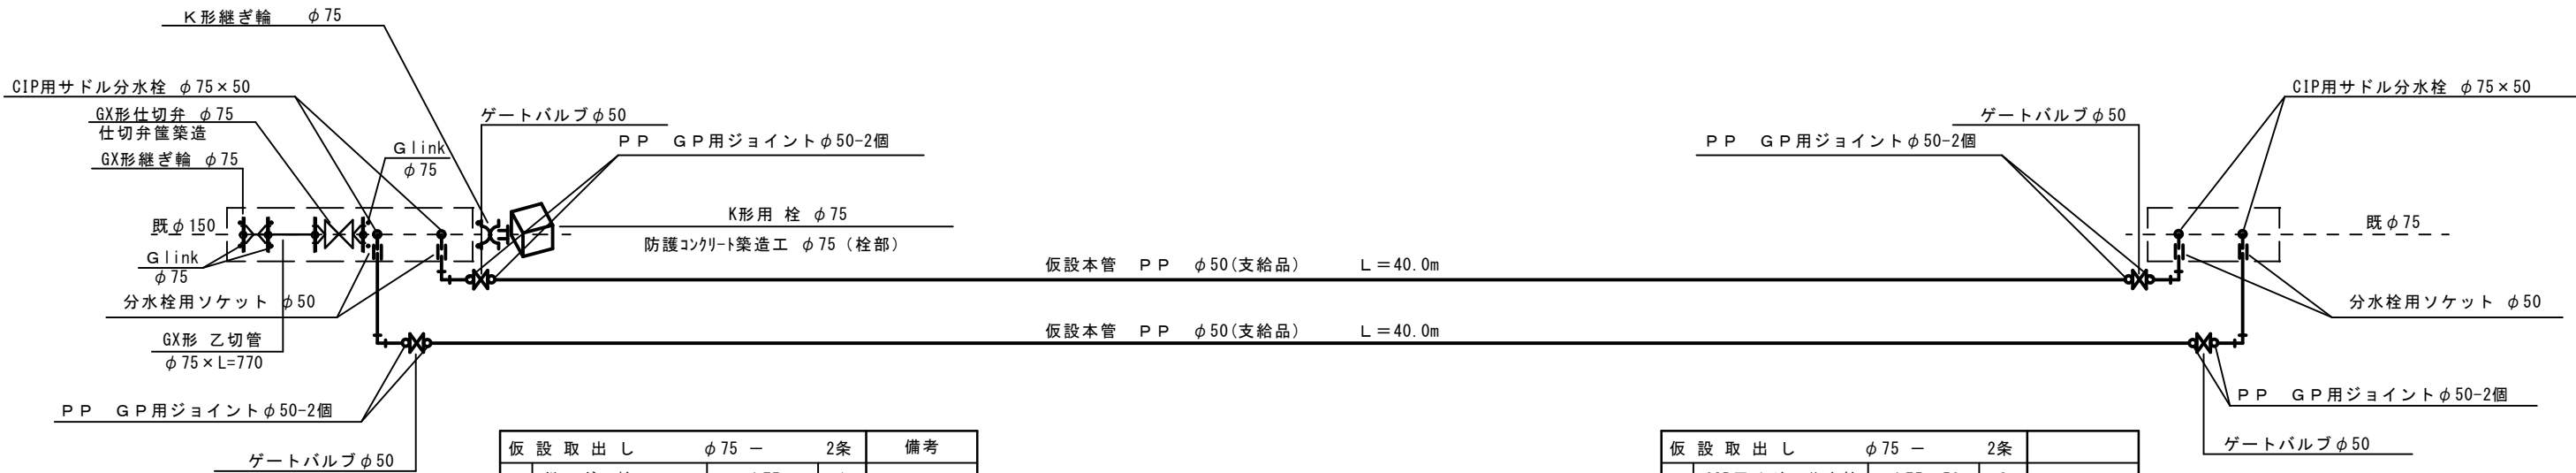

| 仮設取出し |             | φ75     | 2条 | 備考  |
|-------|-------------|---------|----|-----|
| K     | 継ぎ輪         | φ75     | 1  |     |
| K     | 特殊押輪        | φ75     | 1  |     |
| GX    | 継ぎ輪         | φ75     | 1  |     |
| GX    | 仕切弁（両受）     | φ75     | 1  |     |
|       | 仕切弁筐築造      |         | 1  |     |
| GX    | 乙切管         | φ75×770 | 1  |     |
| GX    | G-link      | φ75     | 3  |     |
| GX    | 異形管用接合部品    | φ75     | 1  |     |
| K     | 栓           | φ75     | 1  |     |
|       | 防護コンクリート築造工 | φ75     | 1  |     |
|       | CIP用サドル分水栓  | φ150×50 | 2  |     |
|       | ゲートバルブ      | φ50     | 2  | 支給品 |
|       | PPジョイント     | φ50     | 4  | 支給品 |
|       | PPエルボ       | φ50     | 4  |     |
|       | 分水栓用ソケット    | φ50     | 2  |     |

| 仮設取出し |            | φ75    | 2条 |     |
|-------|------------|--------|----|-----|
|       | CIP用サドル分水栓 | φ75×50 | 2  |     |
|       | ゲートバルブ     | φ50    | 2  | 支給品 |
|       | PPジョイント    | φ50    | 4  | 支給品 |
|       | PPエルボ      | φ50    | 4  |     |
|       | 分水栓用ソケット   | φ50    | 2  |     |

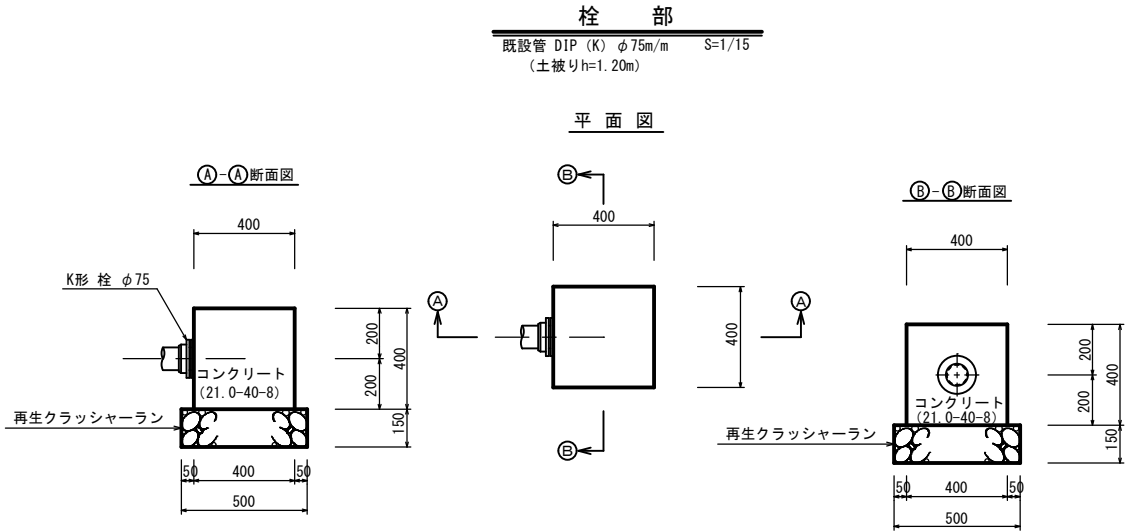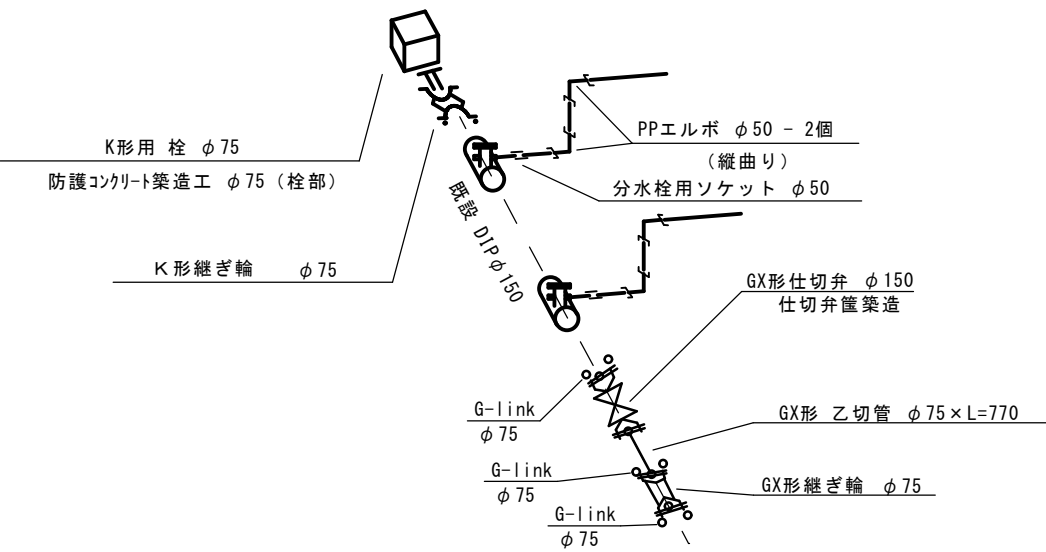

|       |                           |      |         |
|-------|---------------------------|------|---------|
| 工事名   | 喜知留川河川整備事業に伴う導配水管移設工事(R7) |      |         |
| 工事地名  | 名護市字 伊差川 地内               |      |         |
| 図面の種類 | 仮設切回し詳細図                  |      |         |
| 縮尺    | NOSCALE                   | 図面番号 | 18葉中 7葉 |
| 施工年度  | 令和7年度                     |      |         |
| 事務所名  | 名護市 環境水道部 工務課             |      |         |

既設管撤去平面図


S=1/200

撤去管土工②

(市道・車道)

素堀工

掘削埋戻

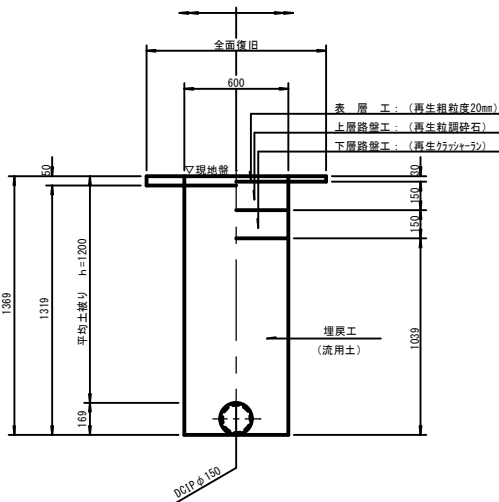


撤去管土工③

(市道・車道)

素堀工

掘削埋戻

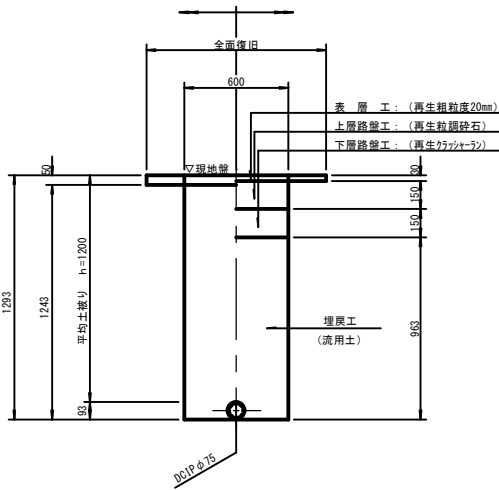


撤去管土工①

(市道・車道)

土留工

掘削埋戻


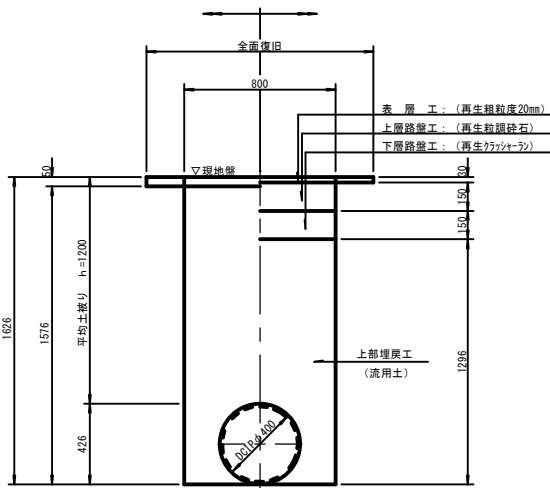


撤去管土工① L=52.05m 撤去管土工② L=20.15m 撤去管土工③ L=22.61m

既設仕切弁撤去 N=3.0箇所  
既設管切断 DCIPφ400 N=11箇所 DCIPφ150 N=5箇所 DCIPφ75 N=10箇所  
既設管撤去 DCIPφ400 L=54.86m DCIPφ150 L=20.15m DCIPφ75 L=53.48m

※切断数量は、6m当り1箇所を標準とする  
※撤去管土工の掘削幅は、吊り込み時の掘削幅とする  
※は、撤去管土工範囲とする


|       |                           |      |          |
|-------|---------------------------|------|----------|
| 工 事 名 | 喜知留川河川整備事業に伴う導配水管移設工事(R7) |      |          |
| 工事地名  | 名護市字 伊差川 地内               |      |          |
| 図面の種類 | 既設管撤去平面図                  |      |          |
| 縮 尺   | 1/200                     | 図面番号 | 18葉中 8 葉 |
| 施工年度  | 令和 7 年 度                  |      |          |
| 事務所名  | 名護市 環境水道部 工務課             |      |          |

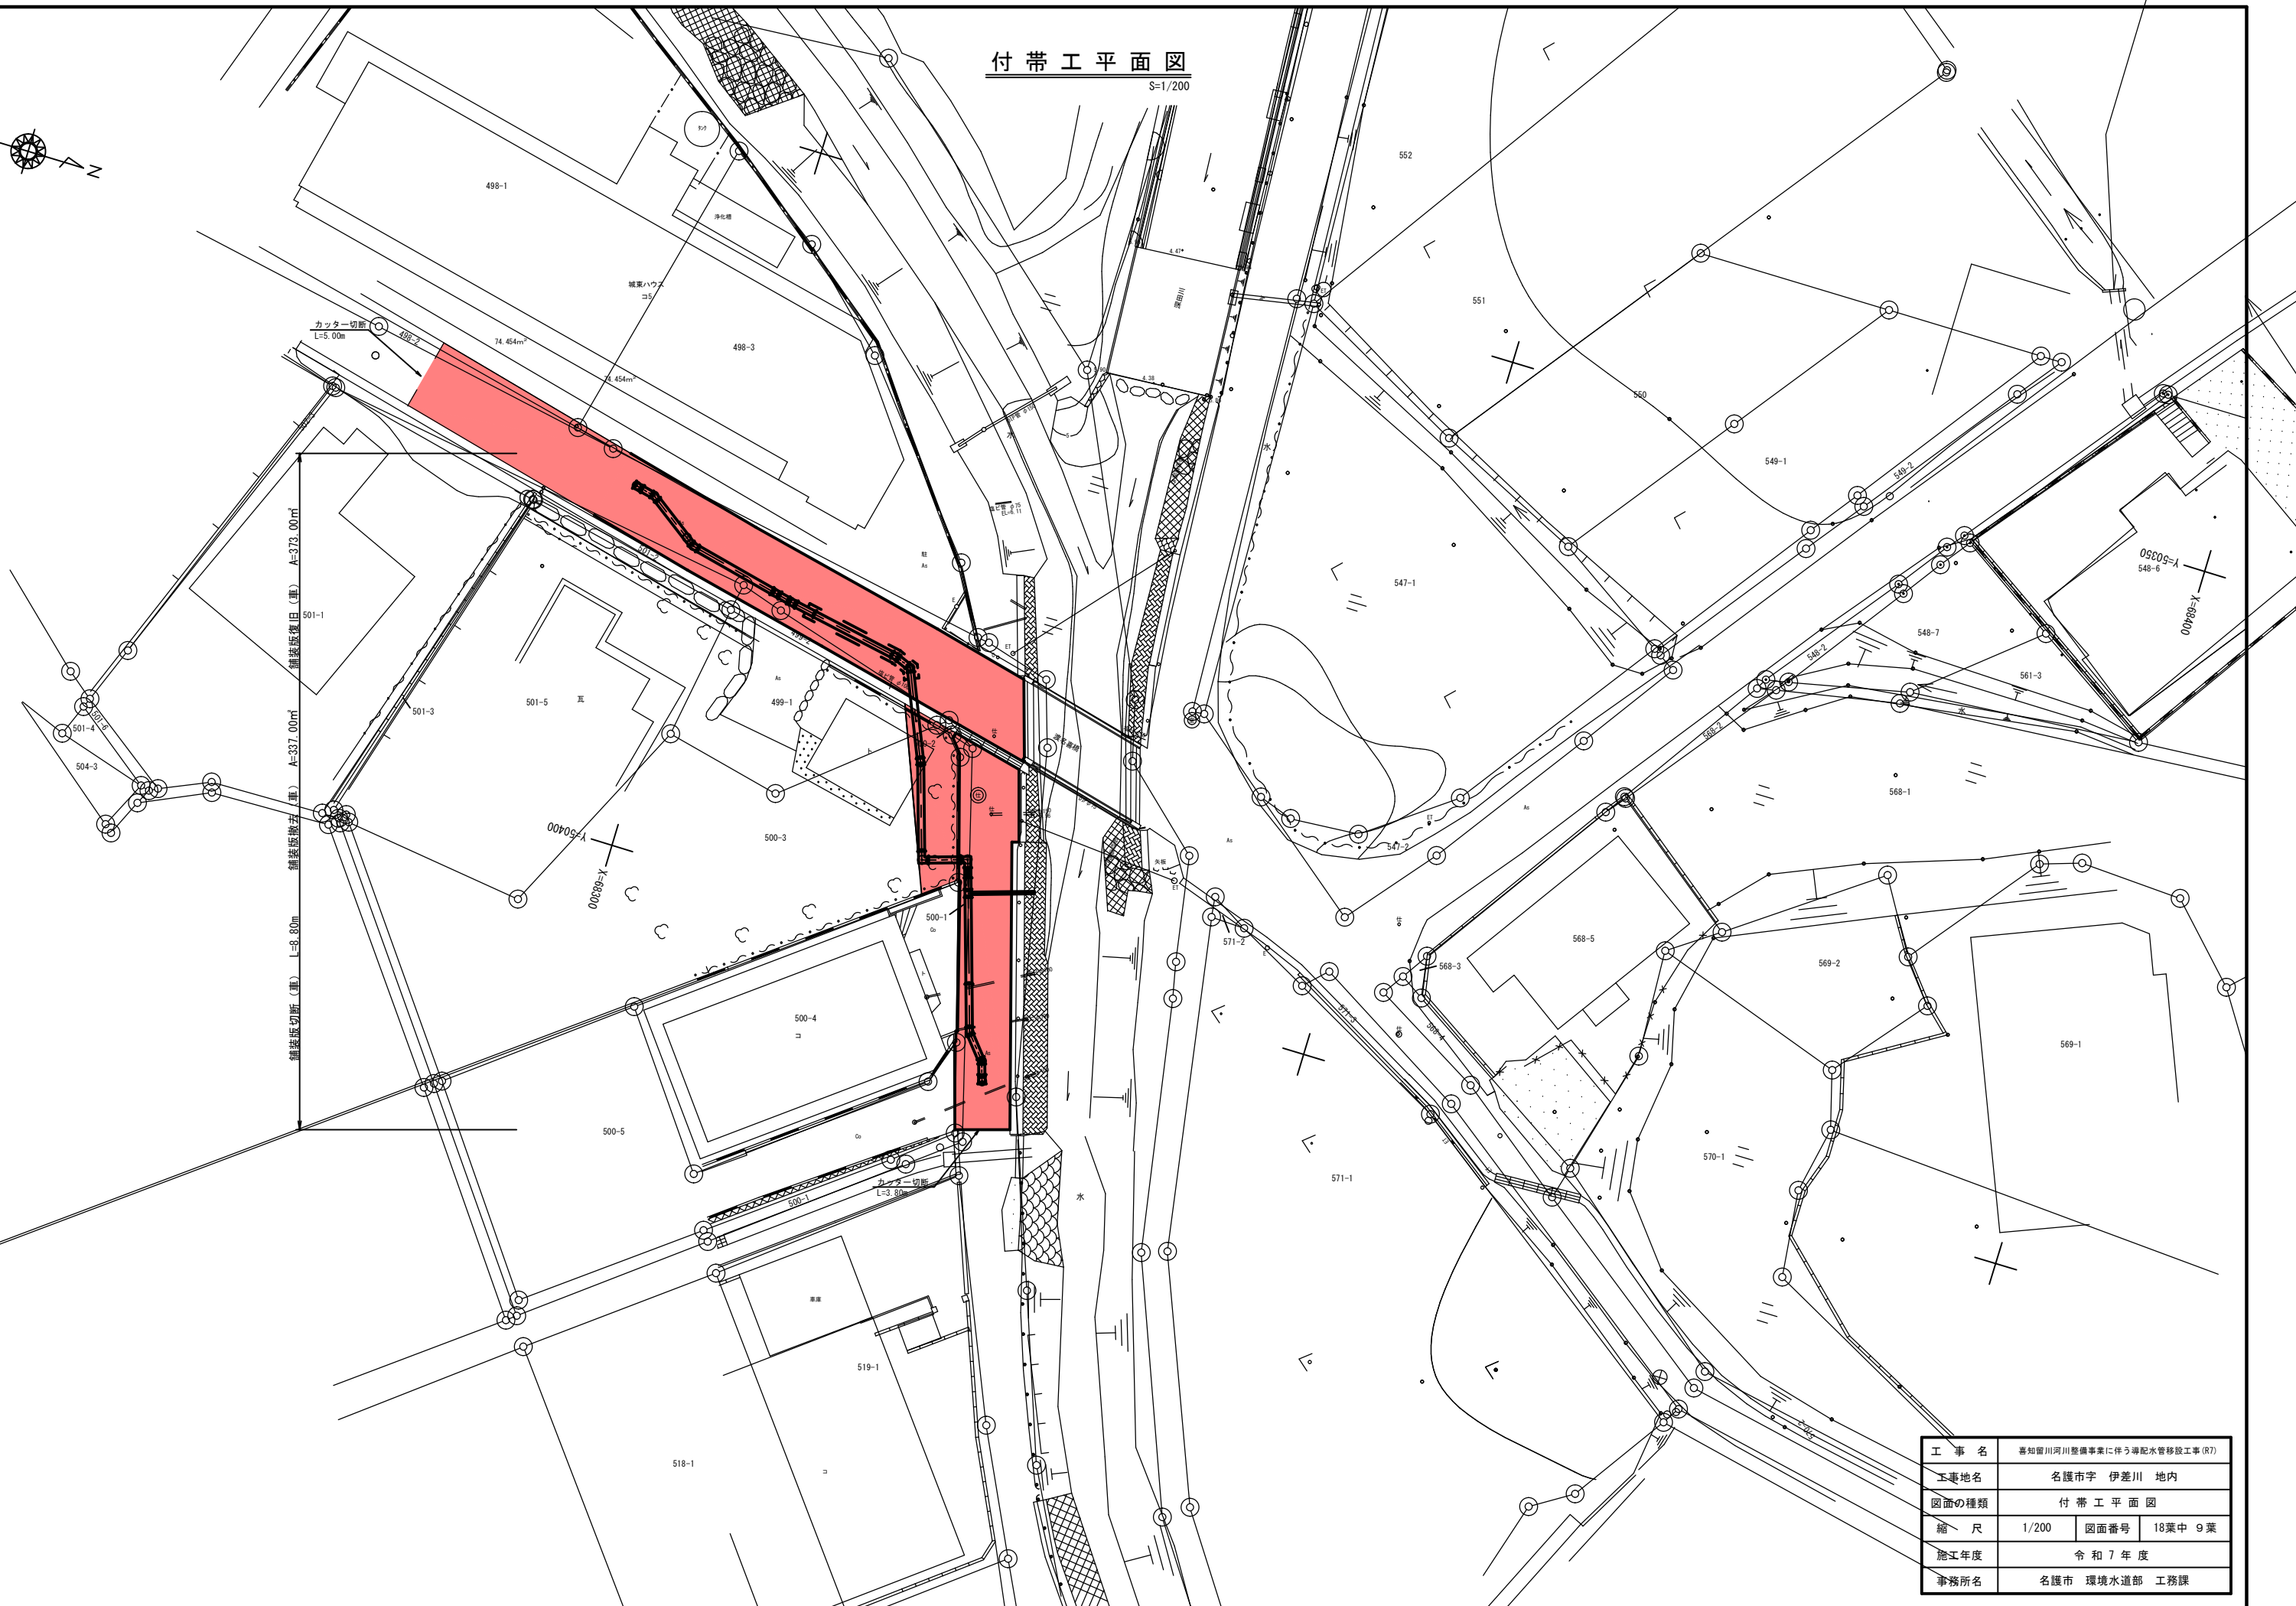 $\delta = 1/200$ 

|       |                            |      |          |
|-------|----------------------------|------|----------|
| 工 事 名 | 喜知留川河川整備事業に伴う導排水管移設工事 (R7) |      |          |
| 工事地名  | 名護市字 伊差川 地内                |      |          |
| 図面の種類 | 付 帯 工 平 面 図                |      |          |
| 縮 尺   | 1/200                      | 図面番号 | 18葉中 9 葉 |
| 施工年度  | 令 和 7 年 度                  |      |          |
| 事務所名  | 名護市 環境水道部 工務課              |      |          |



平面図 S=1/500  
DCIPφ150(一般部)

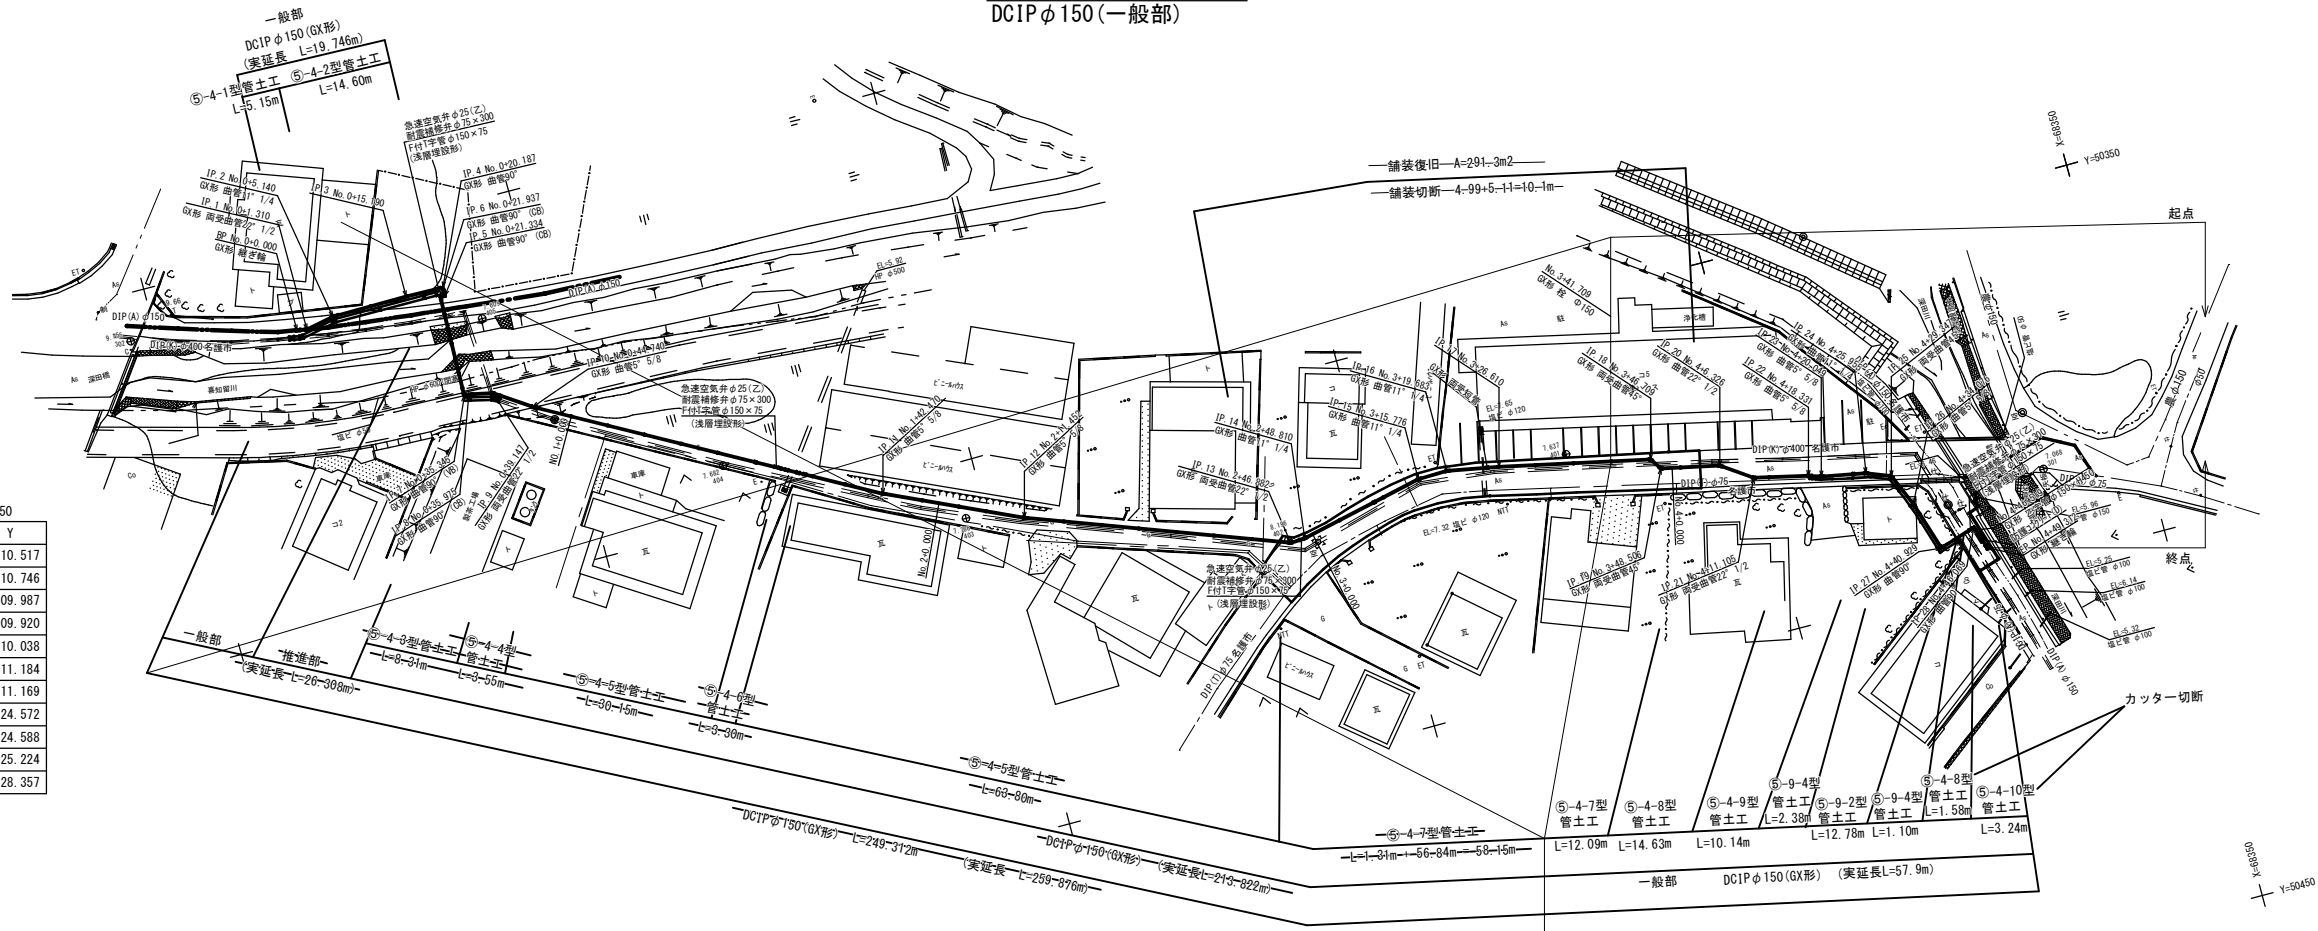


| IP点座標値 DCIPφ400 |           |           |  |
|-----------------|-----------|-----------|--|
| IP.No           | X         | Y         |  |
| BP              | 68117.094 | 50311.329 |  |
| IP.1            | 68118.479 | 50311.567 |  |
| IP.2            | 68123.326 | 50310.586 |  |
| IP.3            | 68137.674 | 50310.616 |  |
| IP.4            | 68137.310 | 50325.056 |  |
| IP.5            | 68140.916 | 50325.911 |  |
| EP              | 68141.509 | 50326.312 |  |

| IP点座標値 DCIPφ150 |           |           |  |
|-----------------|-----------|-----------|--|
| IP.No           | X         | Y         |  |
| BP              | 68118.202 | 50310.517 |  |
| IP.1            | 68119.492 | 50310.746 |  |
| IP.2            | 68123.246 | 50309.987 |  |
| IP.3            | 68133.296 | 50309.920 |  |
| IP.4            | 68138.292 | 50310.038 |  |
| IP.5            | 68138.263 | 50311.184 |  |
| IP.6            | 68137.660 | 50311.169 |  |
| IP.7            | 68137.322 | 50324.572 |  |
| IP.8            | 68137.952 | 50324.588 |  |
| IP.9            | 68141.060 | 50325.224 |  |
| IP.10           | 68145.693 | 50328.357 |  |

| IP点座標値 DCIPφ150 |           |           |  |
|-----------------|-----------|-----------|--|
| IP.No           | X         | Y         |  |
| IP.11           | 68187.469 | 50351.442 |  |
| IP.12           | 68204.723 | 50359.356 |  |
| IP.13           | 68237.941 | 50371.678 |  |
| IP.14           | 68239.867 | 50371.605 |  |
| IP.15           | 68256.431 | 50367.931 |  |
| IP.16           | 68260.337 | 50367.846 |  |
| IP.17           | 68267.145 | 50369.124 |  |
| IP.18           | 68286.794 | 50373.354 |  |
| IP.19           | 68287.767 | 50374.865 |  |
| IP.20           | 68295.409 | 50376.521 |  |
| IP.21           | 68299.337 | 50379.244 |  |
| IP.22           | 68306.381 | 50380.856 |  |
| IP.23           | 68308.016 | 50381.383 |  |
| IP.24           | 68313.819 | 50382.481 |  |
| IP.25           | 68316.970 | 50383.737 |  |
| IP.26           | 68318.830 | 50388.085 |  |
| IP.27           | 68320.881 | 50394.624 |  |
| IP.28           | 68325.785 | 50393.686 |  |
| EP              | 68326.756 | 50396.180 |  |

縦断図 H=1/500 V=1/100  
DCIPφ150

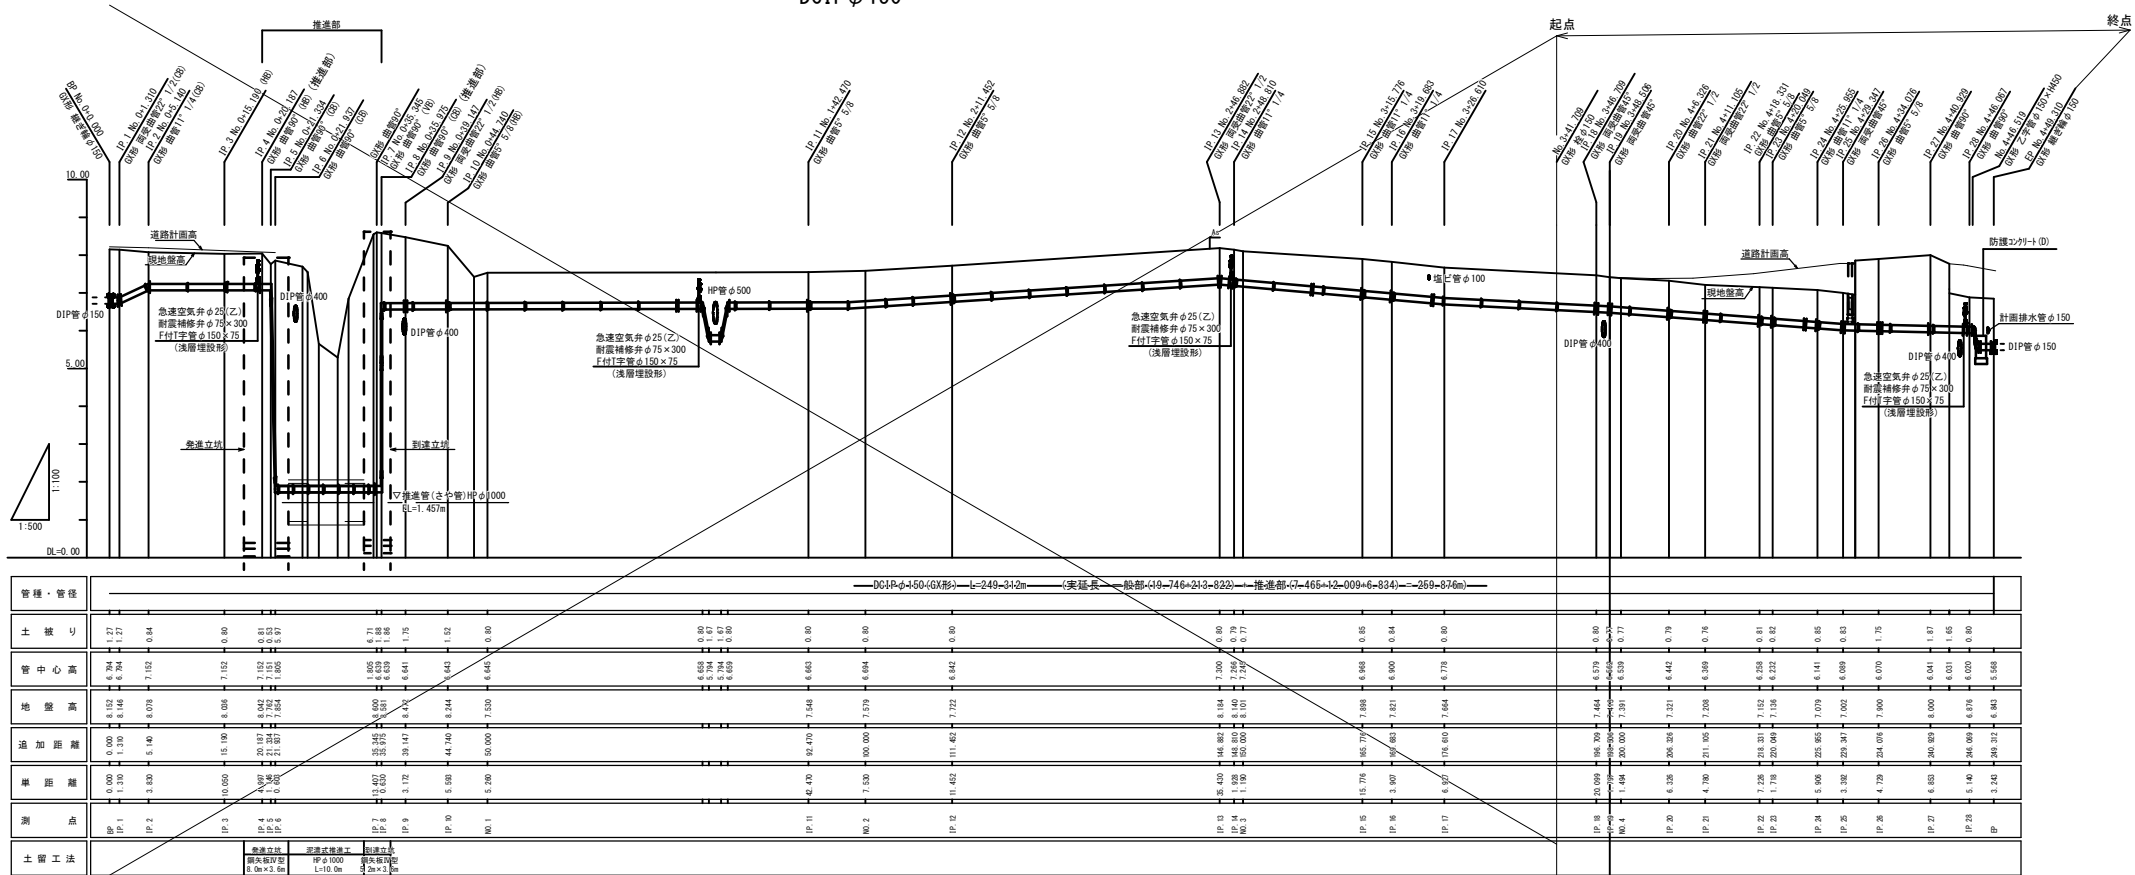


| IP点座標値 HPPEφ75 |           |           |  |
|----------------|-----------|-----------|--|
| IP.No          | X         | Y         |  |
| BP             | 68306.759 | 50381.369 |  |
| IP.1           | 68306.791 | 50381.376 |  |
| IP.2           | 68307.837 | 50381.783 |  |
| IP.3           | 68311.925 | 50382.703 |  |
| IP.4           | 68314.334 | 50383.149 |  |
| IP.5           | 68316.646 | 50384.070 |  |
| IP.6           | 68318.420 | 50388.216 |  |
| IP.7           | 68320.598 | 50395.163 |  |
| IP.8           | 68323.506 | 50394.251 |  |
| EP             | 68328.469 | 50409.890 |  |

| 曲り配管データ |         |        |       |       |       |
|---------|---------|--------|-------|-------|-------|
| IP.No   | IA      | R      | TL    | SL    | CL    |
| IP.6    | 5-45-29 | 50.000 | 2.515 | 0.063 | 5.025 |

(H B) : 水平角  
(V B) : 垂直角  
(C B) : 合成角

|       |                           |      |          |
|-------|---------------------------|------|----------|
| 工事名   | 喜知留川河川整備事業に伴う導配水管移設工事(R7) |      |          |
| 工事地名  | 名護市宇 伊差川 地内               |      |          |
| 図面の種類 | 平面図(φ150)                 |      |          |
| 縮尺    | 1/2500                    | 図面番号 | 18葉中 10葉 |
| 施工年度  | 令和7年度                     |      |          |
| 事務所名  | 名護市 環境水道部 工務課             |      |          |


※IPφ1000→推進用縦断コンクリート管 (JIS A 2) φ1000 (2種50A)

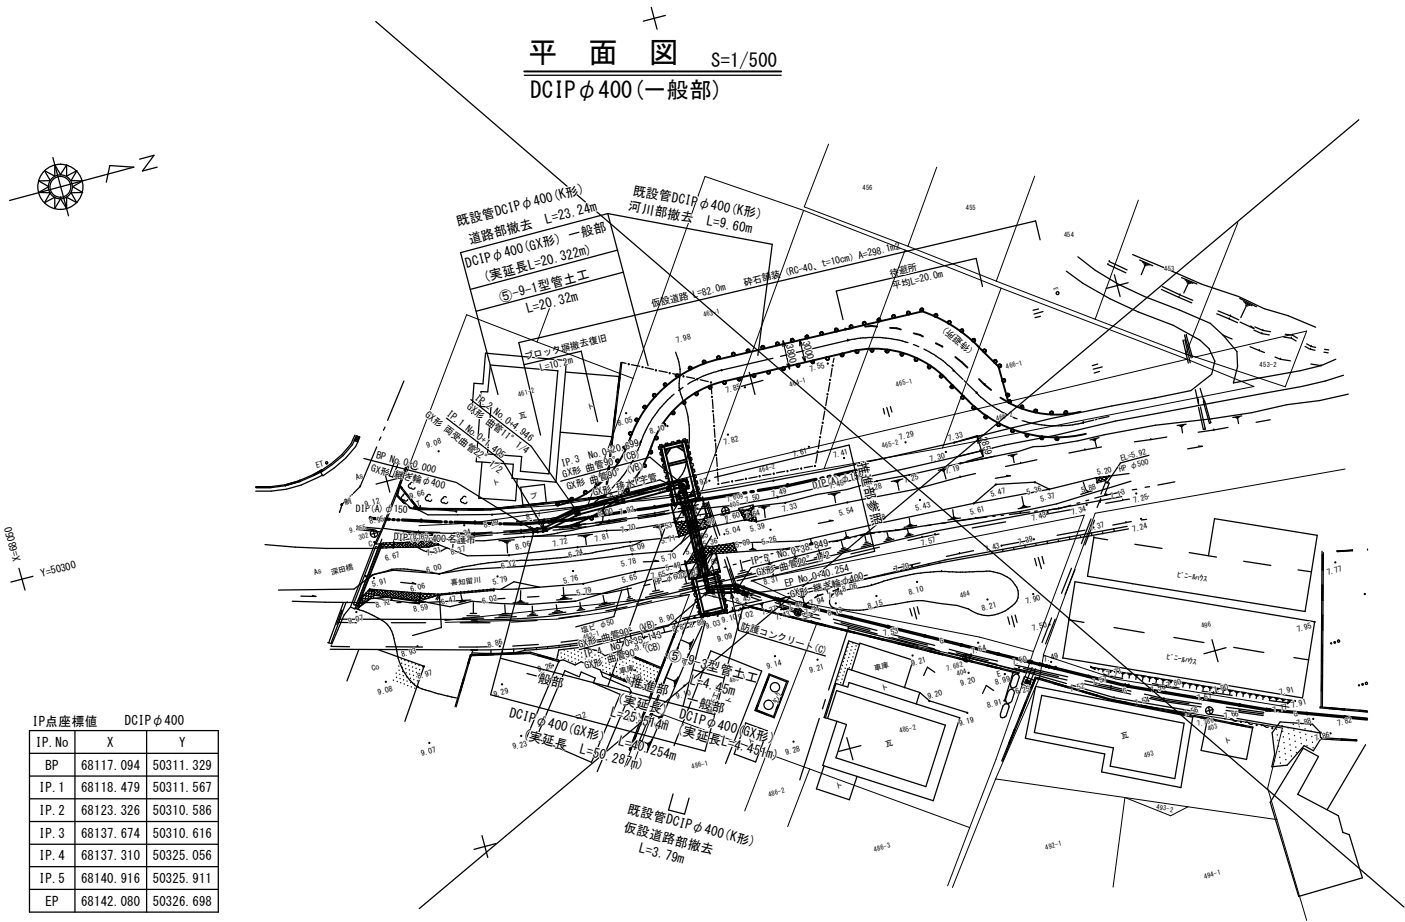


| IP点座標値 DCIPφ400 |           |           |
|-----------------|-----------|-----------|
| IP.No           | X         | Y         |
| BP              | 68117.094 | 50311.329 |
| IP.1            | 68118.479 | 50311.567 |
| IP.2            | 68123.326 | 50310.586 |
| IP.3            | 68137.674 | 50310.616 |
| IP.4            | 68137.310 | 50325.056 |
| IP.5            | 68140.916 | 50325.911 |
| EP              | 68142.080 | 50326.698 |

| IP点座標値 A LINE HPPEφ75 |           |           |
|-----------------------|-----------|-----------|
| IP.No                 | X         | Y         |
| BP                    | 68306.759 | 50381.369 |
| IP.1                  | 68306.791 | 50381.376 |
| IP.2                  | 68307.837 | 50381.783 |
| IP.3                  | 68311.925 | 50382.703 |
| IP.4                  | 68314.334 | 50383.149 |
| IP.5                  | 68316.646 | 50384.070 |
| IP.6                  | 68318.420 | 50388.216 |
| IP.7                  | 68320.598 | 50395.163 |
| IP.8                  | 68323.506 | 50394.251 |
| EP                    | 68328.469 | 50409.890 |


| 曲げ配管データ |         |        |       |       |       |
|---------|---------|--------|-------|-------|-------|
| IP.No   | IA      | R      | TL    | SL    | CL    |
| IP.6    | 5-45-29 | 50.000 | 2.515 | 0.063 | 2.881 |

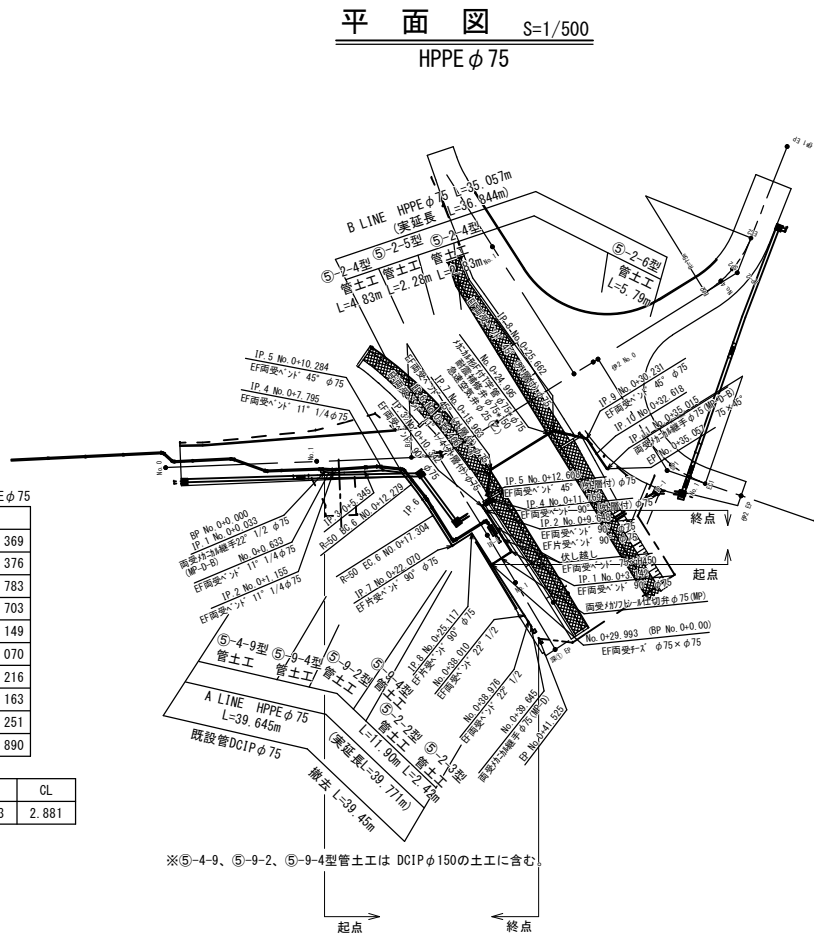


| IP点座標値 B LINE HPPEφ75 |           |           |
|-----------------------|-----------|-----------|
| IP.No                 | X         | Y         |
| BP                    | 68324.981 | 50398.899 |
| IP.1                  | 68327.976 | 50397.949 |
| IP.2                  | 68326.008 | 50391.748 |
| IP.3                  | 68325.750 | 50391.104 |
| IP.4                  | 68327.075 | 50390.574 |
| IP.5                  | 68326.764 | 50389.795 |
| IP.6                  | 68327.866 | 50387.223 |
| IP.7                  | 68328.137 | 50386.736 |
| IP.8                  | 68337.422 | 50383.931 |
| IP.9                  | 68341.449 | 50386.090 |
| IP.10                 | 68342.182 | 50388.362 |
| IP.11                 | 68342.985 | 50390.620 |
| EP                    | 68343.023 | 50390.637 |

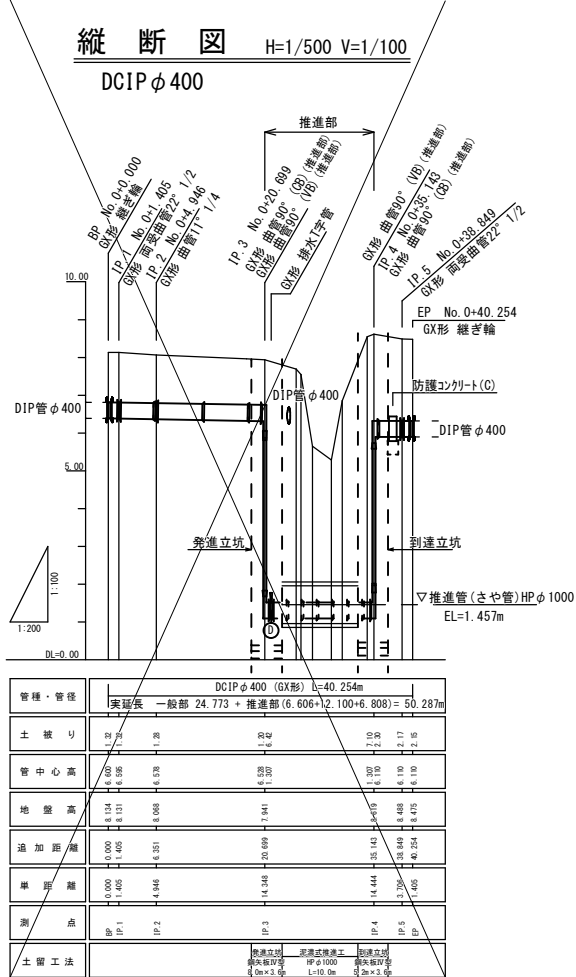

| 管種・管径   |                                                 | DCIPφ400 (GX形) L=40.254m<br>(実延長 一般部 24.773 + 推進部 (6.606+2.100+6.808) = 50.287m) |       |       |       |       |       |       |       |       |       |
|---------|-------------------------------------------------|----------------------------------------------------------------------------------|-------|-------|-------|-------|-------|-------|-------|-------|-------|
| 土 被 り   | 1.32                                            | 1.32                                                                             | 1.32  | 1.32  | 1.32  | 1.32  | 1.32  | 1.32  | 1.32  | 1.32  | 1.32  |
| 管 中 心 高 | 6.00                                            | 6.00                                                                             | 6.00  | 6.00  | 6.00  | 6.00  | 6.00  | 6.00  | 6.00  | 6.00  | 6.00  |
| 地 盤 高   | 6.134                                           | 6.134                                                                            | 6.134 | 6.134 | 6.134 | 6.134 | 6.134 | 6.134 | 6.134 | 6.134 | 6.134 |
| 追加距離    | 0.000                                           | 0.000                                                                            | 0.000 | 0.000 | 0.000 | 0.000 | 0.000 | 0.000 | 0.000 | 0.000 | 0.000 |
| 集 距 離   | 0.000                                           | 0.000                                                                            | 0.000 | 0.000 | 0.000 | 0.000 | 0.000 | 0.000 | 0.000 | 0.000 | 0.000 |
| 測 点     | BP                                              | IP.1                                                                             | IP.2  | IP.3  | IP.4  | IP.5  | IP.6  | IP.7  | IP.8  | IP.9  | EP    |
| 土 留 工 法 | ※HPφ1000—推進用鉄筋コンクリート管 (JISRA A-2) φ1000 (2根50A) |                                                                                  |       |       |       |       |       |       |       |       |       |

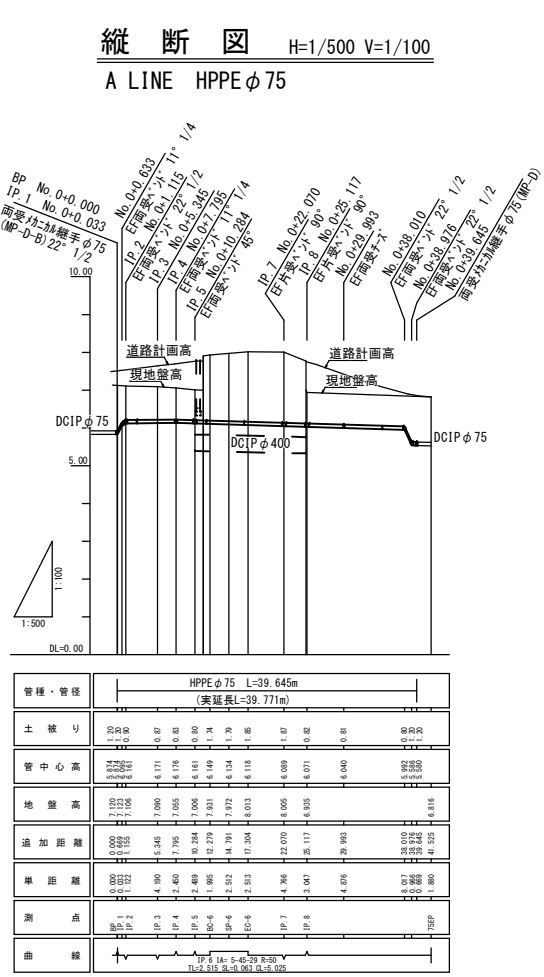

| 管種・管径   |                                                  | HPPEφ75 L=39.645m<br>(実延長L=39.771m) |       |       |       |       |       |       |       |       |       |
|---------|--------------------------------------------------|-------------------------------------|-------|-------|-------|-------|-------|-------|-------|-------|-------|
| 土 被 り   | 0.80                                             | 0.80                                | 0.80  | 0.80  | 0.80  | 0.80  | 0.80  | 0.80  | 0.80  | 0.80  | 0.80  |
| 管 中 心 高 | 6.00                                             | 6.00                                | 6.00  | 6.00  | 6.00  | 6.00  | 6.00  | 6.00  | 6.00  | 6.00  | 6.00  |
| 地 盤 高   | 6.134                                            | 6.134                               | 6.134 | 6.134 | 6.134 | 6.134 | 6.134 | 6.134 | 6.134 | 6.134 | 6.134 |
| 追加距離    | 0.000                                            | 0.000                               | 0.000 | 0.000 | 0.000 | 0.000 | 0.000 | 0.000 | 0.000 | 0.000 | 0.000 |
| 集 距 離   | 0.000                                            | 0.000                               | 0.000 | 0.000 | 0.000 | 0.000 | 0.000 | 0.000 | 0.000 | 0.000 | 0.000 |
| 測 点     | BP                                               | IP.1                                | IP.2  | IP.3  | IP.4  | IP.5  | IP.6  | IP.7  | IP.8  | IP.9  | EP    |
| 曲 線     | IP.6 5-45-29 R=50.000 TL=2.515 SL=0.063 CL=2.881 |                                     |       |       |       |       |       |       |       |       |       |

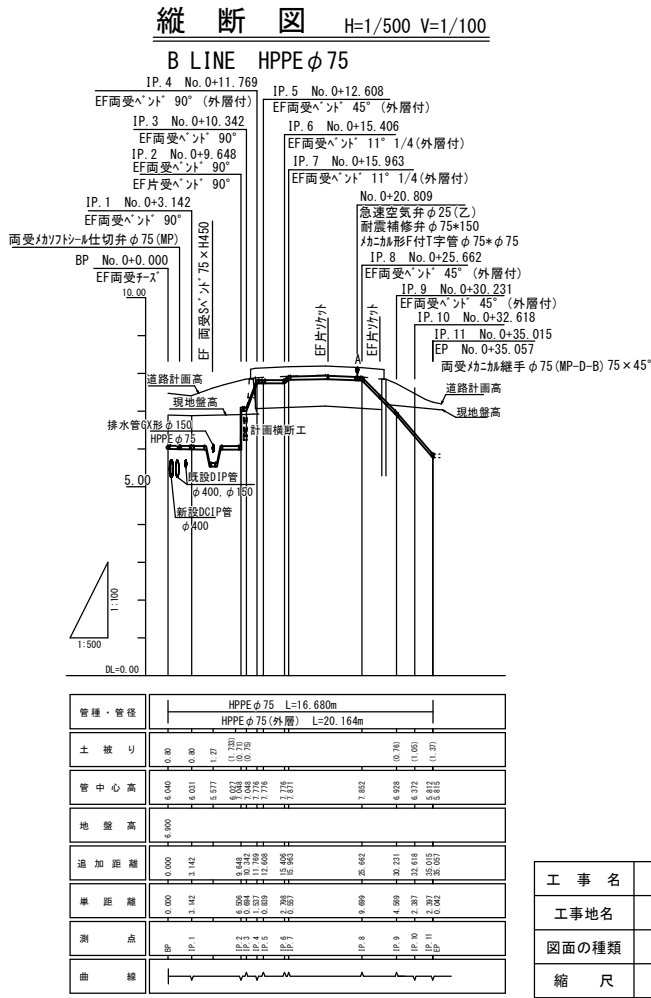


| 管種・管径   |                      | HPPEφ75 L=16.680m<br>HPPEφ75(外層) L=20.164m |       |       |       |       |       |       |       |       |       |
|---------|----------------------|--------------------------------------------|-------|-------|-------|-------|-------|-------|-------|-------|-------|
| 土 被 り   | 0.80                 | 0.80                                       | 0.80  | 0.80  | 0.80  | 0.80  | 0.80  | 0.80  | 0.80  | 0.80  | 0.80  |
| 管 中 心 高 | 6.00                 | 6.00                                       | 6.00  | 6.00  | 6.00  | 6.00  | 6.00  | 6.00  | 6.00  | 6.00  | 6.00  |
| 地 盤 高   | 6.134                | 6.134                                      | 6.134 | 6.134 | 6.134 | 6.134 | 6.134 | 6.134 | 6.134 | 6.134 | 6.134 |
| 追加距離    | 0.000                | 0.000                                      | 0.000 | 0.000 | 0.000 | 0.000 | 0.000 | 0.000 | 0.000 | 0.000 | 0.000 |
| 集 距 離   | 0.000                | 0.000                                      | 0.000 | 0.000 | 0.000 | 0.000 | 0.000 | 0.000 | 0.000 | 0.000 | 0.000 |
| 測 点     | BP                   | IP.1                                       | IP.2  | IP.3  | IP.4  | IP.5  | IP.6  | IP.7  | IP.8  | IP.9  | EP    |
| 曲 線     | ※土被りの0は、道路計画高からの土被り。 |                                            |       |       |       |       |       |       |       |       |       |

| 工 事 名 | 喜知留川河川整備事業に伴う導配水管移設工事(R7) |      |          |
|-------|---------------------------|------|----------|
| 工事地名  | 名護市字 伊差川 地内               |      |          |
| 図面の種類 | 平面図(φ75)                  |      |          |
| 縮 尺   | 1/2500                    | 図面番号 | 18葉中 11葉 |
| 施工年度  | 令和7年度                     |      |          |
| 事務所名  | 名護市 環境水道部 工務課             |      |          |


横断図 S=1/100

DCIPΦ150


NO. 2  
GH=7.579  
FH=

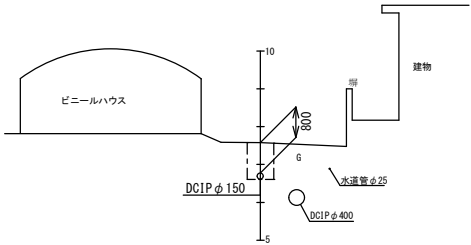


NO. 1  
GH=7.530  
FH=

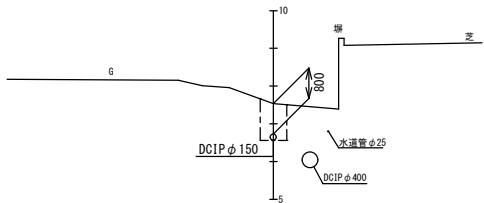


B P  
GH=8.152  
FH=

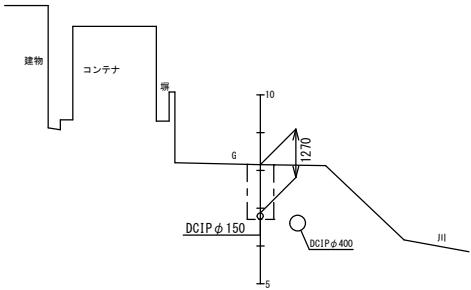


E P  
GH=6.843  
FH=

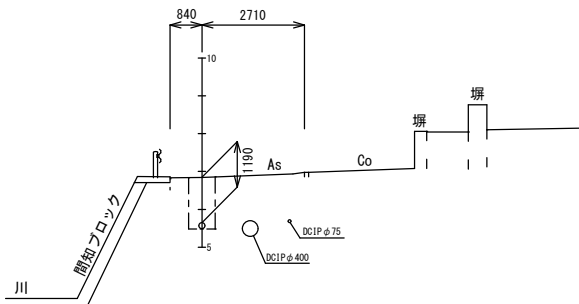

NO. 4  
GH=7.391  
FH=

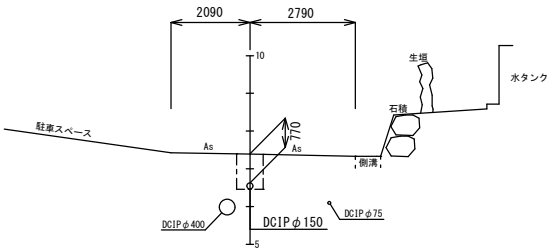


NO. 3  
GH=8.101  
FH=

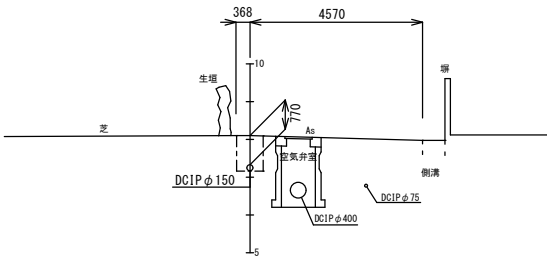


DCIPΦ400

E P  
GH=8.475  
FH=

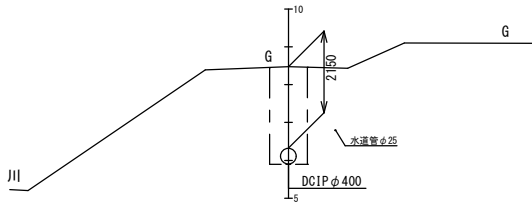


B P  
GH=8.134  
FH=

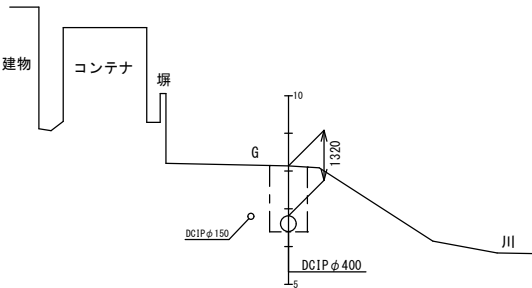


HPPEΦ75  
(A LINE)


E P  
GH=6.816  
FH=

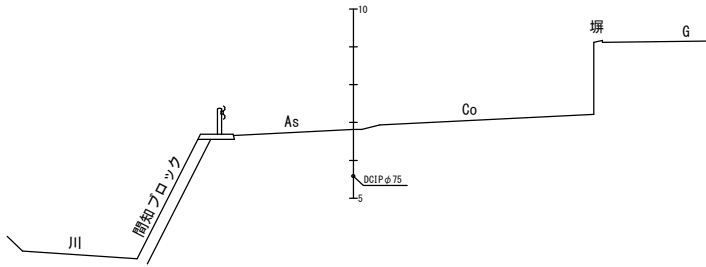



NO. 0+17.94 (EC-6)  
GH=8.013  
FH=

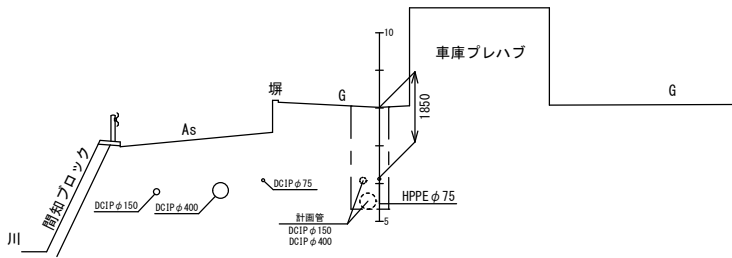

B P  
GH=7.120  
FH=

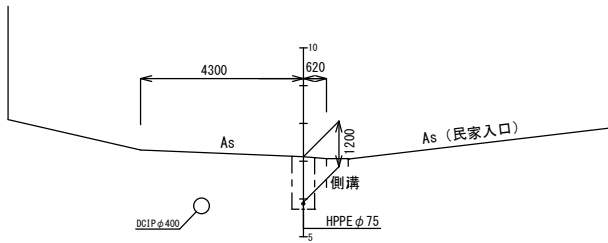

|       |                            |      |          |
|-------|----------------------------|------|----------|
| 工 事 名 | 喜知留川河川整備事業に伴う導配水管移設工事 (R7) |      |          |
| 工事地名  | 名護市字 伊差川 地内                |      |          |
| 図面の種類 | 横断図                        |      |          |
| 縮 尺   | 1/2500                     | 図面番号 | 18葉中 12葉 |
| 施工年度  | 令和 7 年 度                   |      |          |
| 事務所名  | 名護市 環境水道部 工務課              |      |          |

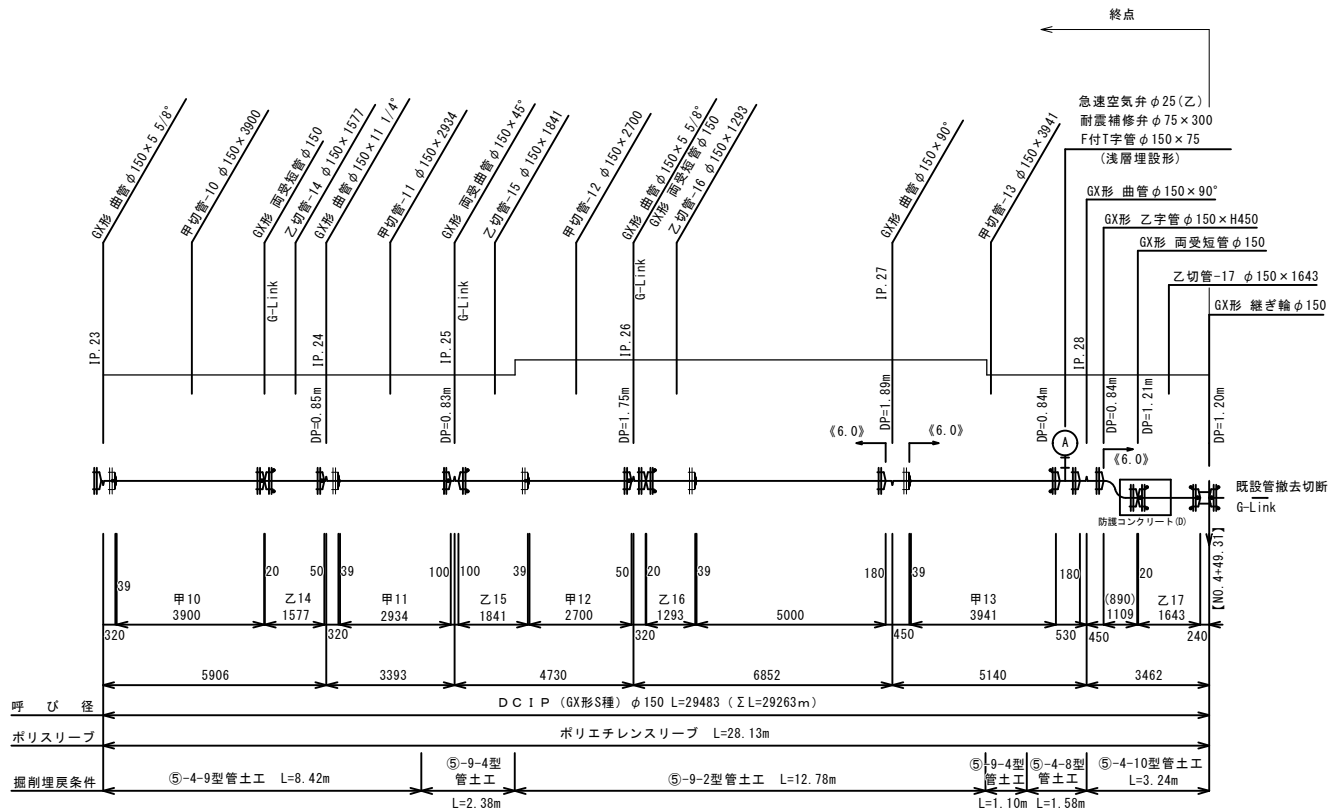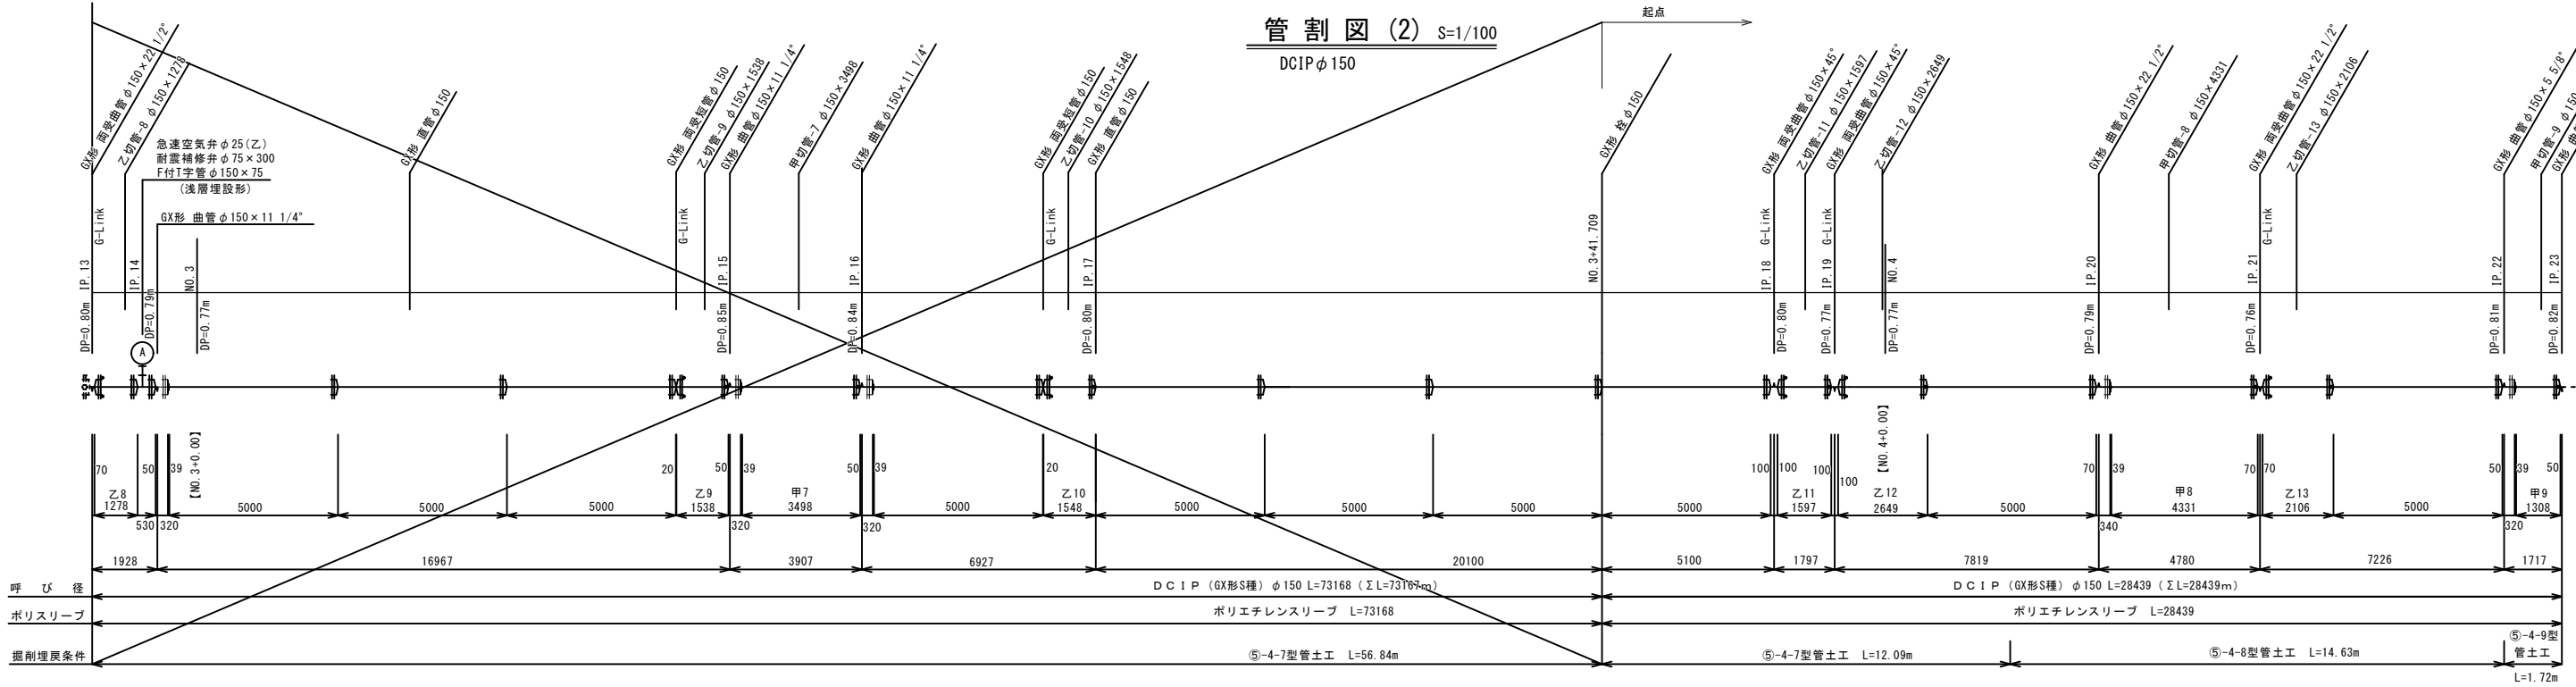

切 管 の 呼 称

| 呼 称       | 管 割 図 記 号             |
|-----------|-----------------------|
| GX-P 甲切管  | GX 変口 P-Link<br>甲切管   |
| GX-G 甲切管  | GX 変口 G-Link<br>甲切管   |
| GX-GX 甲切管 | GX 変口 挿しロリリング<br>甲切管  |
| GX-P 乙切管  | GX 挿し口 P-Link<br>乙切管  |
| GX-G 乙切管  | GX 挿し口 G-Link<br>乙切管  |
| GX-GX 乙切管 | GX 挿し口 挿しロリリング<br>乙切管 |
| P-G 乙切管   | P-Link G-Link<br>乙切管  |
| G-G 乙切管   | G-Link G-Link<br>乙切管  |

凡 例

| 記 号 | 名 称                                    | 備 考                        |
|-----|----------------------------------------|----------------------------|
|     | GX継手                                   |                            |
|     | GX継手 (ライナ使用)                           |                            |
|     | GX継ぎ輪 (特殊押輪使用)                         |                            |
|     | G-Link                                 |                            |
|     | GX挿し口, 切管用挿し口またはP-Link (または切管用挿しロリリング) | 切管用挿しロリリングを使用する場合は、1種管とする。 |

主要資材数量表

| 名 称          | 規 格                 | 単位 | 数 量 | 備 考            |
|--------------|---------------------|----|-----|----------------|
| ダクタイル鋳鉄管 直 管 | GX形・S種<br>φ150×5.00 | 本  | 4   |                |
| ダクタイル鋳鉄管 直 管 | GX形・1種<br>φ150×5.00 | 本  | 8   |                |
| 曲 管          | φ150×90°            | 個  | 2   |                |
| 曲 管          | φ150×22 1/2°        | 個  | 1   |                |
| 曲 管          | φ150×11 1/4°        | 個  | 1   |                |
| 曲 管          | φ150×5 5/8°         | 個  | 3   |                |
| 両受曲管         | φ150×45°            | 個  | 3   |                |
| 両受曲管         | φ150×22 1/2°        | 個  | 1   |                |
| 乙字管          | φ150×H450           | 個  | 1   |                |
| 両受短管         | φ150                | 個  | 3   |                |
| 継ぎ輪          | φ150                | 個  | 1   |                |
| 特殊押輪         | φ150                | 組  | 1   | GX形継ぎ輪用        |
| G-L i n k    | φ150                | 組  | 8   |                |
| 異形管接合付属品     | φ150                | 組  | 16  |                |
| ライナ          | φ150                | 個  | 7   |                |
| 切管用挿しロリリング   | φ150                | 個  | 15  |                |
| 切管用挿しロリリング   | φ150                | 個  | 1   | A形：継ぎ輪 接続用(2個) |
| F付T字管        | φ150×75             | 個  | 1   | 浅層埋設用          |
| 耐震補修弁        | φ150×300            | 個  | 1   |                |
| 急速空気弁        | φ25(乙)              | 個  | 1   |                |
| 空気弁用鋳鉄蓋      | φ600                | 基  | 1   | H=100 T=25     |
| 調整樹          | φ600 H=50           | 個  | 1   | レゾナンスゲート製      |
| 上部樹          | φ600 H=200          | 個  | 1   | レゾナンスゲート製      |
| 下部樹          | φ600 H=300          | 個  | 1   | レゾナンスゲート製      |
| 底 版          | φ600 H=40           | 個  | 1   | レゾナンスゲート製      |
| 栓            | φ150                | 個  | 1   |                |

切管調書 (DCIP-GX φ150mm)


| 甲切管       |               | 挿し口乙切管 |         | 乙切管 |           | 管切断 (口) |   | GX挿し口 加工 (口) |   | 残管 (mm) | 備 考 |
|-----------|---------------|--------|---------|-----|-----------|---------|---|--------------|---|---------|-----|
| 番号        | GX寸法 継手       | 番号     | GX寸法 継手 | 番号  | 継手 寸法 継手  |         |   |              |   |         |     |
| 1         | 3410-G        | 10     | 1548-G  |     |           |         |   | 2            |   | 42      |     |
| 2         | 3939-GX       |        |         |     |           |         |   | 1            | 1 | 1061    |     |
| 3         | 2613-GX       | 13     | 2106 G  | 12  | G 2649 GX | 2       | 2 | 245          |   |         |     |
| 4         | 4434-GX       |        |         |     |           |         |   | 1            | 1 | 566     |     |
| 5         | 4509-GX       |        |         |     |           |         |   | 1            | 1 | 491     |     |
| 6         | 3573-GX       | 8      | 1278-G  |     |           |         |   | 2            | 1 | 149     |     |
| 7         | 3498-GX       | 6      | 1023-G  |     |           |         |   | 2            | 1 | 479     |     |
| 8         | 4331-GX       |        |         |     |           |         |   | 1            | 1 | 669     |     |
| 9         | 1308-GX       | 11     | 1597 G  | 17  | G 1643 GX | 2       | 1 | 452          |   |         |     |
| 10        | 3900-GX       | 1      | 1000-GX |     |           |         |   | 1            | 1 | 1100    |     |
| 11        | 2934-GX       | 15     | 1841 G  |     |           |         |   | 1            | 1 | 225     |     |
| 12        | 2700-GX       | 2      | 1000-G  | 16  | G 1293 GX | 2       | 1 | 1007         |   |         |     |
| 13        | 3941-GX       | 4      | 1023-G  |     |           |         |   | 1            | 1 | 1059    |     |
| 推進部残管(乙切) |               |        |         |     |           |         |   |              |   |         |     |
| 1         | (甲-7残管) 3000  | 5      | 1400-G  |     |           |         |   | 1            |   | 1600    |     |
| 2         | (甲-8残管) 4260  |        |         |     |           |         |   |              |   | 4260    |     |
| 3         | (甲-9残管) 2210  | 14     | 1577 G  |     |           |         |   | 1            |   | 633     |     |
| 4         | (甲-10残管) 3874 | 9      | 1538-G  |     |           |         |   | 1            |   | 2336    |     |
| 5         | (甲-11残管) 2000 | 7      | 1000-G  |     |           |         |   | 1            | 1 | 1000    |     |
| 6         | (甲-12残管) 3575 | 3      | 2692-GX |     |           |         |   | 1            | 1 | 883     |     |

残管合計=4.563m

※実長は斜距離で管渠延長である。  
※( )内数値は測点で水平距離である。  
※《 》内数値は一体化長さを示し、一体化長さの範囲内にある直管はライナを設置すること。

|       |                           |      |          |
|-------|---------------------------|------|----------|
| 工 事 名 | 喜知留川河川整備事業に伴う導配水管移設工事(R7) |      |          |
| 工事地名  | 名護市字 伊差川 地内               |      |          |
| 図面の種類 | 管割図(2) φ150               |      |          |
| 縮 尺   | 1/2500                    | 図面番号 | 18葉中 13葉 |
| 施工年度  | 令和 7 年 度                  |      |          |
| 事務所名  | 名護市 環境水道部 工務課             |      |          |

管 割 図 (3) S=1/100  
—DC1Pφ400、HPPEφ75

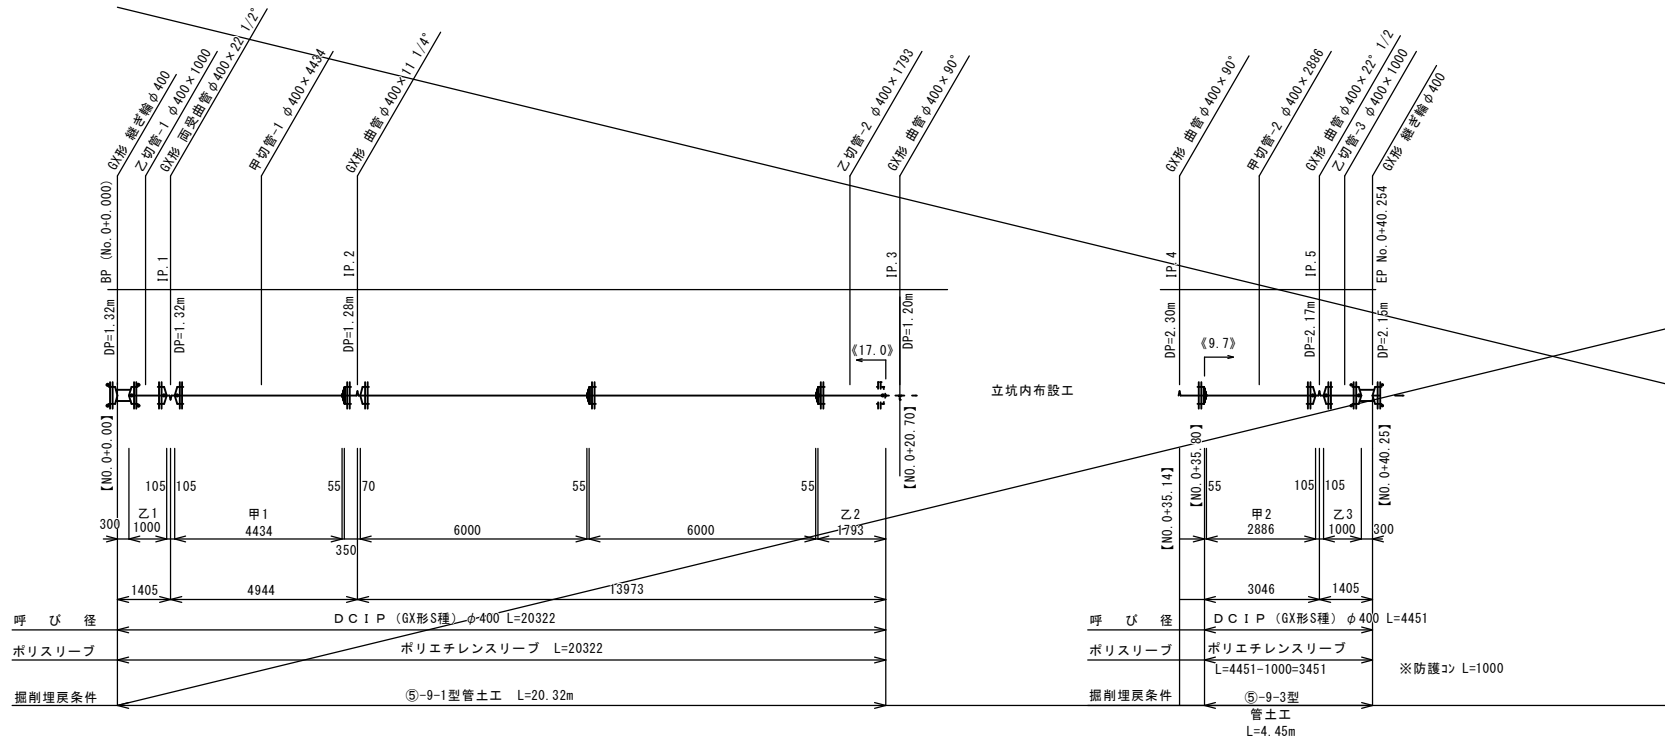

| 切管調書 (DC1P-GXφ150mm) |              |    |    |      |    |         |    |
|----------------------|--------------|----|----|------|----|---------|----|
| 甲切管                  |              |    |    | 乙切管  |    |         |    |
| 番号                   | GX寸法         | 継手 | 番号 | GX寸法 | 継手 | 管切断 (口) | 備考 |
| 1                    | 4434         | GX | 1  | 1000 | GX | 2       | 2  |
| 2                    | 2886         | GX | 2  | 1793 | GX | 2       | 2  |
| 推進部残管 (乙切)           |              |    |    |      |    |         |    |
| 1                    | (甲-8残管) 2287 |    | 3  | 1000 | GX | 1       | 1  |

残管合計=3174

主 要 資 材 数 量 表

| 名 称          | 規 格              | 単 位 | 数 量 | 備 考             |
|--------------|------------------|-----|-----|-----------------|
| ダクタイル鋳鉄管 直 管 | GX形・1種 φ400×6.00 | 本   | 2   |                 |
| ダクタイル鋳鉄管 直 管 | GX形・S種 φ400×6.00 | 本   | 2   |                 |
| 曲 管          | φ400×11 1/4"     | 個   | 1   |                 |
| 曲 管          | φ400×22 1/2"     | 個   | 1   |                 |
| 両受曲管         | φ400×22 1/2"     | 個   | 1   |                 |
| 継ぎ輪          | φ400             | 個   | 2   |                 |
| 特殊押輪         | φ400             | 組   | 2   |                 |
| 切管用挿しロリング    | φ400             | 個   | 4   |                 |
| 切管用挿しロリング    | φ400             | 個   | 2   | K形：継ぎ輪 接続用 (2個) |
| ライナ          | φ400             | 個   | 4   |                 |
| 異形管接合付属品     | φ400             | 組   | 4   |                 |

切 管 の 呼 称


| 呼 称       | 管 割 図 記 号         |
|-----------|-------------------|
| GX-P 甲切管  | GX受口 甲切管 P-Link   |
| GX-G 甲切管  | GX受口 甲切管 G-Link   |
| GX-GX 甲切管 | GX受口 挿しロリング 甲切管   |
| GX-P 乙切管  | GX挿し口 乙切管 P-Link  |
| GX-G 乙切管  | GX挿し口 乙切管 G-Link  |
| GX-GX 乙切管 | GX挿し口 挿しロリング 乙切管  |
| P-G 乙切管   | P-Link 乙切管 G-Link |
| G-G 乙切管   | G-Link 乙切管 G-Link |

凡 例

| 記 号 | 名 称                                  | 備 考                       |
|-----|--------------------------------------|---------------------------|
|     | GX継手                                 |                           |
|     | GX継手 (ライナ使用)                         |                           |
|     | GX継ぎ輪 (特殊押輪使用)                       |                           |
|     | G-Link                               |                           |
|     | GX挿し口、切管用挿し口またはP-Link (または切管用挿しロリング) | 切管用挿しロリングを使用 する場合は、1種とする。 |

※実長は斜距離で管渠延長である。  
※( )内数値は測点で水平距離である。  
※《 》内数値は一体化長さを示し、一体化長さ の範囲内にある直管はライナを設置すること。

HPPEφ75管割図  
(A LINE)

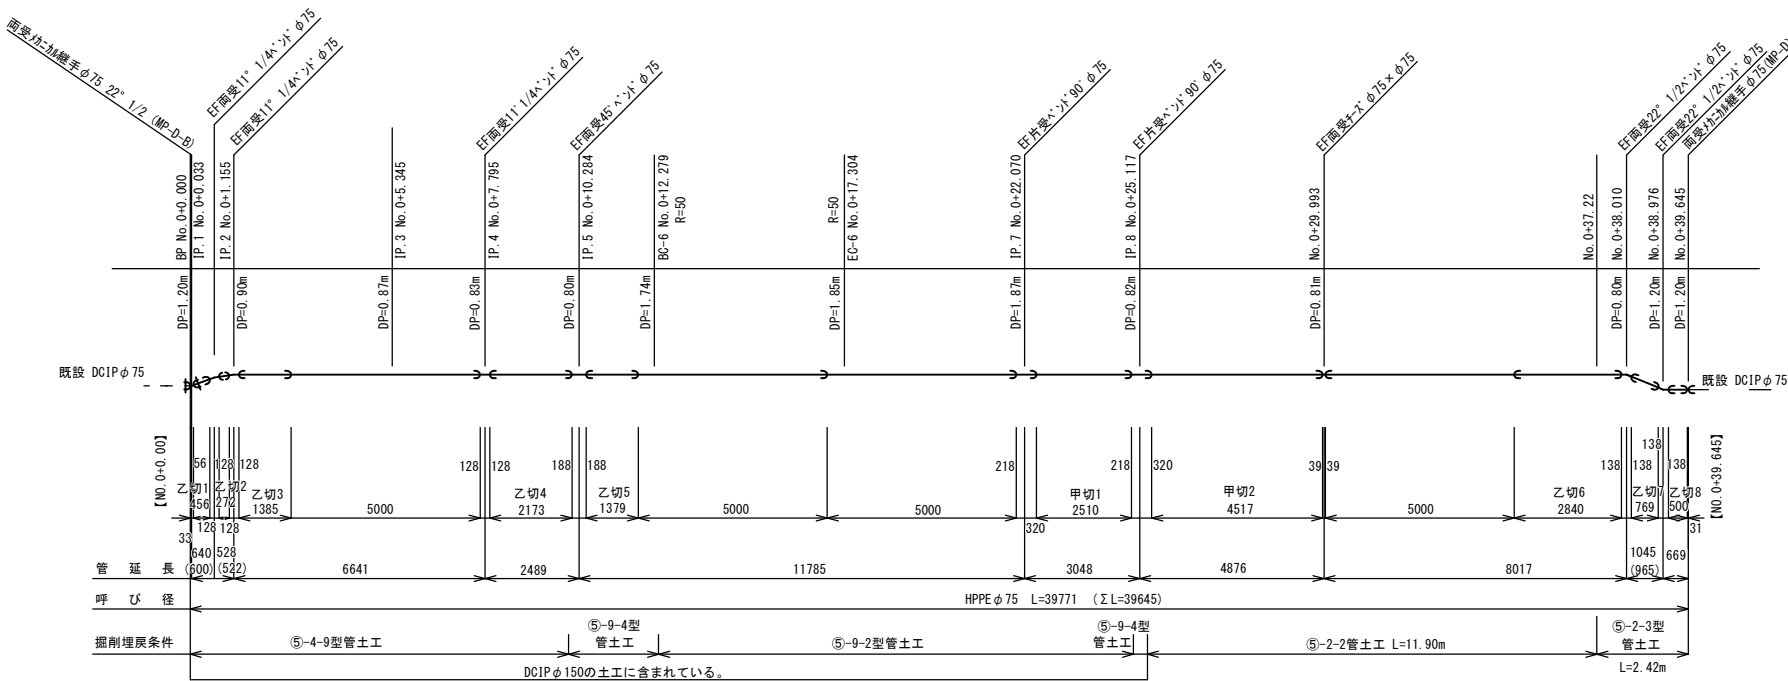


| 資材一覧表 (A LINE)            |    |       |      |
|---------------------------|----|-------|------|
| 名称・規格                     | 単位 | 数量    | 備考   |
| EF受口付直管φ75×5000           | 本  | 6     | 切管含む |
| 受口無し直管φ75×5000            | 本  | 2     | 切管含む |
| EF両受45°ベントφ75             | 個  | 1     |      |
| EF両受22°1/2ベントφ75          | 個  | 2     |      |
| EF両受11°1/4ベントφ75          | 個  | 3     |      |
| EF片受90°ベントφ75             | 個  | 2     |      |
| EF両受πφ75×φ75              | 個  | 1     |      |
| 両受45°継手φ75(MP-D-B)22° 1/2 | 個  | 1     |      |
| 両受45°継手φ75(MP-D)          | 個  | 1     |      |
| ロケティンクワイヤ                 | m  | 39.77 |      |
| 埋設標示シート                   | m  | 39.77 |      |

| 切管組合せ表                |          |      |  |
|-----------------------|----------|------|--|
| 甲切管                   | 乙切管      | 残管   |  |
| 甲切1 2510              | 乙切3 1385 | —    |  |
| —                     | 乙切7 769  | 336  |  |
| 甲切2 4517              | 乙切2 272  | 211  |  |
| 直管 5000               | 乙切1 456  | —    |  |
| —                     | 乙切4 2173 | —    |  |
| —                     | 乙切5 1379 | —    |  |
| —                     | 乙切8 500  | 492  |  |
| 直管 5000               | 乙切6 2840 | 2160 |  |
| EF受口付直管φ75 6本         | —        | —    |  |
| 受口無し直管φ75 2本          | —        | —    |  |
| 管切断 甲切2口 + 乙切8口 = 10口 | —        | —    |  |

|       |                            |      |          |
|-------|----------------------------|------|----------|
| 工 事 名 | 喜知賀川河川整備事業に伴う導配水管移設工事 (R7) |      |          |
| 工事地名  | 名護市字 伊差川 地内                |      |          |
| 図面の種類 | 管割図 (3)                    |      |          |
| 縮 尺   | 1/2500                     | 図面番号 | 18葉中 14葉 |
| 施工年度  | 令和 7 年 度                   |      |          |
| 事務所名  | 名護市 環境水道部 工務課              |      |          |

管 割 図 (4) S=1/100  
(B LINE) HPPEφ75

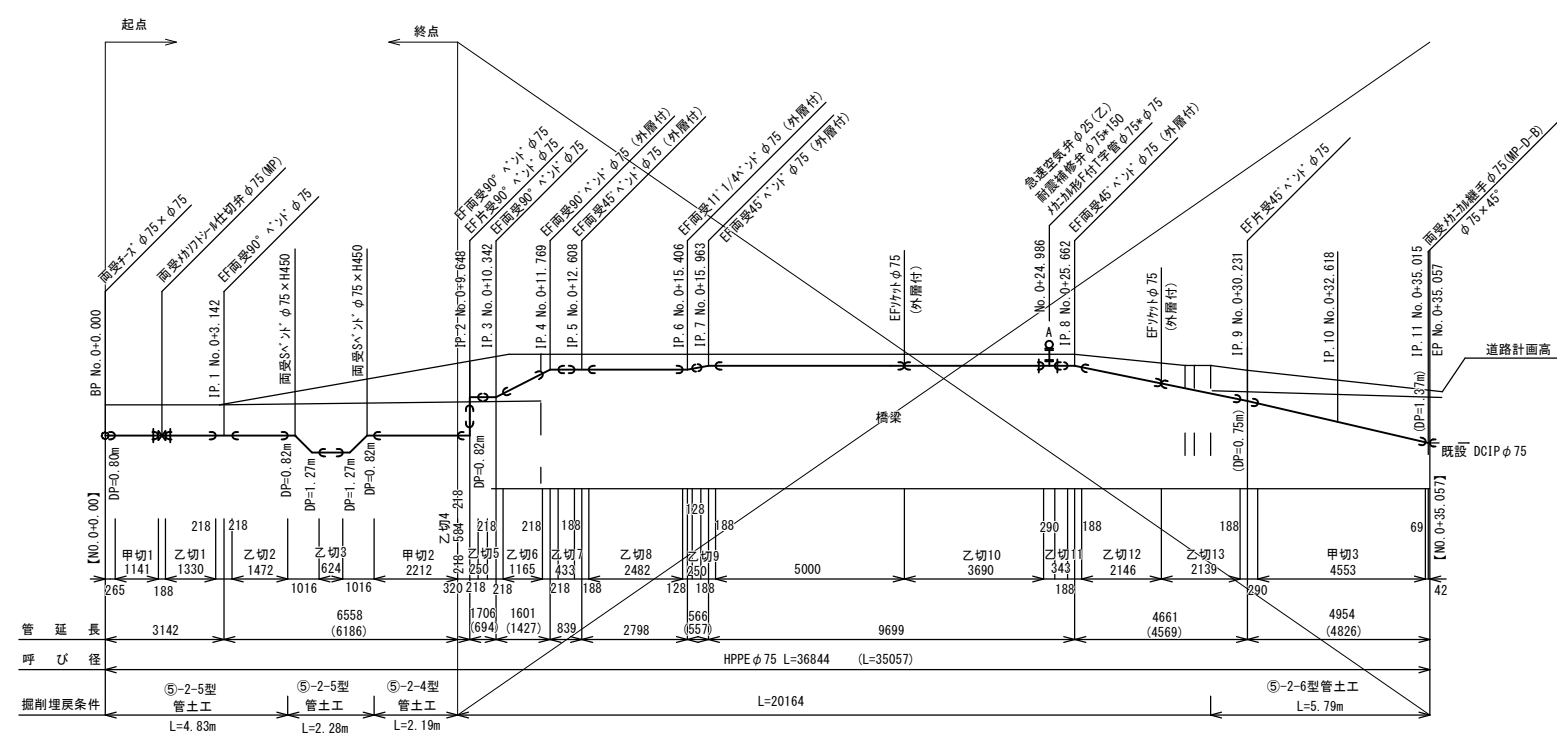




















※( )内数値は測点で水平距離である。  
※(DP= )は道路計画高からの土被りを示す。

| 切管組合せ表               |           |      |
|----------------------|-----------|------|
| 甲切管                  | 乙切管       | 残管   |
| 甲切1 1141             | 乙切1 1330  | —    |
| —                    | 乙切2 1472  | —    |
| —                    | 乙切3 624   | —    |
| —                    | 乙切5 250   | 183  |
| 甲切2 2212             | 乙切4 584   | 2204 |
| 甲切3 4533             | —         | 467  |
| 外層(保護層)              | —         | —    |
| 直管 5000              | 乙切6 1165  | —    |
| —                    | 乙切7 433   | —    |
| —                    | 乙切8 2482  | —    |
| —                    | 乙切9 250   | —    |
| —                    | 乙切11 343  | 327  |
| 直管 5000              | 乙切10 3690 | 1310 |
| 5000                 | 乙切12 2146 | —    |
| —                    | 乙切13 2139 | 719  |
| EF受口付直管φ75 2本        | —         | —    |
| 受口無し直管φ75 0本         | —         | —    |
| 管切断 甲切2口 + 乙切3口 = 5口 | —         | —    |
| 受口無し直管φ75(外層) 3本     | —         | —    |
| 管切断(外層) 乙切8口         | —         | —    |

| 資材一覧表 (B LINE)    |    |     |                     |  |
|-------------------|----|-----|---------------------|--|
| 名称・規格             | 単位 | 数量  | 備考                  |  |
| EF受口付直管φ75*5000   | 本  | 2   | 切管含む                |  |
| 受口無し直管φ75*5000    | 本  |     | 切管含む                |  |
| EF両受90°ベントφ75     | 個  | 1   |                     |  |
| EF片受90°ベントφ75     | 個  | 1   |                     |  |
| EF片受45°ベントφ75     | 個  | 1   |                     |  |
| EF両受Sベントφ75×H450  | 個  | 2   |                     |  |
| 面受効動継手φ75(MP-D-B) | 個  | 1   |                     |  |
| 面受効動継手φ75(MP-D-B) | 個  | 1   |                     |  |
| 面受効動継手φ75(MP-D-B) | 個  | 1   |                     |  |
| 仕切弁蓋 小 MSN-2      | 基  | 1   |                     |  |
| 仕切弁蓋台座 φ460       | 基  | 1   |                     |  |
| 橋梁添加 外層(保護層)      |    |     |                     |  |
| 受口無し直管φ75*5000    | 本  | 3   | 切管含む                |  |
| EF両受45°ベントφ75     | 個  | 3   |                     |  |
| EF両受90°ベントφ75     | 個  | 1   |                     |  |
| EF両受11°1/4ベントφ75  | 個  | 1   |                     |  |
| EFソケットφ75         | 個  | 2   |                     |  |
| 耐震補修付T字管φ75*φ75   | 個  | 1   |                     |  |
| 耐震補修弁φ75*150      | 個  | 1   |                     |  |
| 急速空気弁φ25(乙)       | 個  | 1   |                     |  |
| ロケティグワイヤ          | m  | 9.5 | 3142+6558-188=9.512 |  |
| 埋設標示シート           | m  | 9.5 |                     |  |

※表中 D:ダクタイル鋳鉄管、P:ポリエチレン管を示す。

|       |                            |      |          |
|-------|----------------------------|------|----------|
| 工 事 名 | 喜知留川河川整備事業に伴う導配水管移設工事 (R7) |      |          |
| 工事地名  | 名護市宇 伊差川 地内                |      |          |
| 図面の種類 | 管割図(4)                     |      |          |
| 縮 尺   | 1/2500                     | 図面番号 | 18葉中 15葉 |
| 施工年度  | 令和7年度                      |      |          |
| 事務所名  | 名護市 環境水道部 工務課              |      |          |

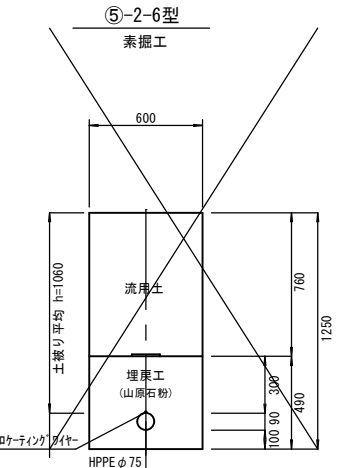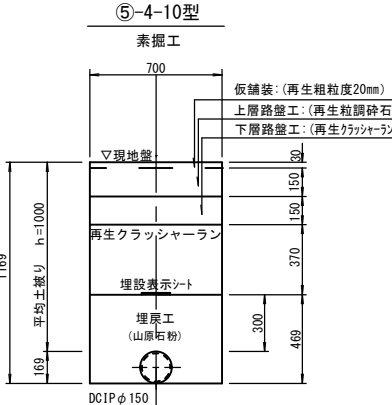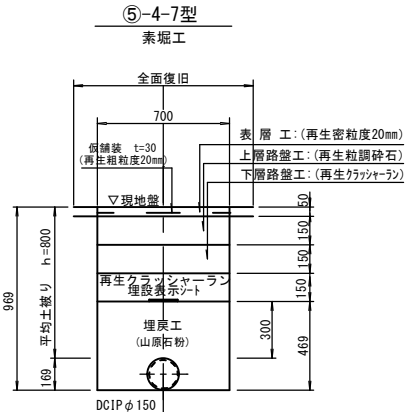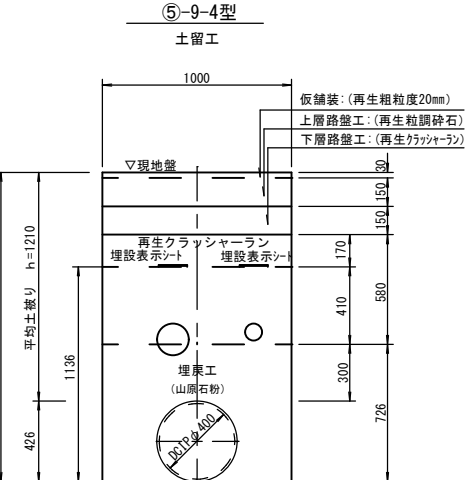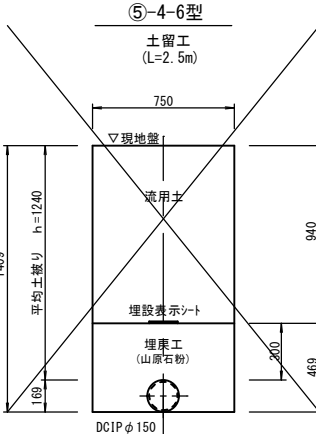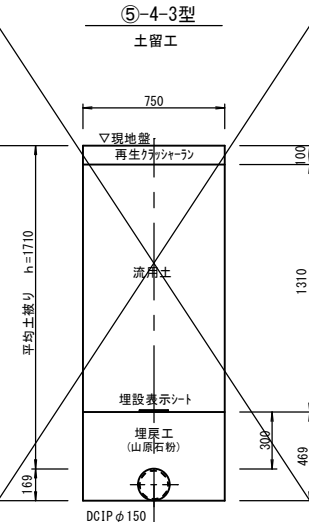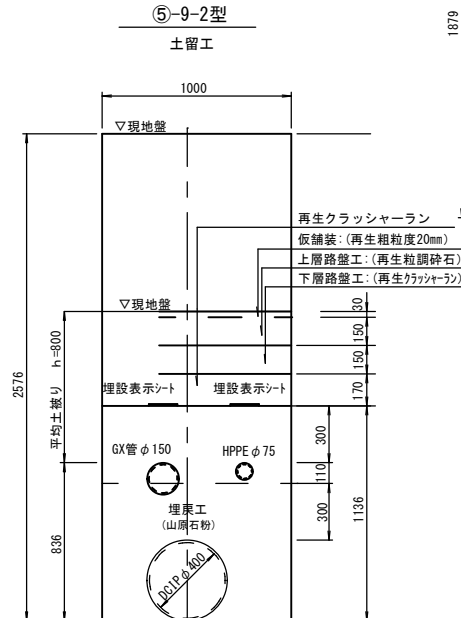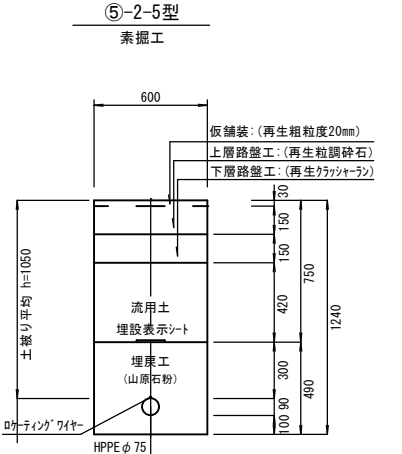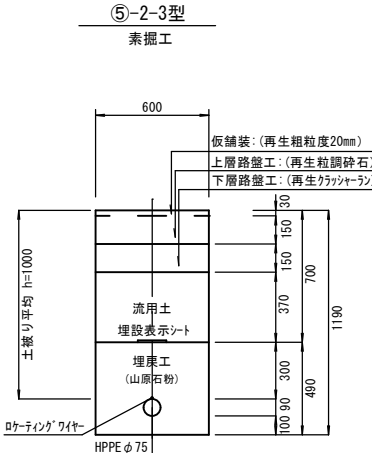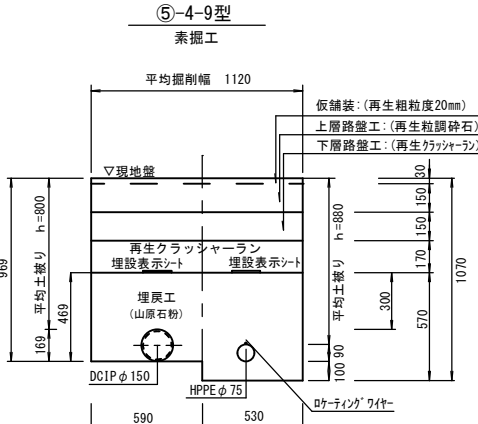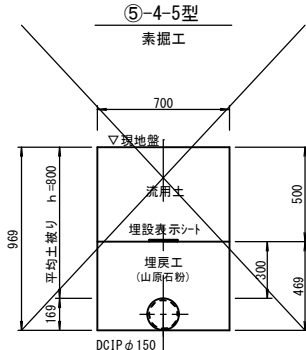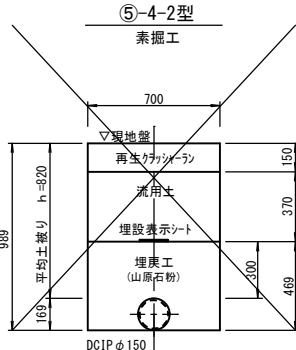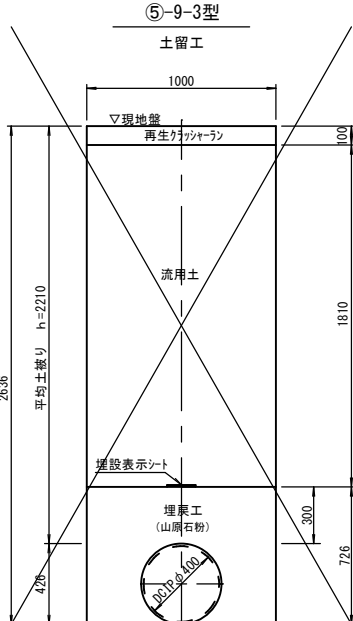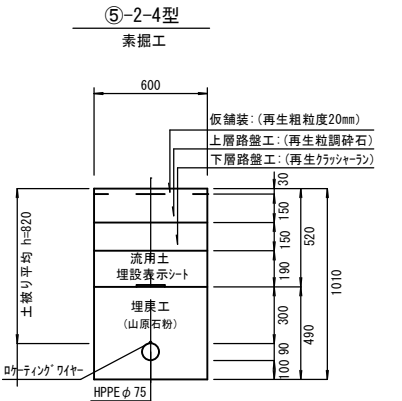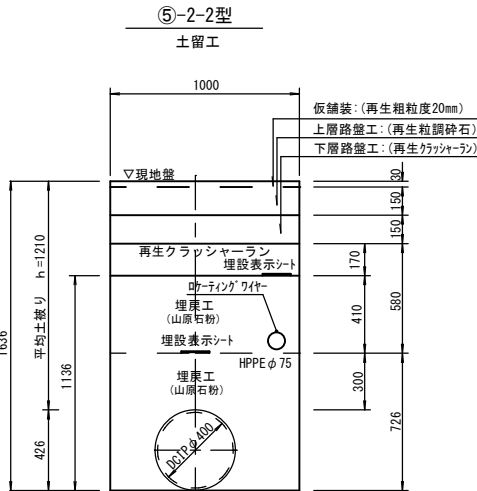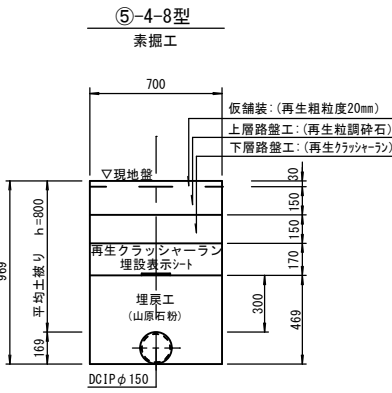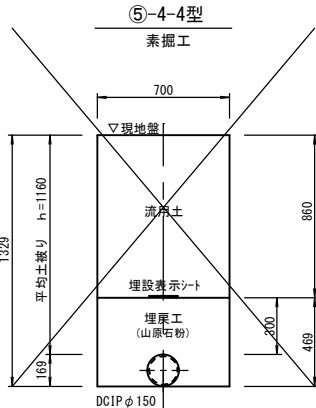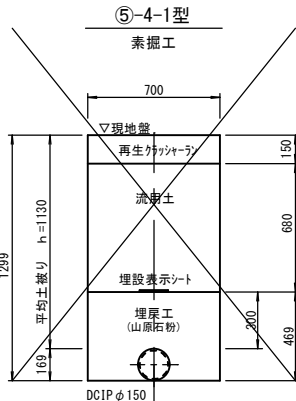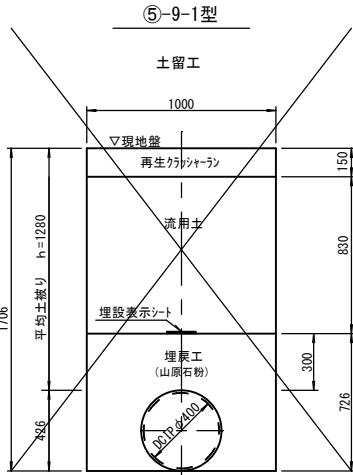
管 土 工 図  $S=1/20$ 

|       |                            |      |          |
|-------|----------------------------|------|----------|
| 工 事 名 | 喜知留川河川整備事業に伴う導配水管移設工事 (R7) |      |          |
| 工事地名  | 名護市字 伊差川 地内                |      |          |
| 図面の種類 | 管土工図                       |      |          |
| 縮 尺   | 1/2500                     | 図面番号 | 18葉中 16葉 |
| 施工年度  | 令 和 7 年 度                  |      |          |
| 事業所名  | 名護市 環境水道部 工務課              |      |          |

仕切弁詳細図 S=1/20


弁蓋蓋詳細図  
NO SCALE

HPPEタイプ

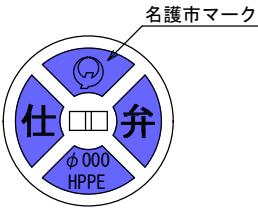


台座構造図

 台座平面図




A-A断面図

 


| 寸法表 (単位: mm) |     |    |    |
|--------------|-----|----|----|
| A            | B   | C  | D  |
| 270          | 460 | 95 | 60 |

仕切弁筐断面図

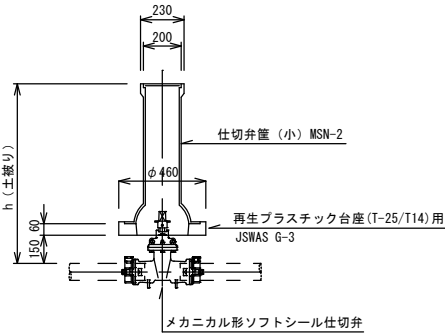


空気弁室詳細図 S=1/20

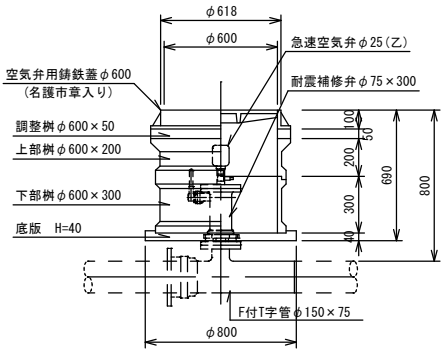


空気弁室蓋詳細図

NOSCALE

平面図

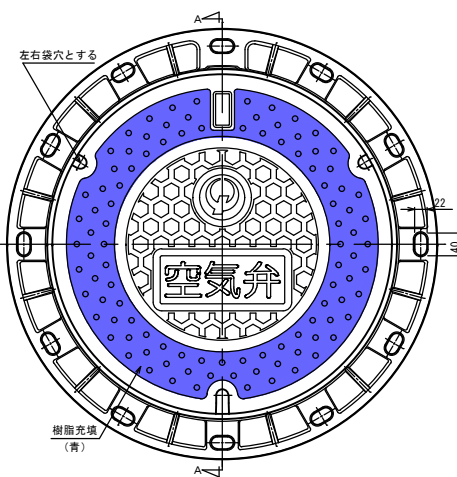


A-A断面図

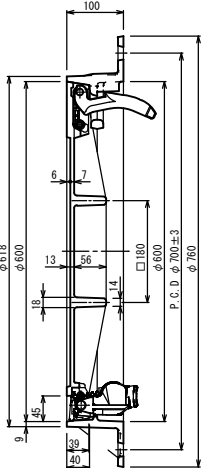


仮設土留め工詳細図 S=1/20

平面図

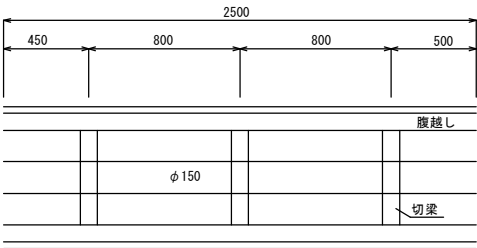


断面図

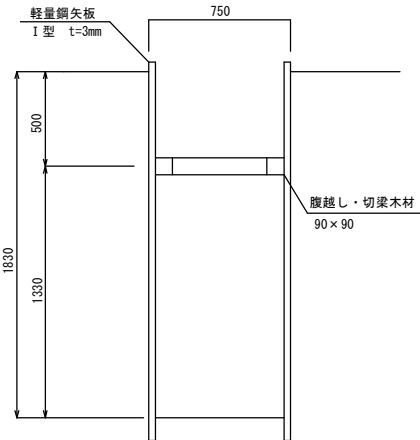


詳細図

防護コンクリート (C) S=1/20


平面図

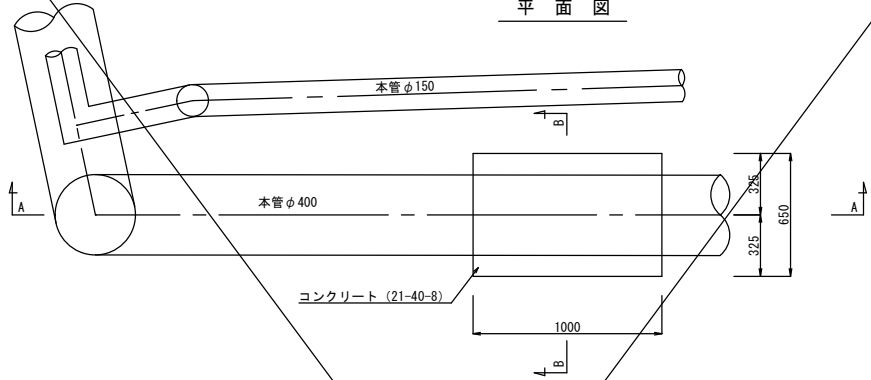

A-A断面図

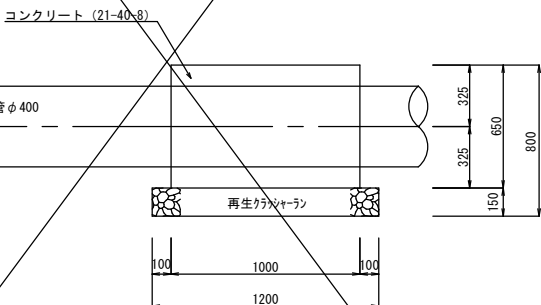


B-B断面図

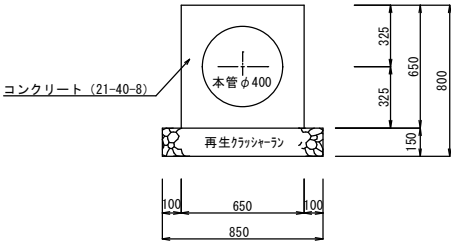


防護コンクリート (D) S=1/20


平面図

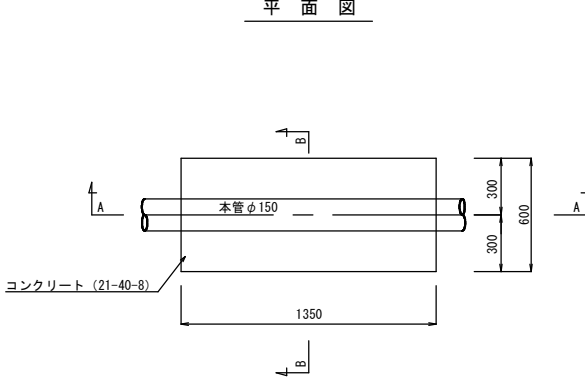

A-A断面図

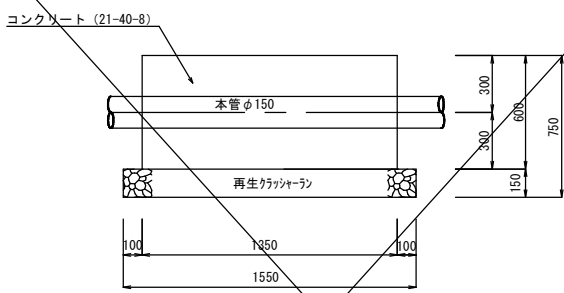


B-B断面図

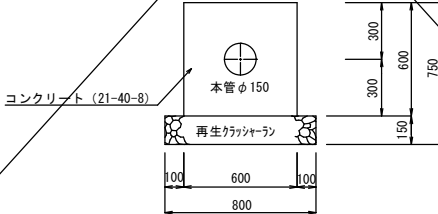


建込簡易土留工標準図 S=1/50

平面図

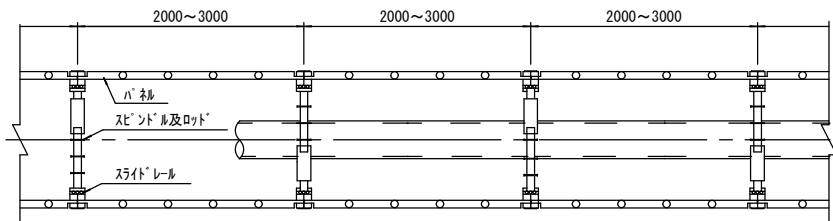

断面図

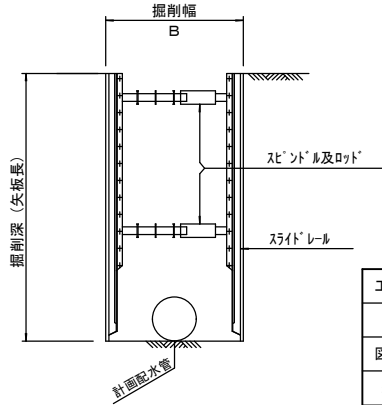


|       |                            |      |          |
|-------|----------------------------|------|----------|
| 工事名   | 喜知留川河川整備事業に伴う導配水管移設工事 (R7) |      |          |
| 工事地名  | 名護市字 伊差川 地内                |      |          |
| 図面の種類 | 詳細図                        |      |          |
| 縮尺    | 1/2500                     | 図面番号 | 18葉中 17葉 |
| 施工年度  | 令和7年度                      |      |          |
| 事務所名  | 名護市 環境水道部 工務課              |      |          |

撤去平面図・詳細図 S=1/500  
-DCIPφ400- DCIPφ75




※切断数量は、6m当り1箇所を標準とする  
※撤去管土工の掘削幅は、吊り込み時の掘削幅とする  
※は、撤去管土工範囲とする

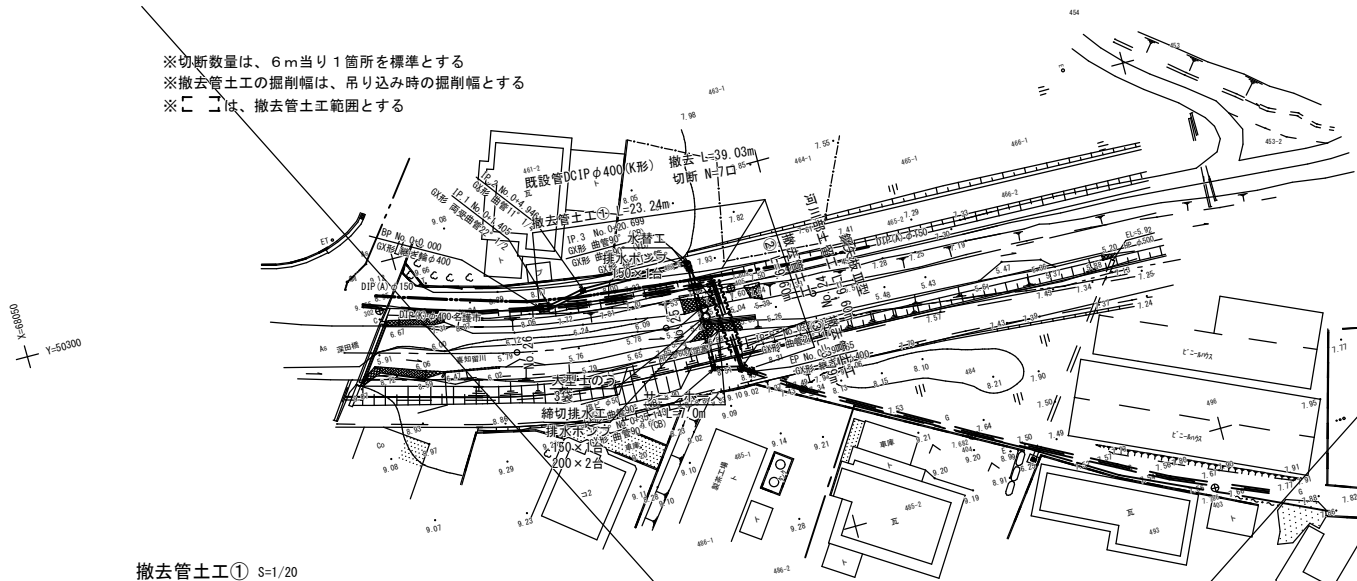

土のう仮締切 S=1/100  
大型土のう3袋


断面積=0.99m<sup>2</sup>

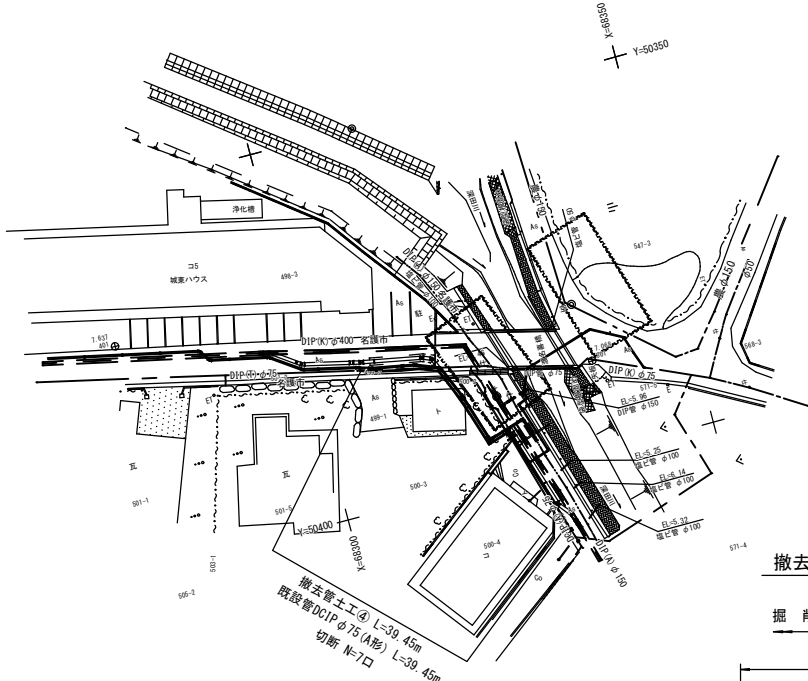

撤去管土工④  
素掘工  
掘削 埋戻


素掘工：(再生粗粒度20mm)  
上層路盤工：(再生粗粒砕石)  
下層路盤工：(再生カキガラ)

撤去管土工① S=1/20  
土留工

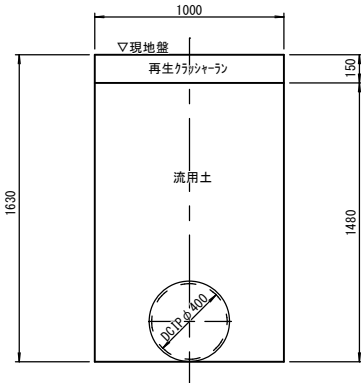


断面積 A=23.531m<sup>2</sup>  
平均掘削高 A=23.531m<sup>2</sup> / 9.600 = 2.45m  
断面積 B=9.867m<sup>2</sup>  
平均掘削高 A=9.867m<sup>2</sup> / 3.790 = 2.60m

撤去管河川部断面図  
S=1/100

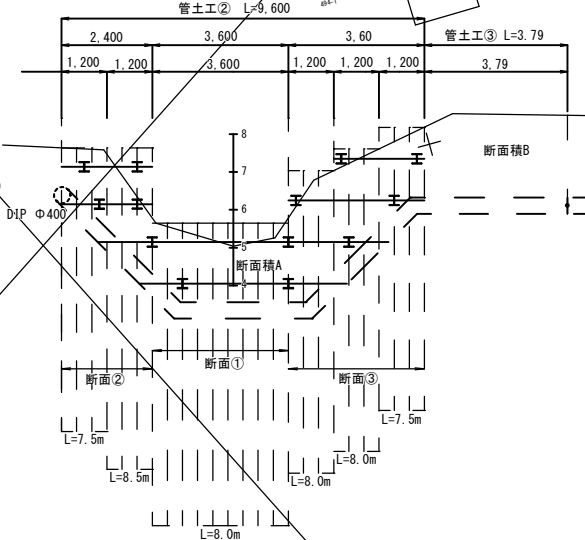


河川横断部土留工 S=1/50


平面図

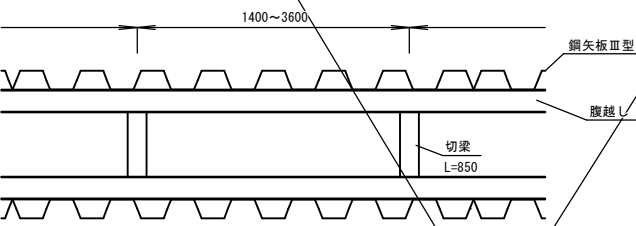


撤去管土工③ S=1/20  
土留工

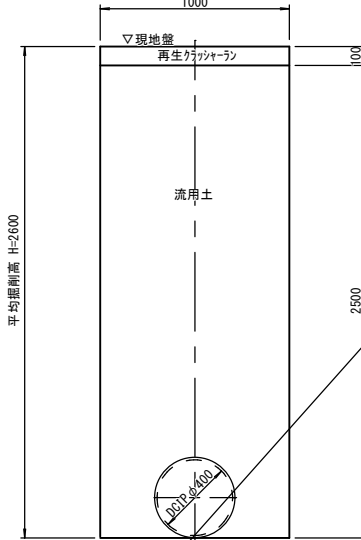


撤去管土工② S=1/20  
土留工

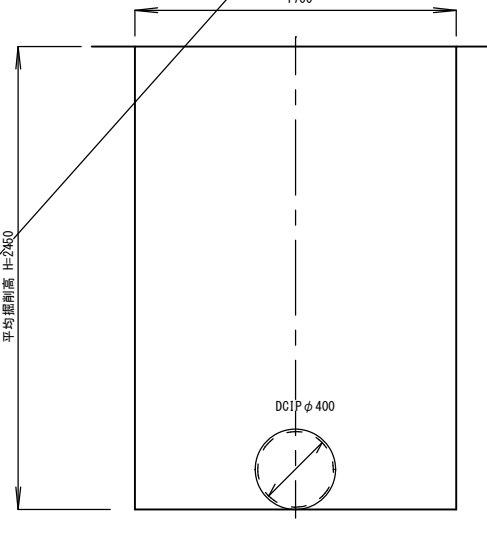


断面①

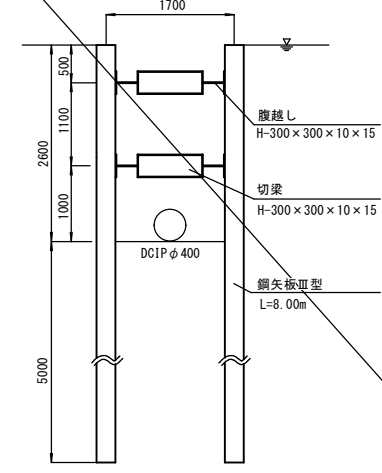

断面②

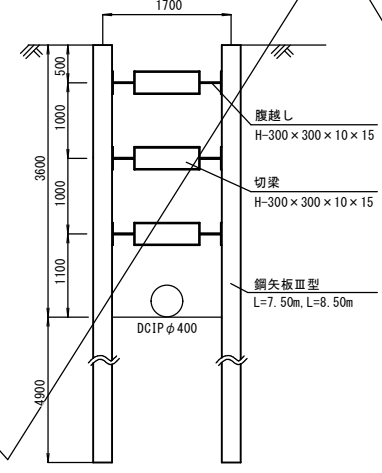

断面③

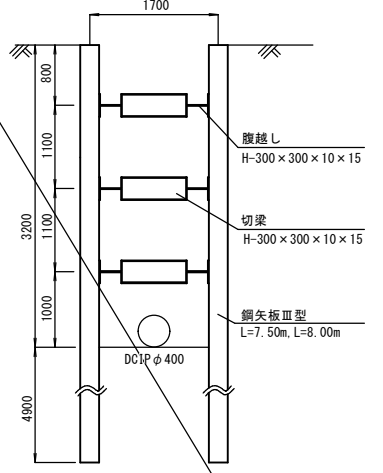

|       |                           |      |          |
|-------|---------------------------|------|----------|
| 工事名   | 喜知留川河川整備事業に伴う灌排水管移設工事(R7) |      |          |
| 工事地名  | 名護市宇 伊差川 地内               |      |          |
| 図面の種類 | 撤去平面図・詳細図(DCIPφ75)        |      |          |
| 縮 尺   | 1/2500                    | 図面番号 | 18葉中 18葉 |
| 施工年度  | 令和 7 年 度                  |      |          |
| 事務所名  | 名護市 環境水道部 工務課             |      |          |