

工事名：名護市配水管布設工事(R8-その1)

位置：名護市東江地内


位置図

S=1/5000




位置図

S=1:15,000

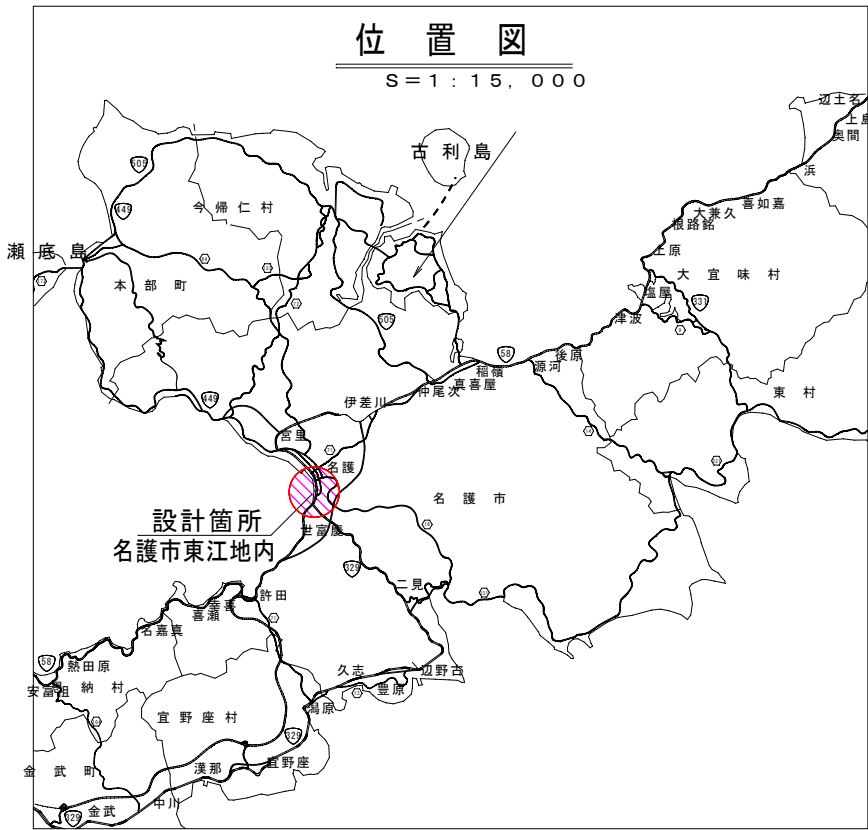

工事名	名護市配水管布設工事(R8-その1)		
工事地名	名護市 東江 地内		
図面の種類	位置図		
縮尺	図示	図面番号	8 葉中 1葉
施工年度	令和8年度		
事務所名	名護市 環境水道部 工務課		

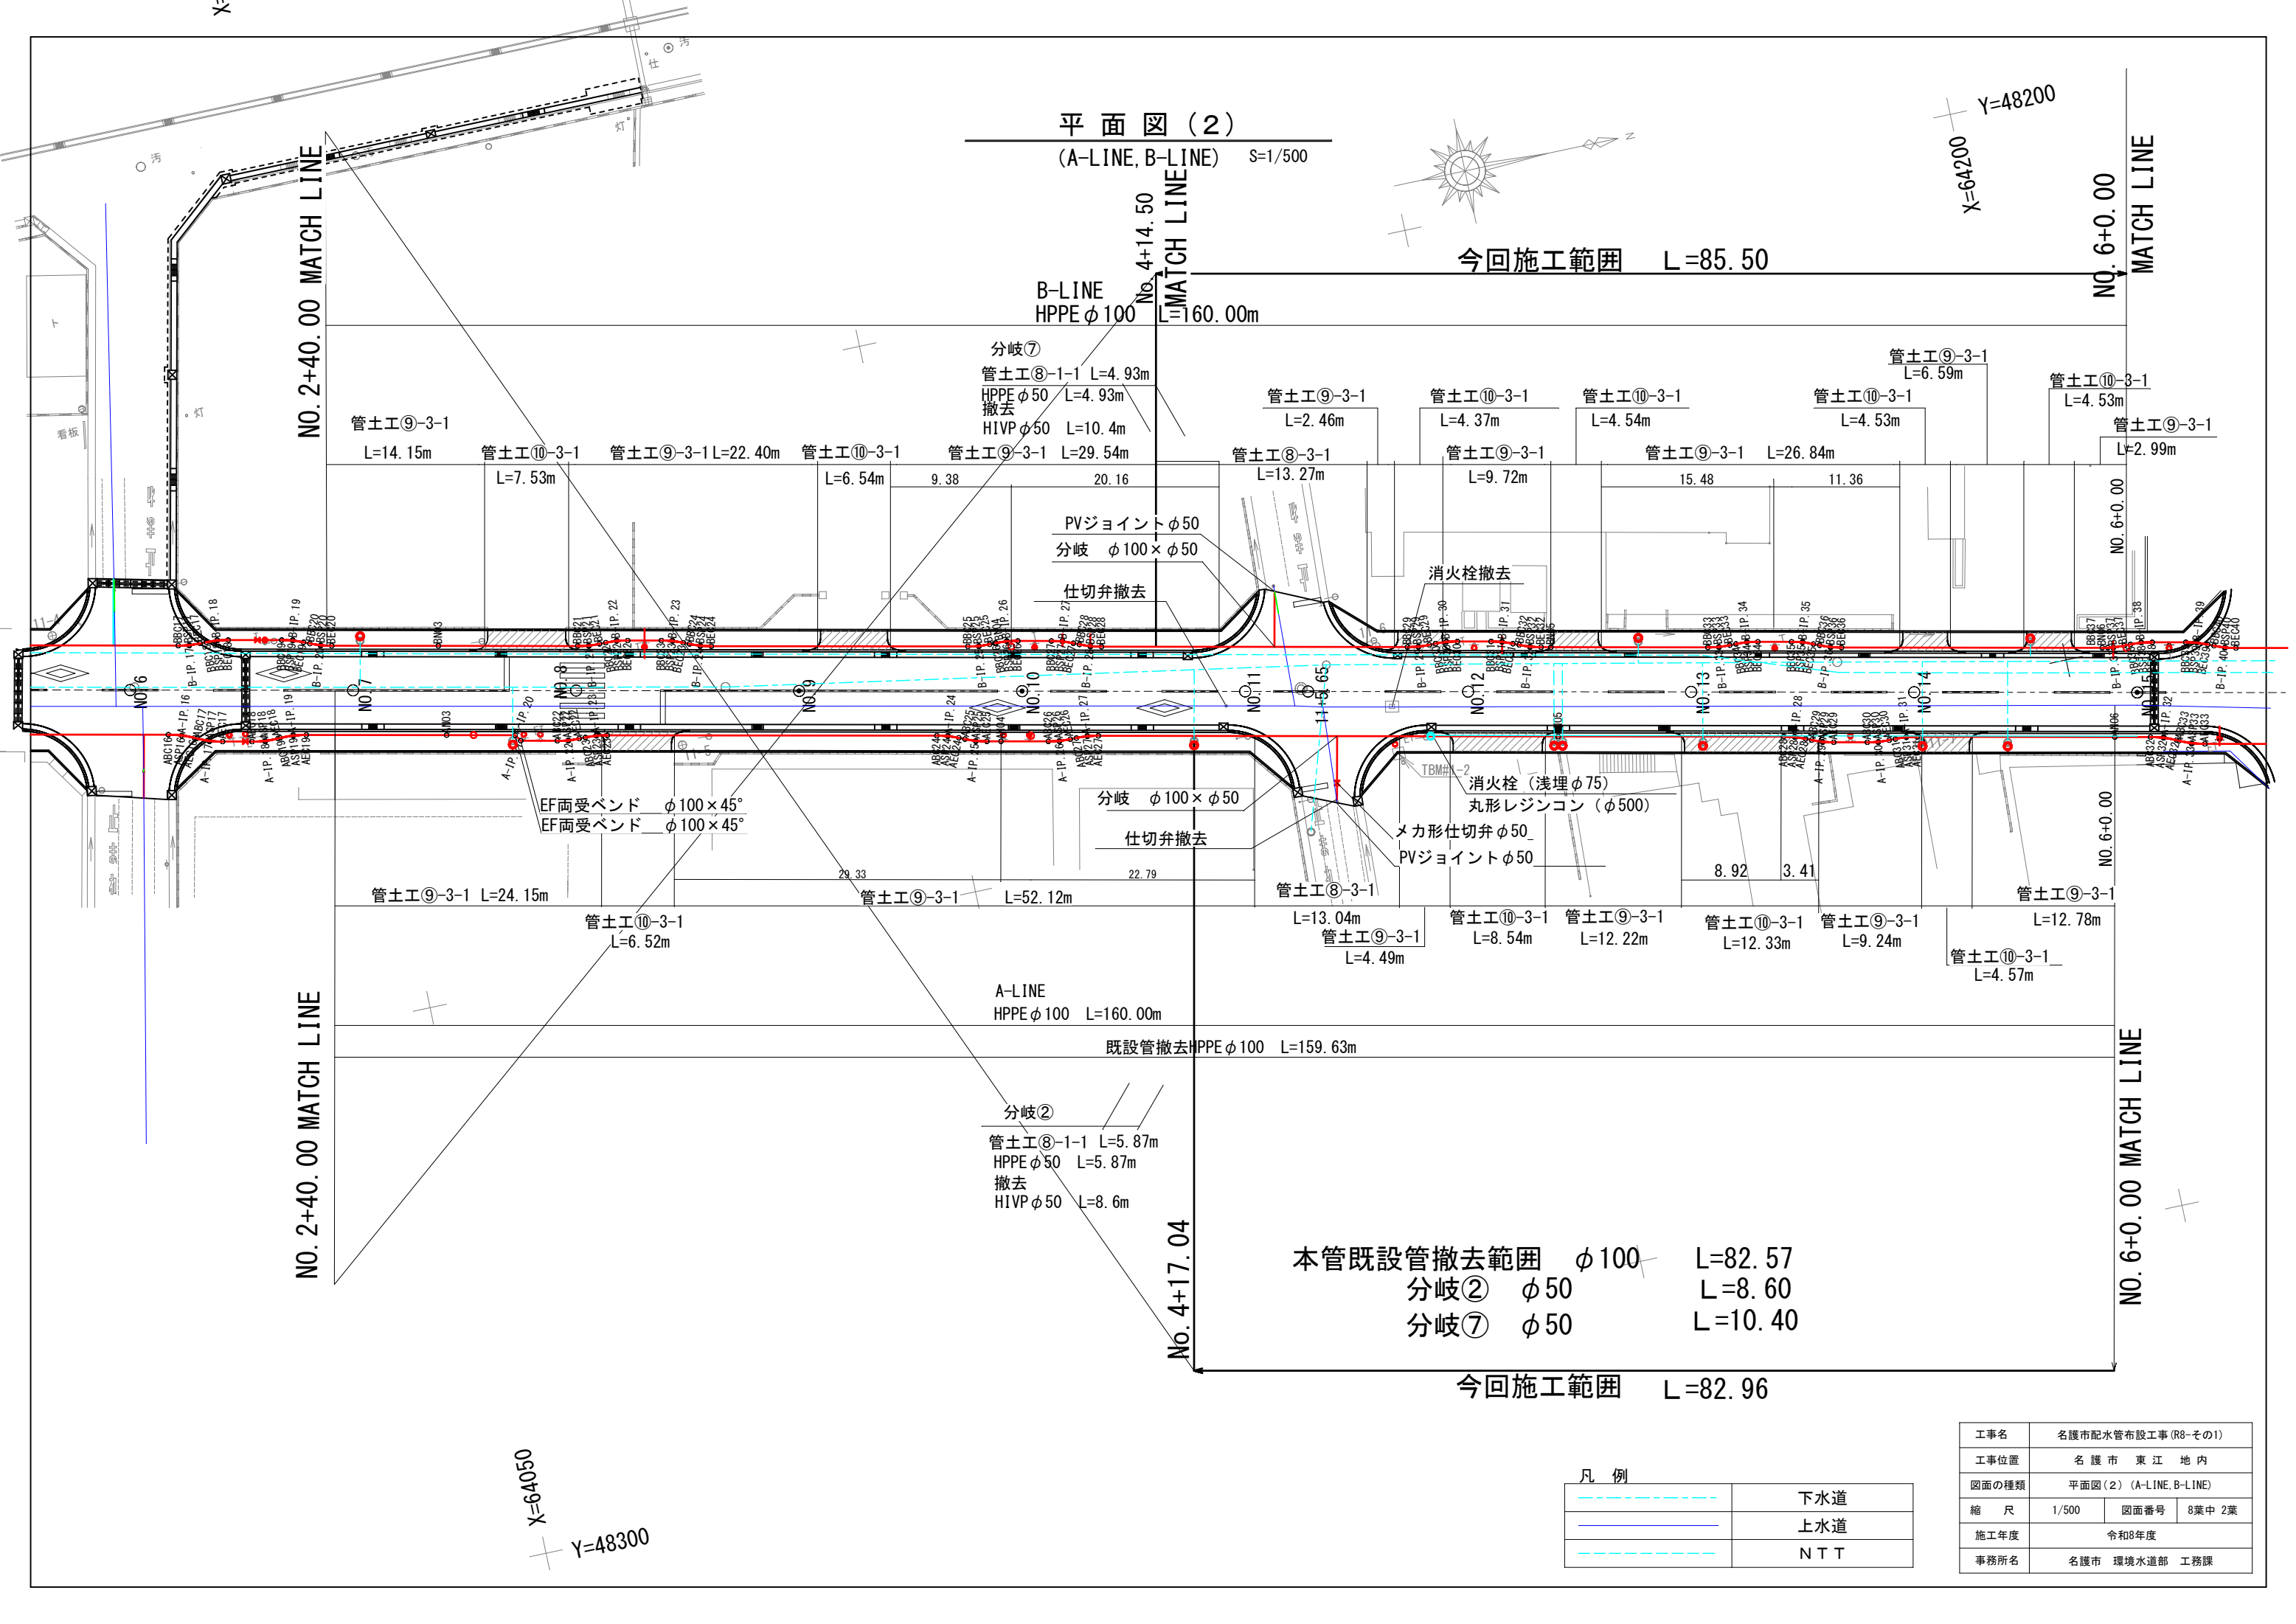

平面図(2)

(A-LINE, B-LINE) S=1/500

今回施工範囲 L=85.50


今回施工範囲 L=82.96

本管既設管撤去範囲 φ100 L=82.57
分岐② φ50 L=8.60
分岐⑦ φ50 L=10.40

凡 例

	下水道
	上水道
	N T T

工事名	名護市配水管布設工事(R8-その1)		
工事位置	名 護 市 東 江 地 内		
図面の種類	平面図(2) (A-LINE, B-LINE)		
縮 尺	1/500	図面番号	8葉中 2葉
施工年度	令和8年度		
事務所名	名護市 環境水道部 工務課		

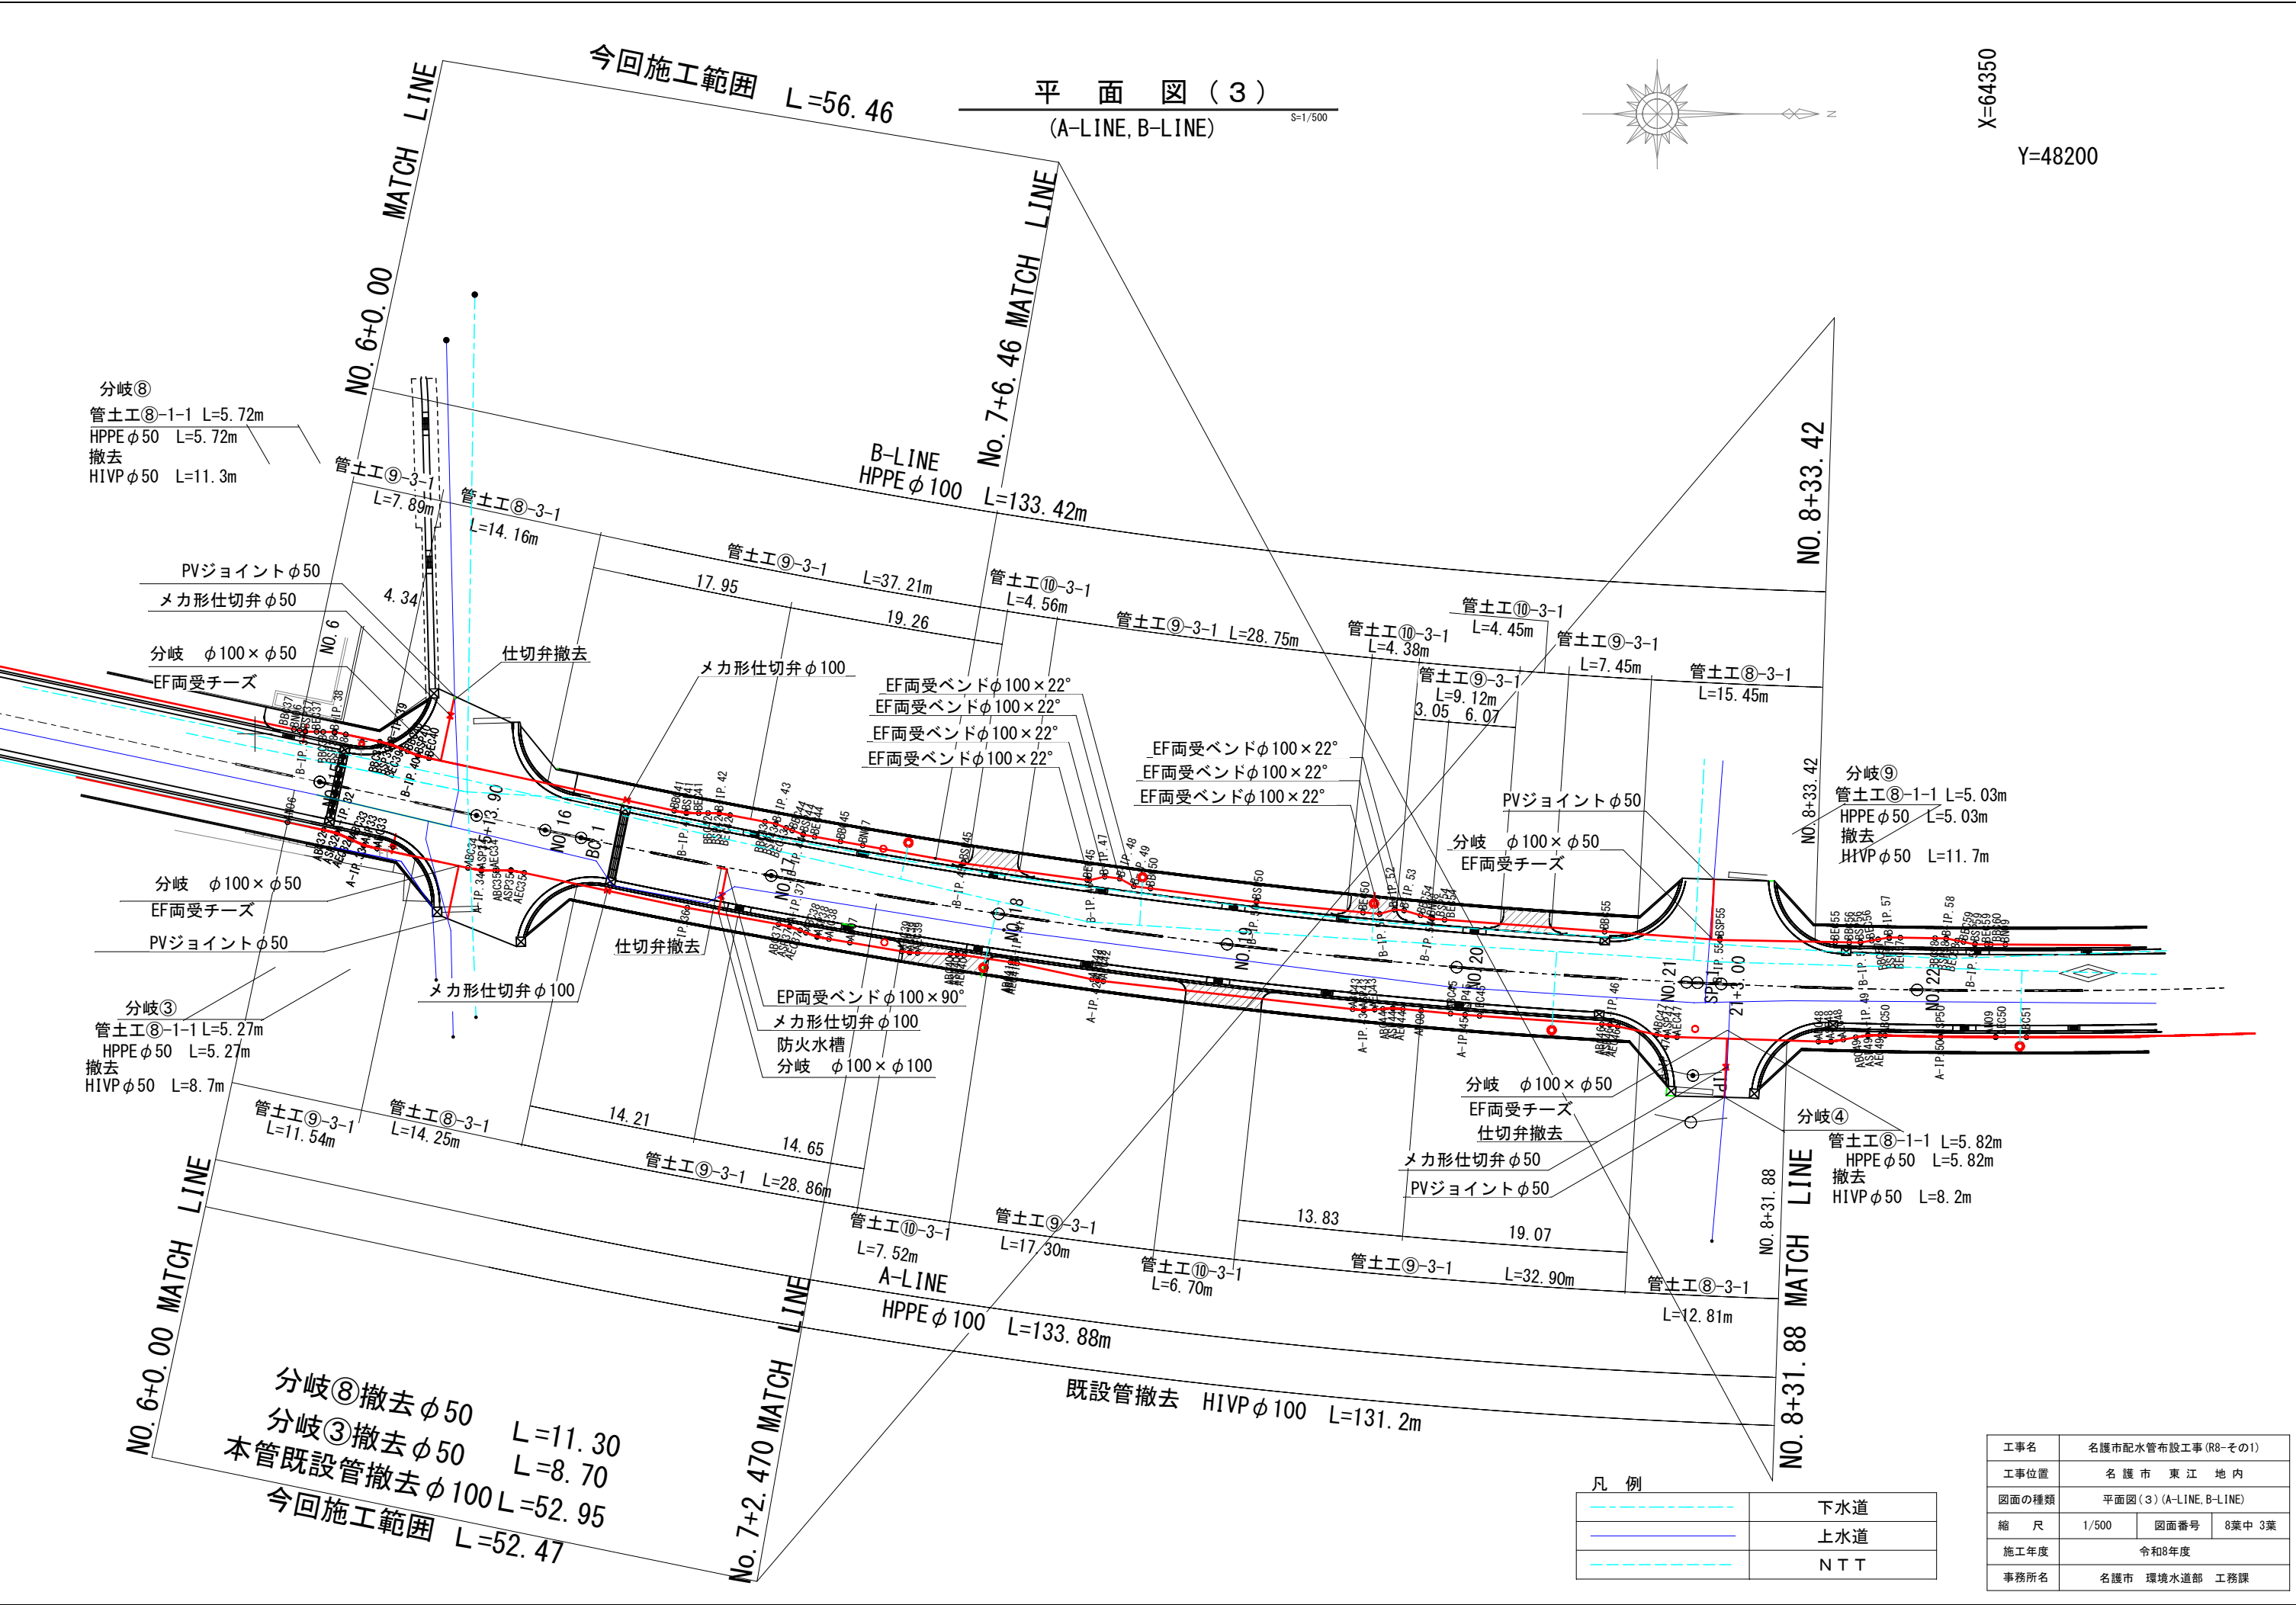

平面図(3)
(A-LINE, B-LINE)

S=1/500

X=64350

Y=48200




凡 例			
	下水道		
	上水道		
	NTT		

工事名	名護市配水管布設工事(R8-その1)		
工事位置	名護市 東江 地内		
図面の種類	平面図(3)(A-LINE, B-LINE)		
縮 尺	1/500	図面番号	8葉中 3葉
施工年度	令和8年度		
事務所名	名護市 環境水道部 工務課		

管割図(2)

(名護100号) A-LINE S=1/100

A-LINE

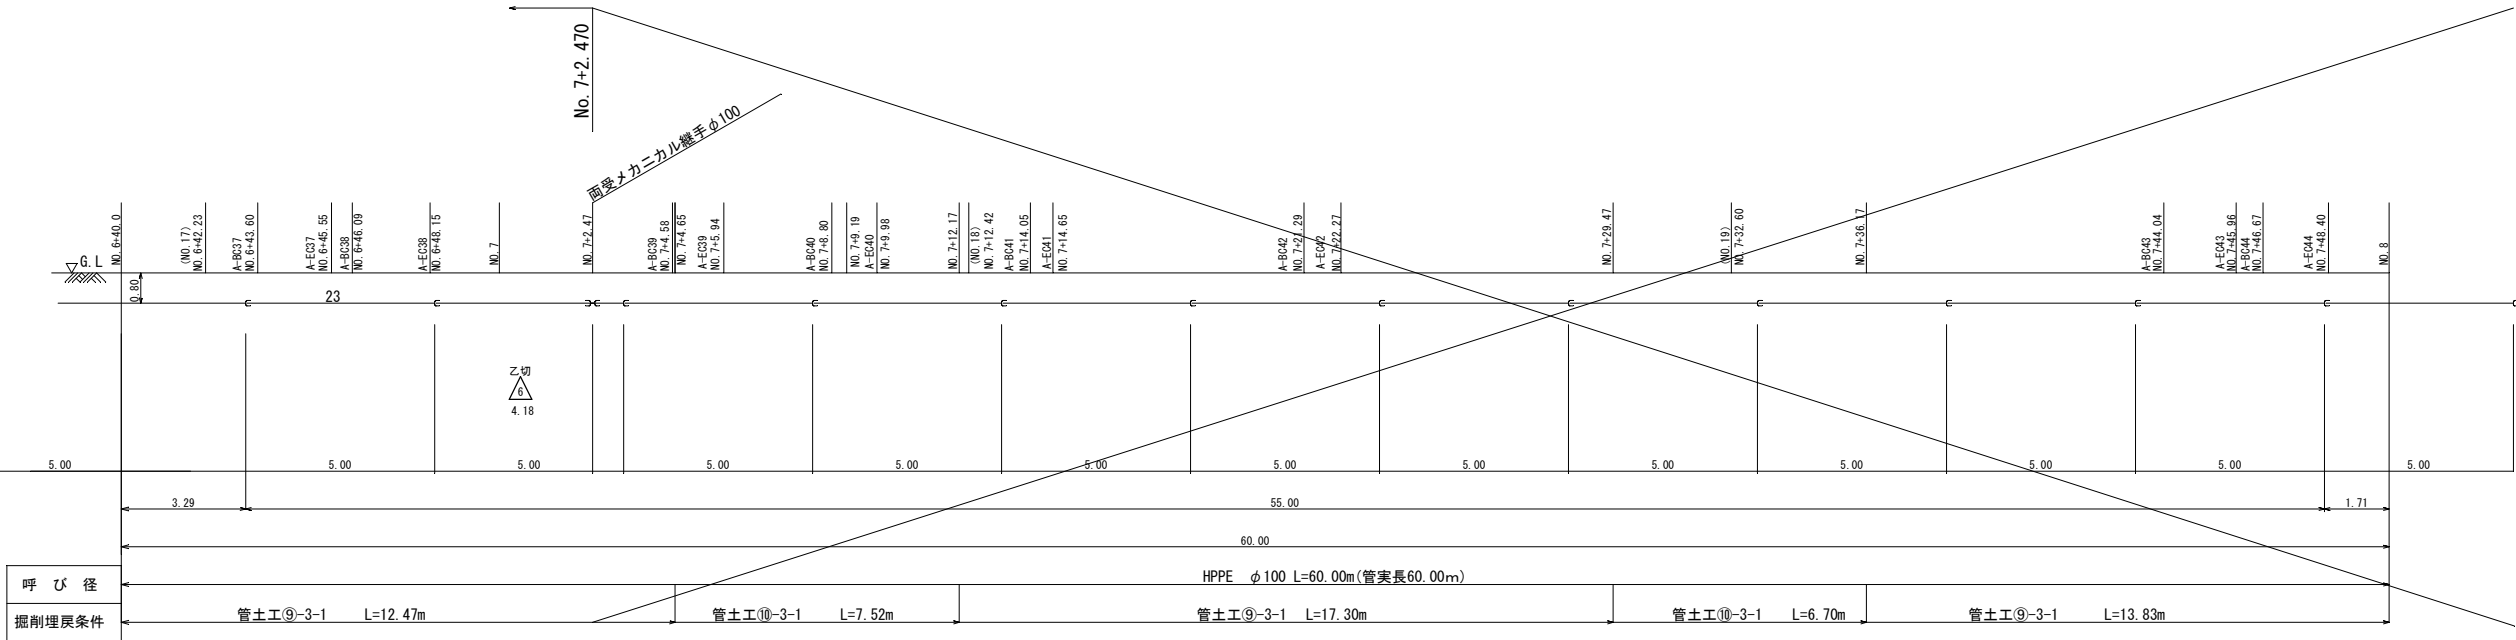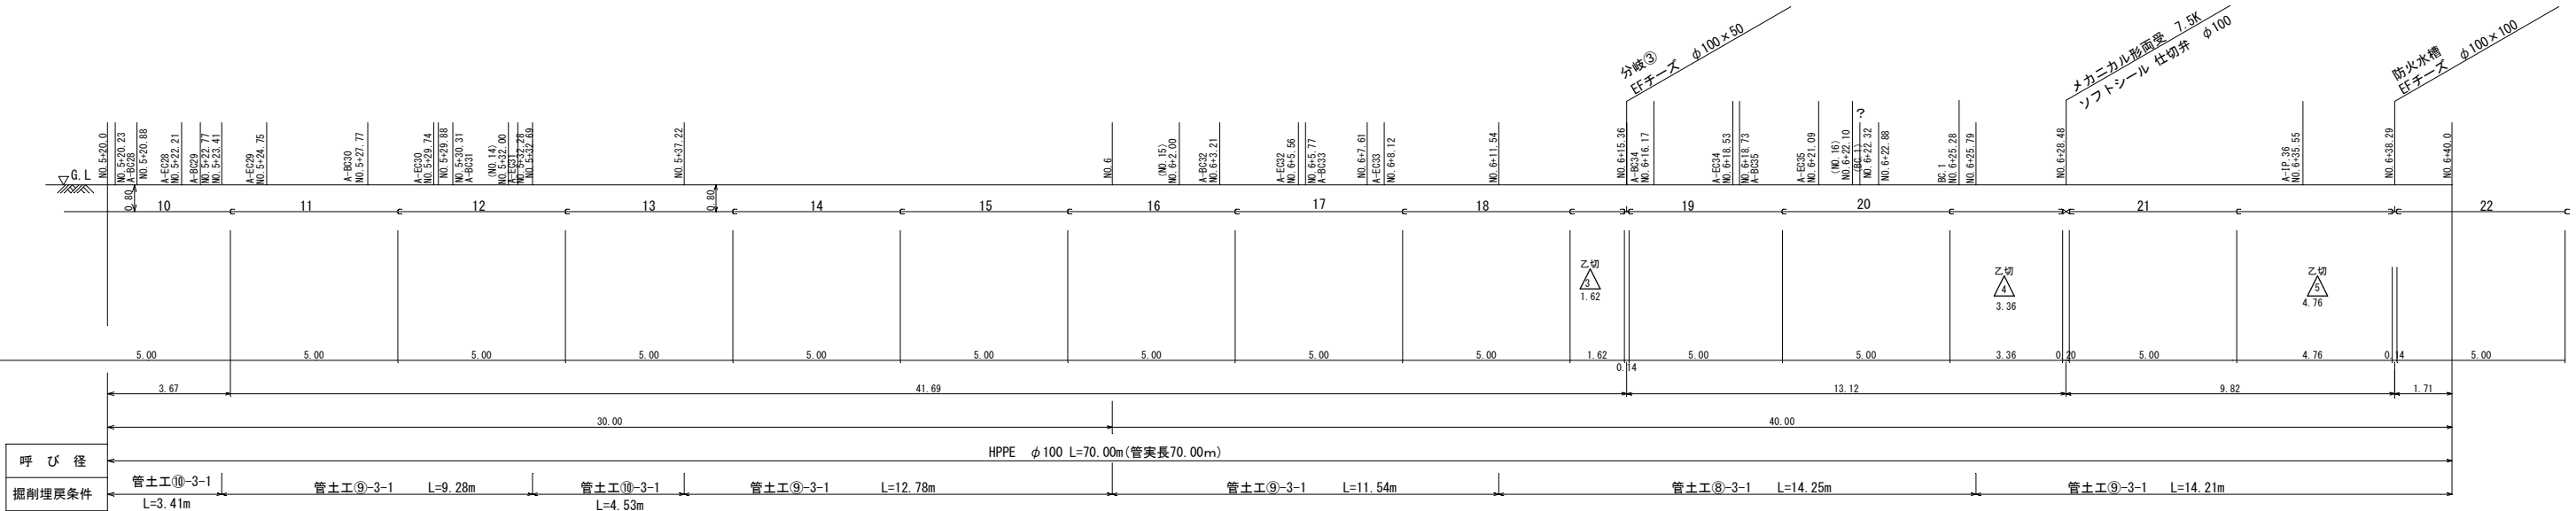
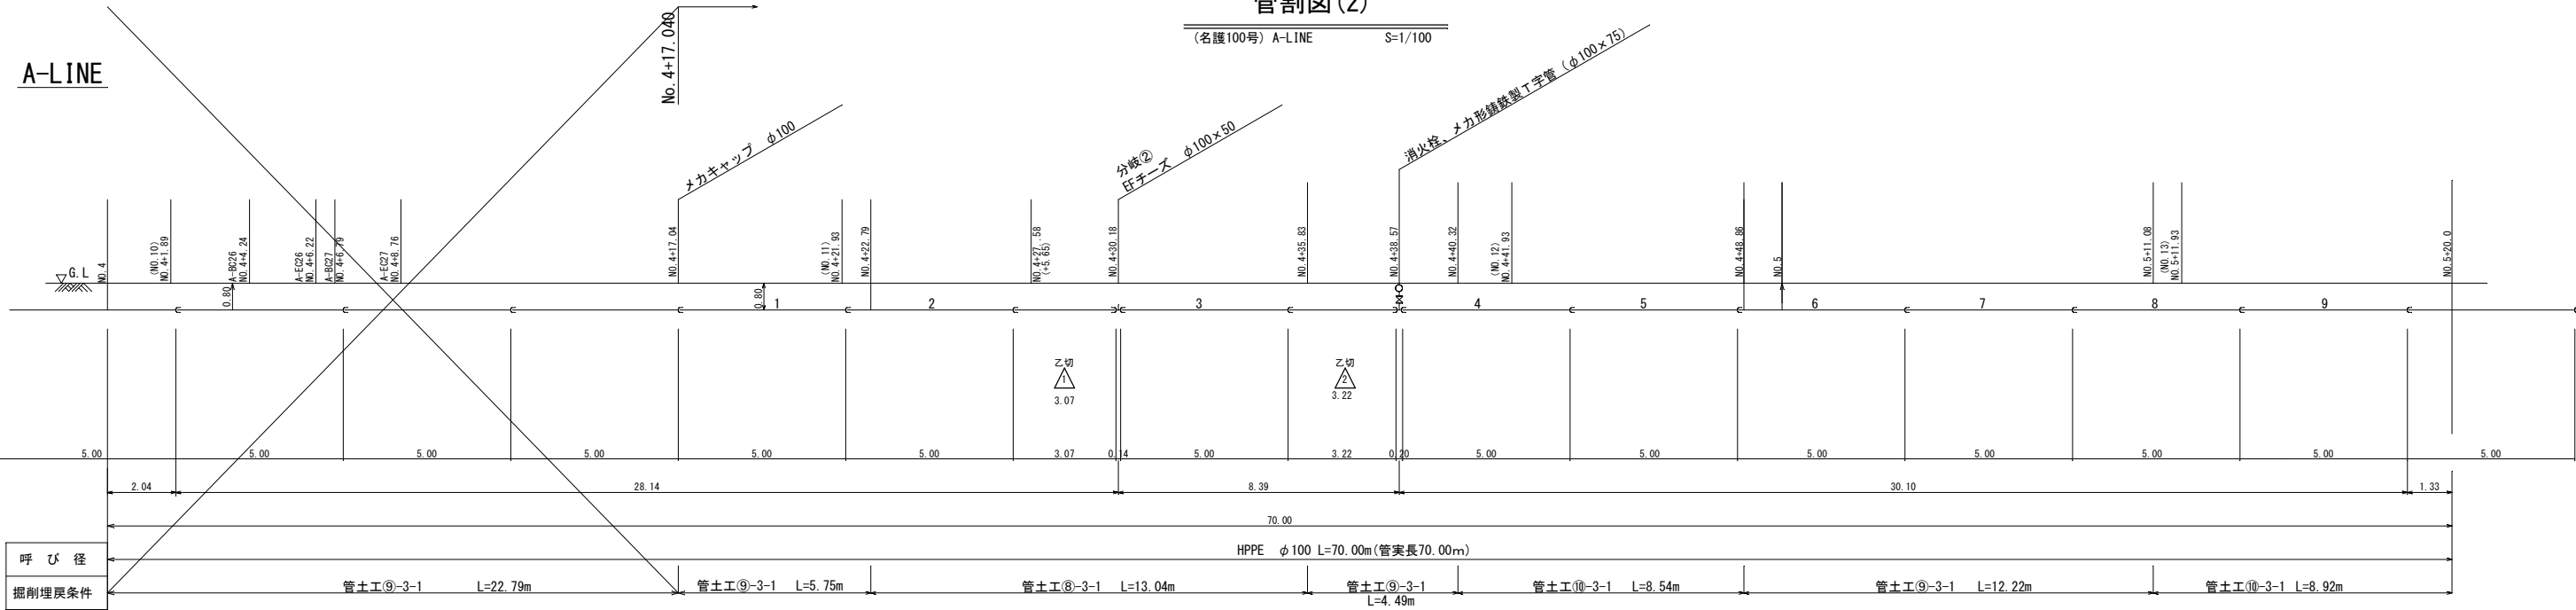


工 事 名	名護市配水管布設工事(R8-その1)		
工 事 地 名	名護市 東江 地内		
図面の種類	管割図(2)(A-LINE)		
縮 尺	1/100	図面番号	8葉中 4葉
施 工 年 度	令和8年度		
事 務 所 名	名護市 環境水道部 工務課		

(名護100号) B-LINE S=1/100

(名護100号) B-LINE

$$S=1/100$$

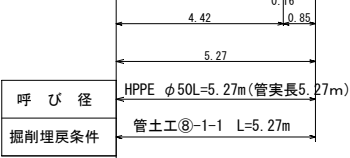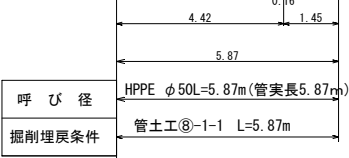

直管 (切管用)	HPPE φ 50mm	1 本
両受カフシール仕切弁	φ 50	1 個
PVジョイント	φ 50	1 個
ロケーティングワイヤー		5.87 m
埋設標示シート	巾150	5.87 m


分岐③材料表

資 材 名	形 状	数 量
水道配水用ポリエチレン管	HPPE φ 50mm	1 本
両受カフシール仕切弁	φ 50	1 個
PVジョイント	φ 50	1 個
ロケーティングワイヤー		5.27 m
埋設標示シート	巾150	5.27 m


防火水槽材料表

資 材 名	形 状	数 量
直管	HPPE φ 100mm	1 本
EFソケット	φ 100	1 個
両受カフシール仕切弁	φ 100mm	1 個
EF両受バンド	φ 100×90°	1 個
ロケーティングワイヤー		5.35 m
埋設標示シート	巾150	5.35 m


分岐⑦

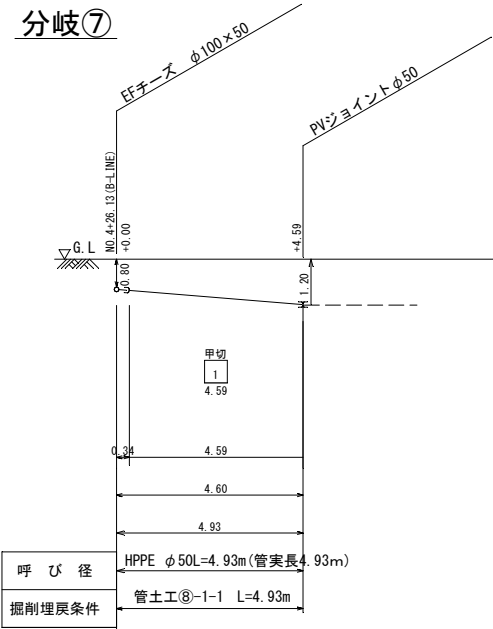

分岐⑧

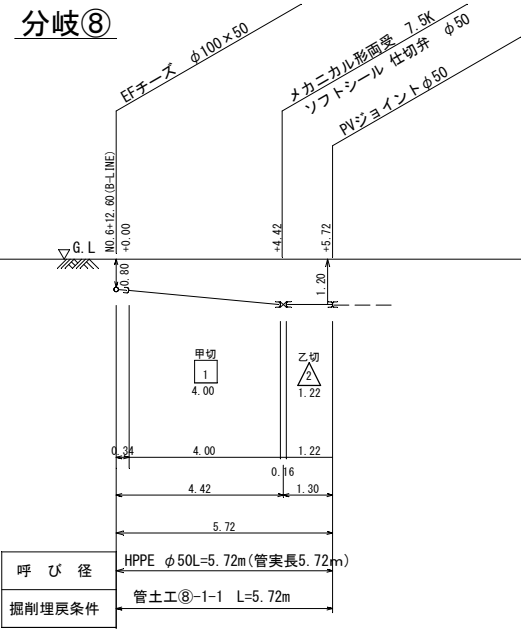


防火水槽

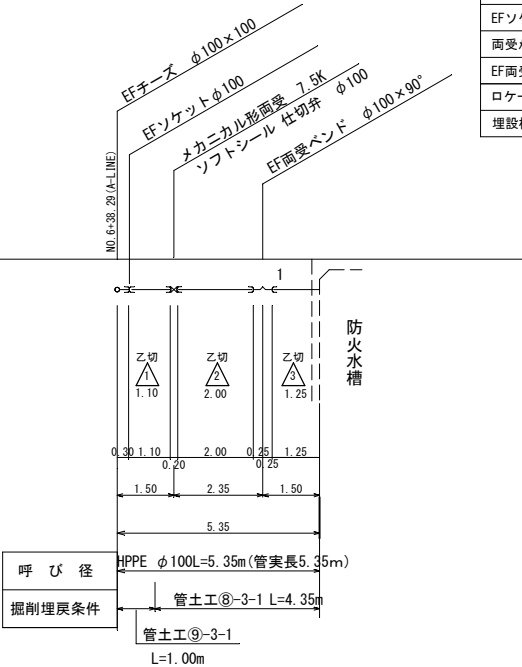


管土工詳細図

S=1/20


⑧－１－１型管土工

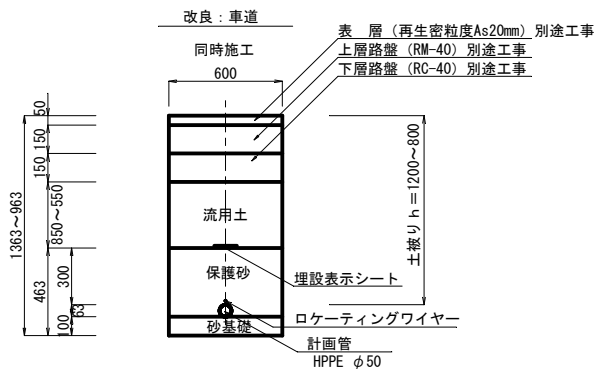


⑩－３－１型管土工

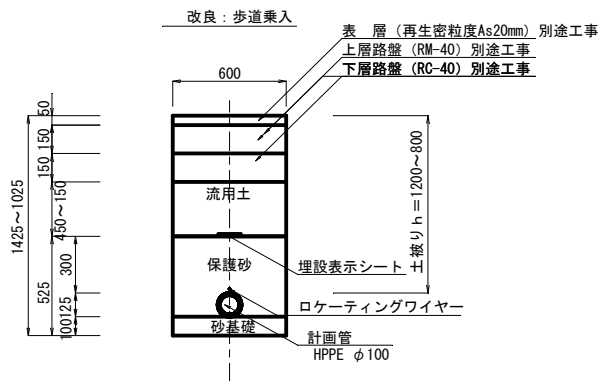

⑧－３－１型管土工

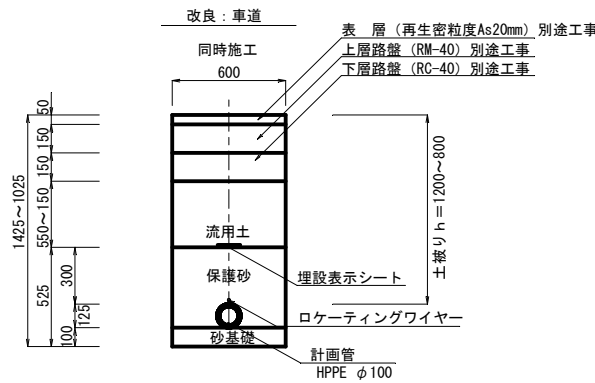


⑨－３－１型管土工

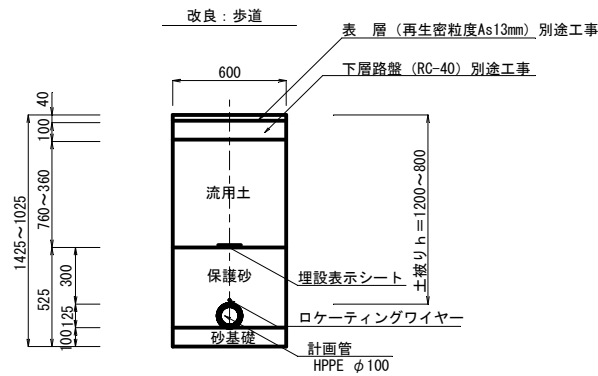


既設管撤去土工

一部モルタル注入 A=0.002m2

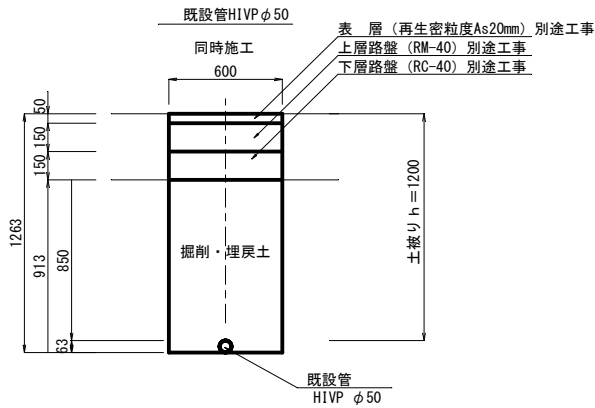

既設管撤去土工

一部モルタル注入 A=0.008m2

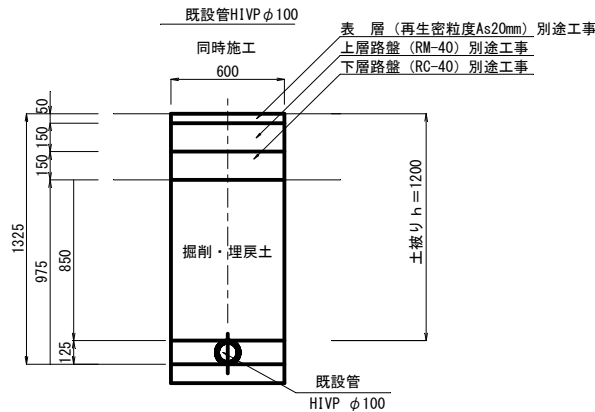


工 事 名	名護市配水管布設工事（R8-その1）		
工 事 地 名	名護市 東江 地内		
図面の種類	管土工詳細図		
縮 尺	1/20	図面番号	8葉中7葉
施 工 年 度	令和8年度		
事 務 所 名	名護市 環境水道部 工務課		

構造物詳細図



仕切弁・排泥弁詳細図

S=1/20

仕切弁・排泥弁筐断面図

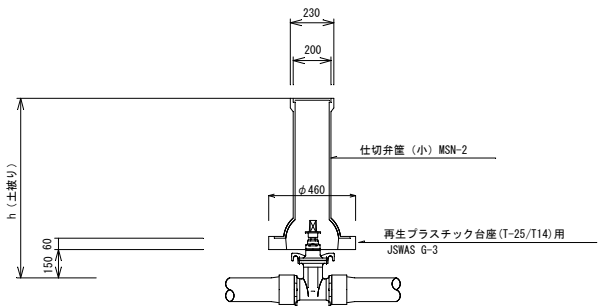

台座構造図

  


寸法表 (単位: mm)			
A	B	C	D
270	460	95	60

仕切弁筐蓋詳細図


NO SCALE

仕切弁筐蓋

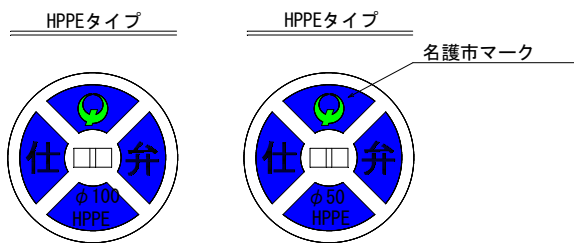

消火栓詳細図

S=1/10

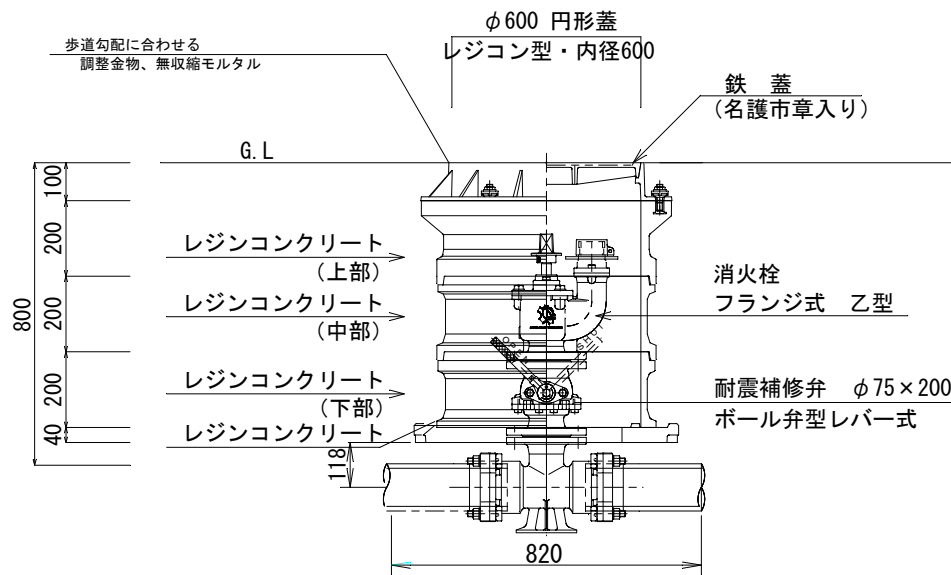

工 事 名	名護市配水管布設工事 (R8-その1)		
工 事 地 名	名護市 東江 地内		
図面の種類	構造物詳細図		
縮 尺	図示	図面番号	8葉中8葉
施 工 年 度	令和8年度		
事 務 所 名	名護市 環境水道部 工務課		